


SEGMENT "B" SZKOŁA PODSTAWOWA
 RZUT PIWNICY

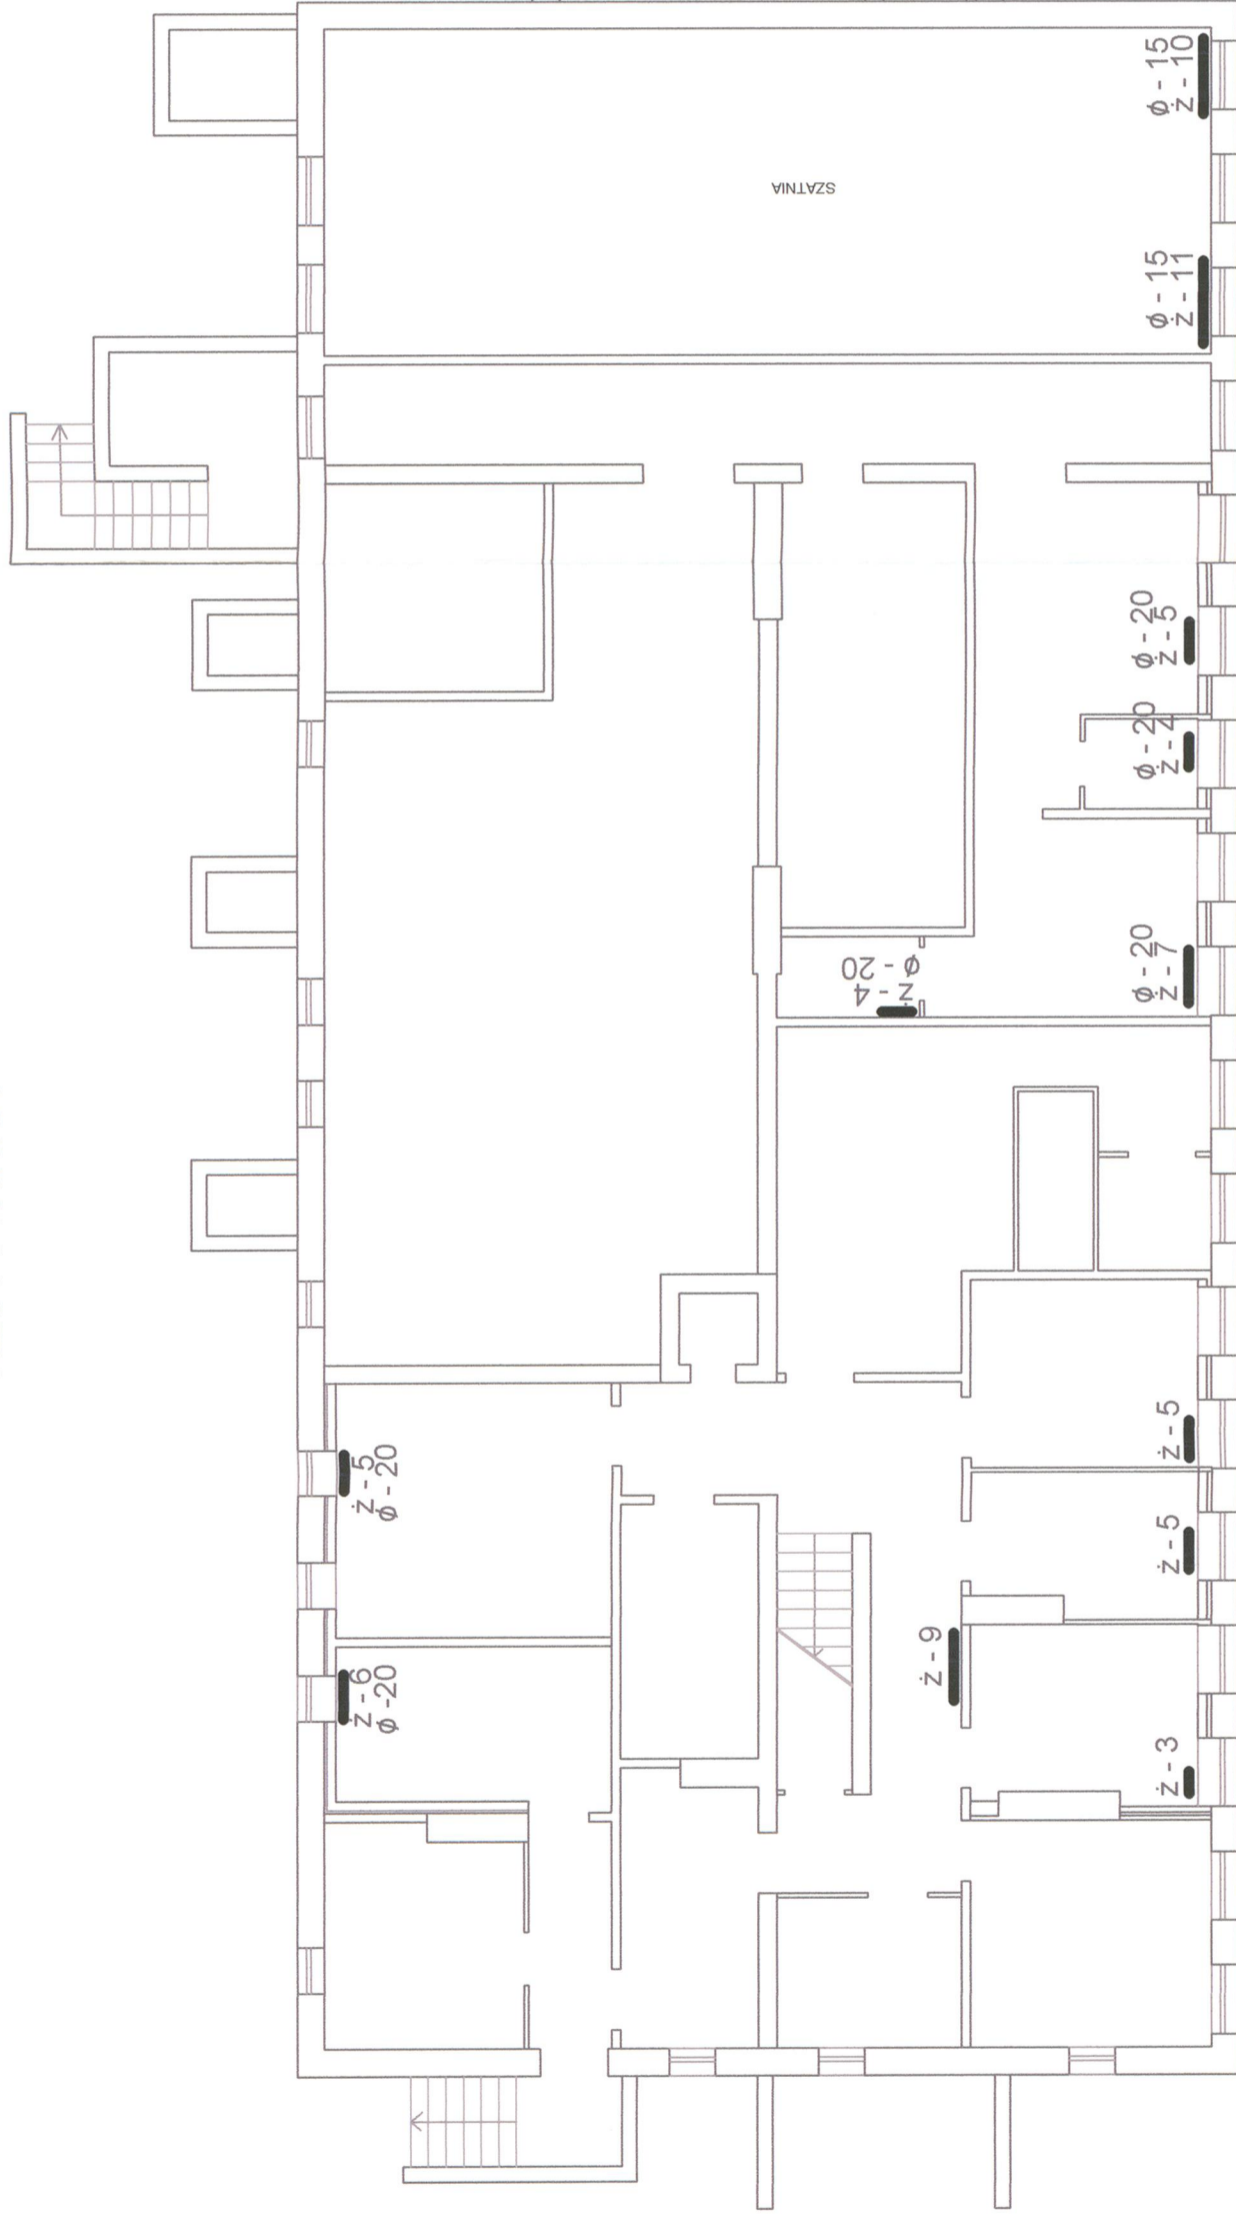

STAROSTWO POWIATOWE
 w Kołobrzegu
 Załącznik do pozwolenia na budowę
 znak B-
 -7351-884/08
 z dnia 18.11.08
 pieczęćka i podpis INSPEKTOR
 mgr inż. Beata Zduńczyk

ZAKŁAD PROJEKTOWANIA I REALIZACJI BUDOWNIC
 TWA KOMUNALNEGO 75-370 Koszalin ul. Bauera 31

Obiekt: Remont instalacji CO i wentylacji w Szkole Podstawowej w Dygowie

Tytuł: Rzut poziomy piwnicy Segment B - instalacja CO+wentylacja

Branża: budowlana	Nr Uprawnień	Podpis
Projektował: mgr inż. Jerzy Mikrzak	UAN/U/7342/140+87/94	
Opracował: mgr inż. Marzena Janus	UAN/U/7342/266/94	
Sprawił: mgr inż. Tadeusz Klęsk	UAN/N/7219/869/88	
Data: Lipiec 2008	Stadium: PB	Nr rysunku 3
	Skala: 1 : 100	