


SZKOŁA PODSTAWOWA W CZERNINIE RZUT PARTERU

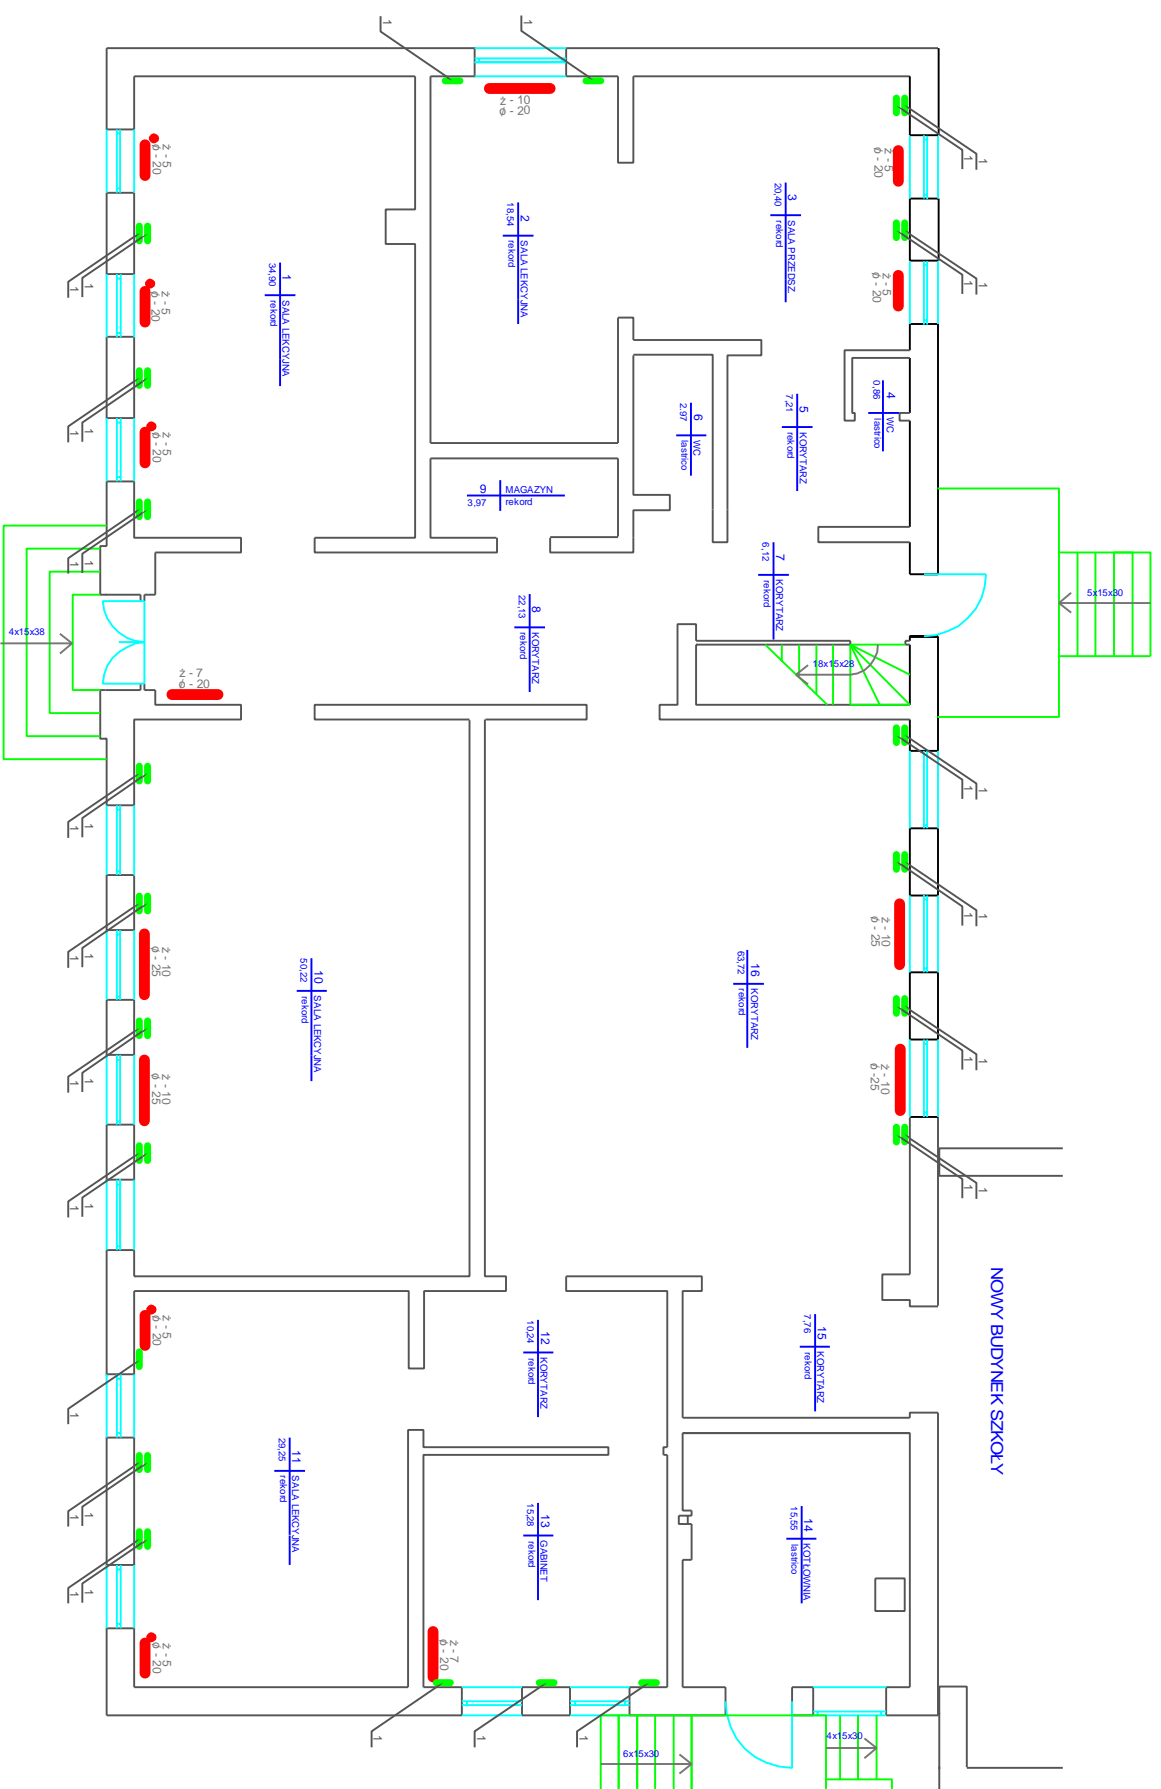

OZNACZENIA:

1 - NAWIEWNIK HIGROSTEROWALNY ŚCIENNY EHT 780 O PRZEPŁYWIE 5 - 40 m³/h Z OKAPEM STANDARDOWYM WYPOSAŻONY W KRATKĘ PRZECIW OWADOM.

MONTAŻ W ŚCIANACH ZEWNĘTRZNYCH WG INSTRUKCJI PRODUCENTA.

UWAGA:

NAWIEWNIKI ZAMONTOWAĆ PONIŻEJ ISTNIEJĄCYCH PRZEWODÓW CO. W POMIĘSZCZENIACH 1, 3, 10, 11, 16 NAWIEWNIKI UMIEŚCIĆ JEDEN POD DRUGIM.

ZAKŁAD PROJEKTOWANIA I REALIZACJI BUDOWNIC TWA KOMUNALNEGO 75-370 Koszalin ul. Bałwera 31			
Objekt: Remont instalacji CO i wentylacji w Szkole Podstawowej w Czerninie			
Typ: Rzut poziomy parteru - instalacja CO+wentylacja		Podpis	
Branża: budowlana	Nr uprawnień		
Projekował: mgr inż. Jerzy Mikczak	UANI/U/7342/14048/794		
Opracował: mgr inż. Marzena Janus	UANI/U/7342/26694		
Sprawdził: mgr inż. Tadeusz Klęsk	UANI/N/7219/86988		
Data: 1. lipiec 2008	Stadium: PB	Skala: 1 : 100	Nr rysunku 1