


SZKOŁA PODSTAWOWA W CZERNINIE RZUT PODDASZA

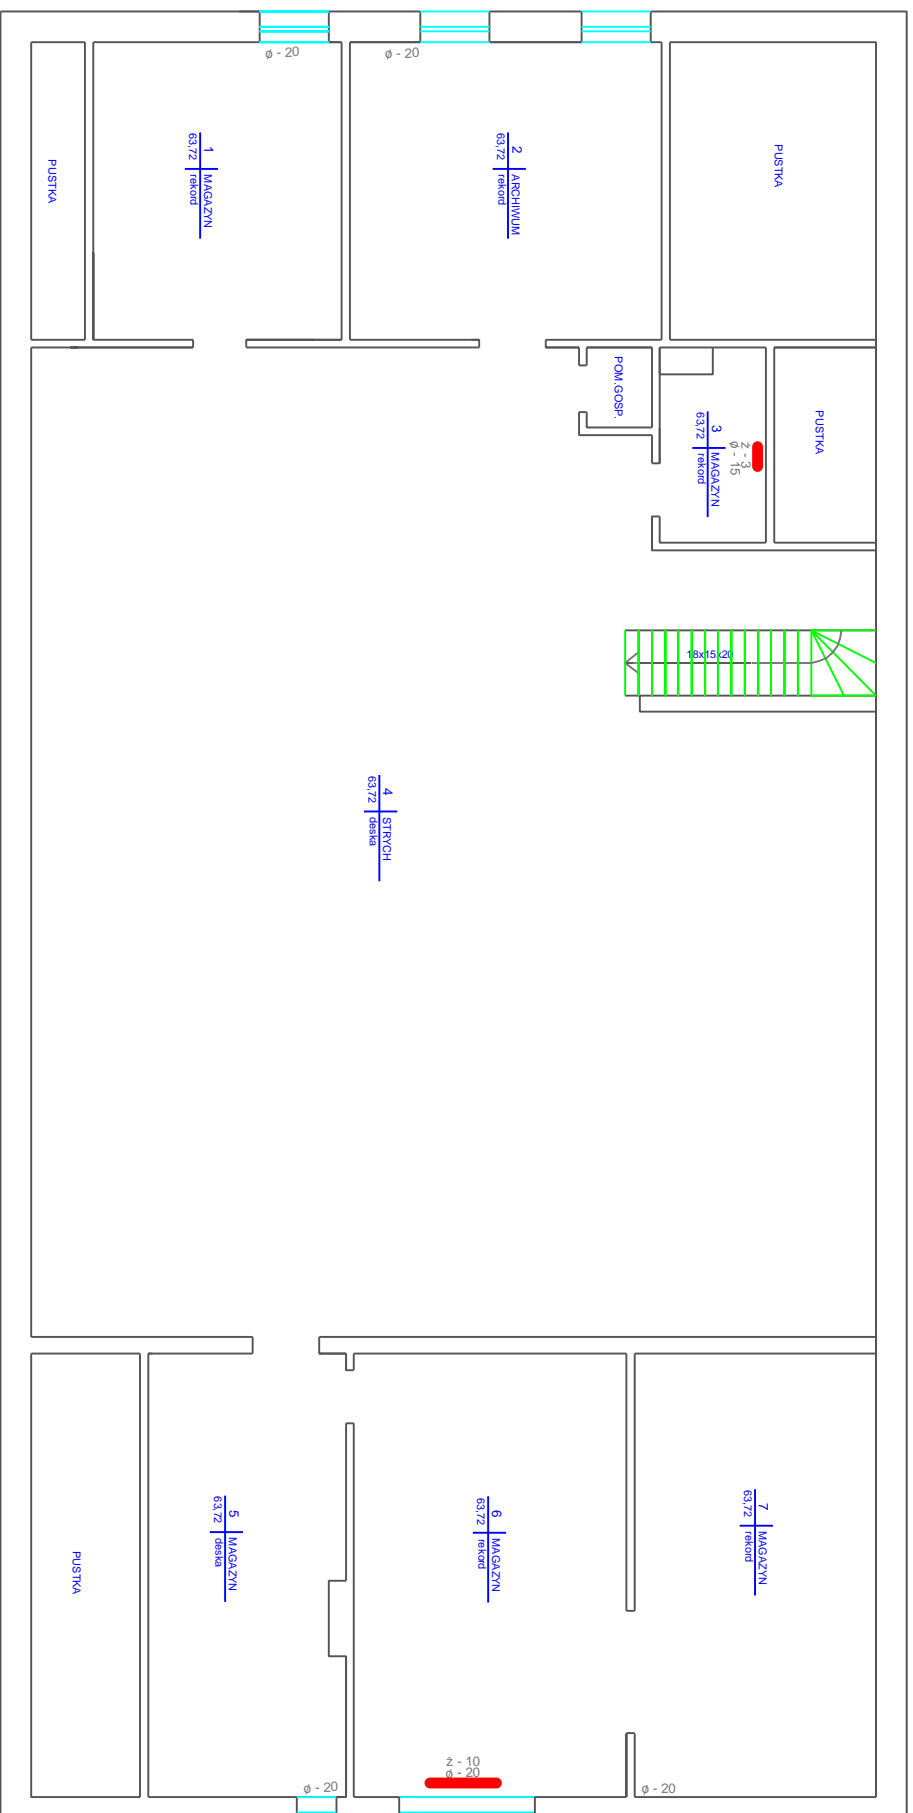

ZAKŁAD PROJEKTOWANIA I REALIZACJI BUDOWNIC TWA KOMUNALNEGO 75-370 Koszalin ul. Bauera 31

Objekt: Remont instalacji CO i wentylacji w Szkole Podstawowej w Czerninie

Tytuł: Rzut poziomy partenu - instalacja CO+wentylacja

Branża:	budowlana	Nr. Uprawnień	Podpis
Projektował:	mgr inż. Jerzy Mikrzak	UAN/U/7342/140+87/94	
Opracował:	mgr inż. Marzena Janus	UAN/U/7342/266/94	
Sprawdził:	mgr inż. Tadeusz Klęsk	UAN/N/7219/869/88	
Data:	Lipiec 2008	Stadium: PW	Skala: 1 : 100
			Nr rysunku 2