


1. NAWIEWNIK HIGROSTEROWALNY EHT 780 LMD, 5-40 m/h
2. OKAP Z KRATKA PRZECIWI OWADOM AEA 778 W SALACH LEKCYJNYCH, BIBLIOTECE, WC DZIEWCZĄT I CHŁOPCÓW ORAZ JADALNI. NAWIEWNIKI I OKAPY UMIESZCZONE JEDEŃ POD DRUGIM

RZUT PIĘTRA

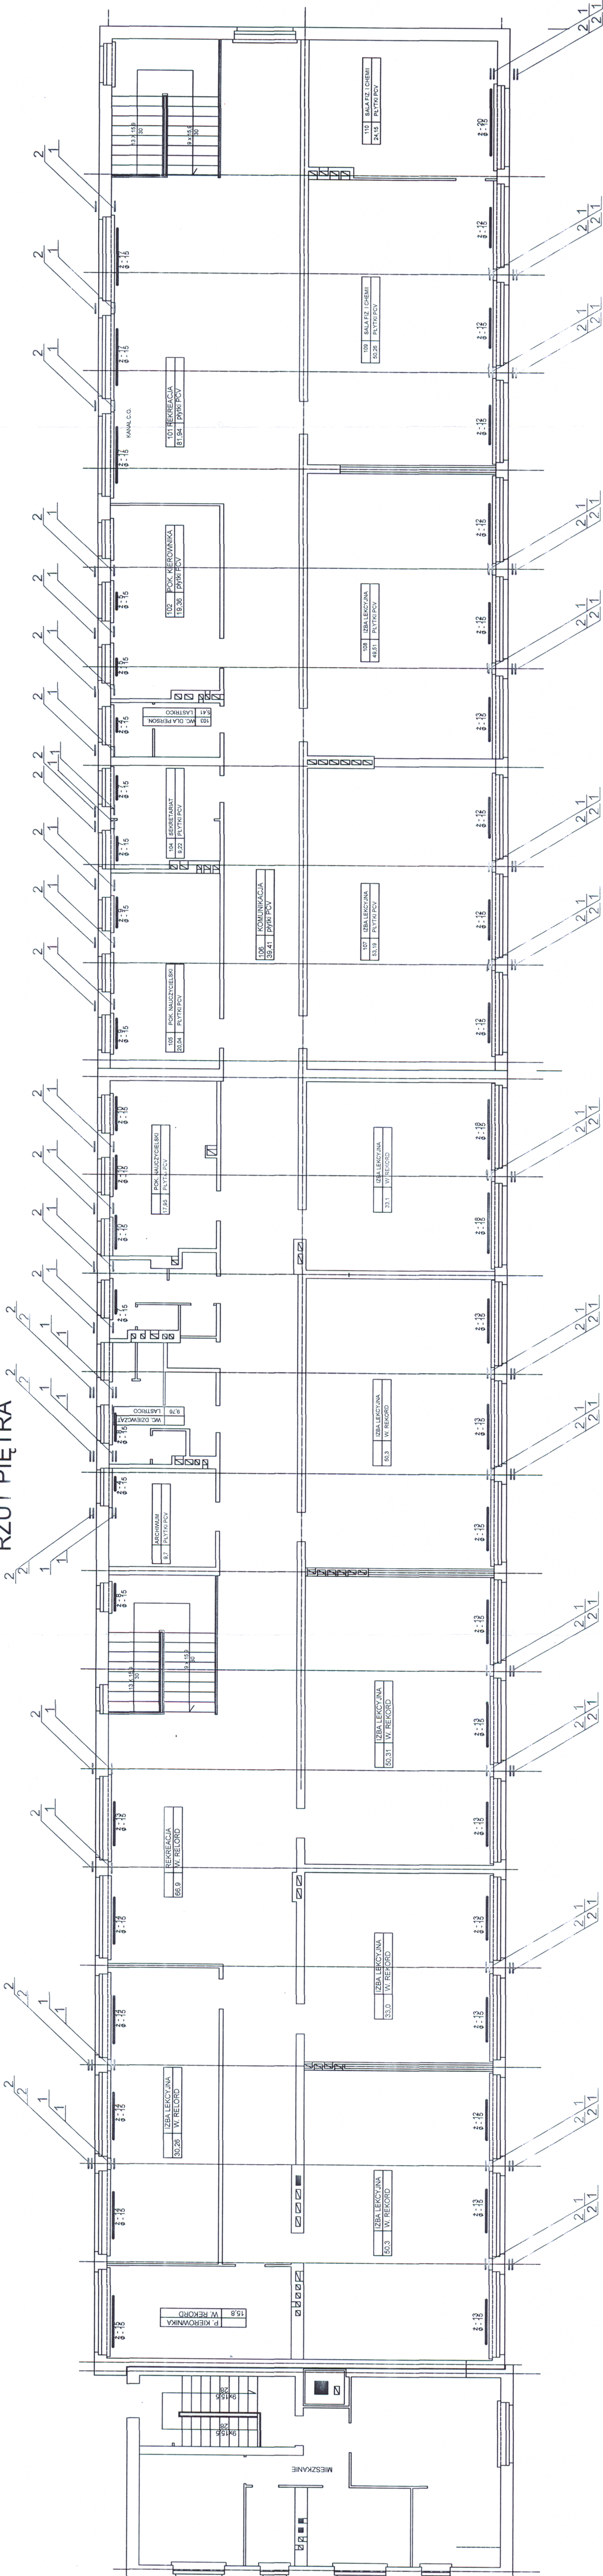

ZAKŁAD PROJEKTOWANIA I REALIZACJI BUDOWNIC			
TWA KOMUNALNEGO 75-370 Koszalin ul. Bauera 31			
Opis: Element instalacji CO wentylacji w Szkole Podstawowej w Witaszowie			
Tytuł: Rzut poziomy piętra - Instalacja CO-wentylacji			
Bransz budowlana		Nośność	
Projektant: mgr inż. Jerzy Miliński		LUA/07342/140-67/94	
Opisownik: mgr inż. Marzena Janus		LUA/07342/266/94	
Sprawdził: mgr inż. Andrzej Kłosek		LUA/07342/069/98	
Data: Czerwiec 2008		Stadium: PB	
		Skala: 1:100	
		Nr rysunku: 3	