




RZUT PIĘTRA 1:100

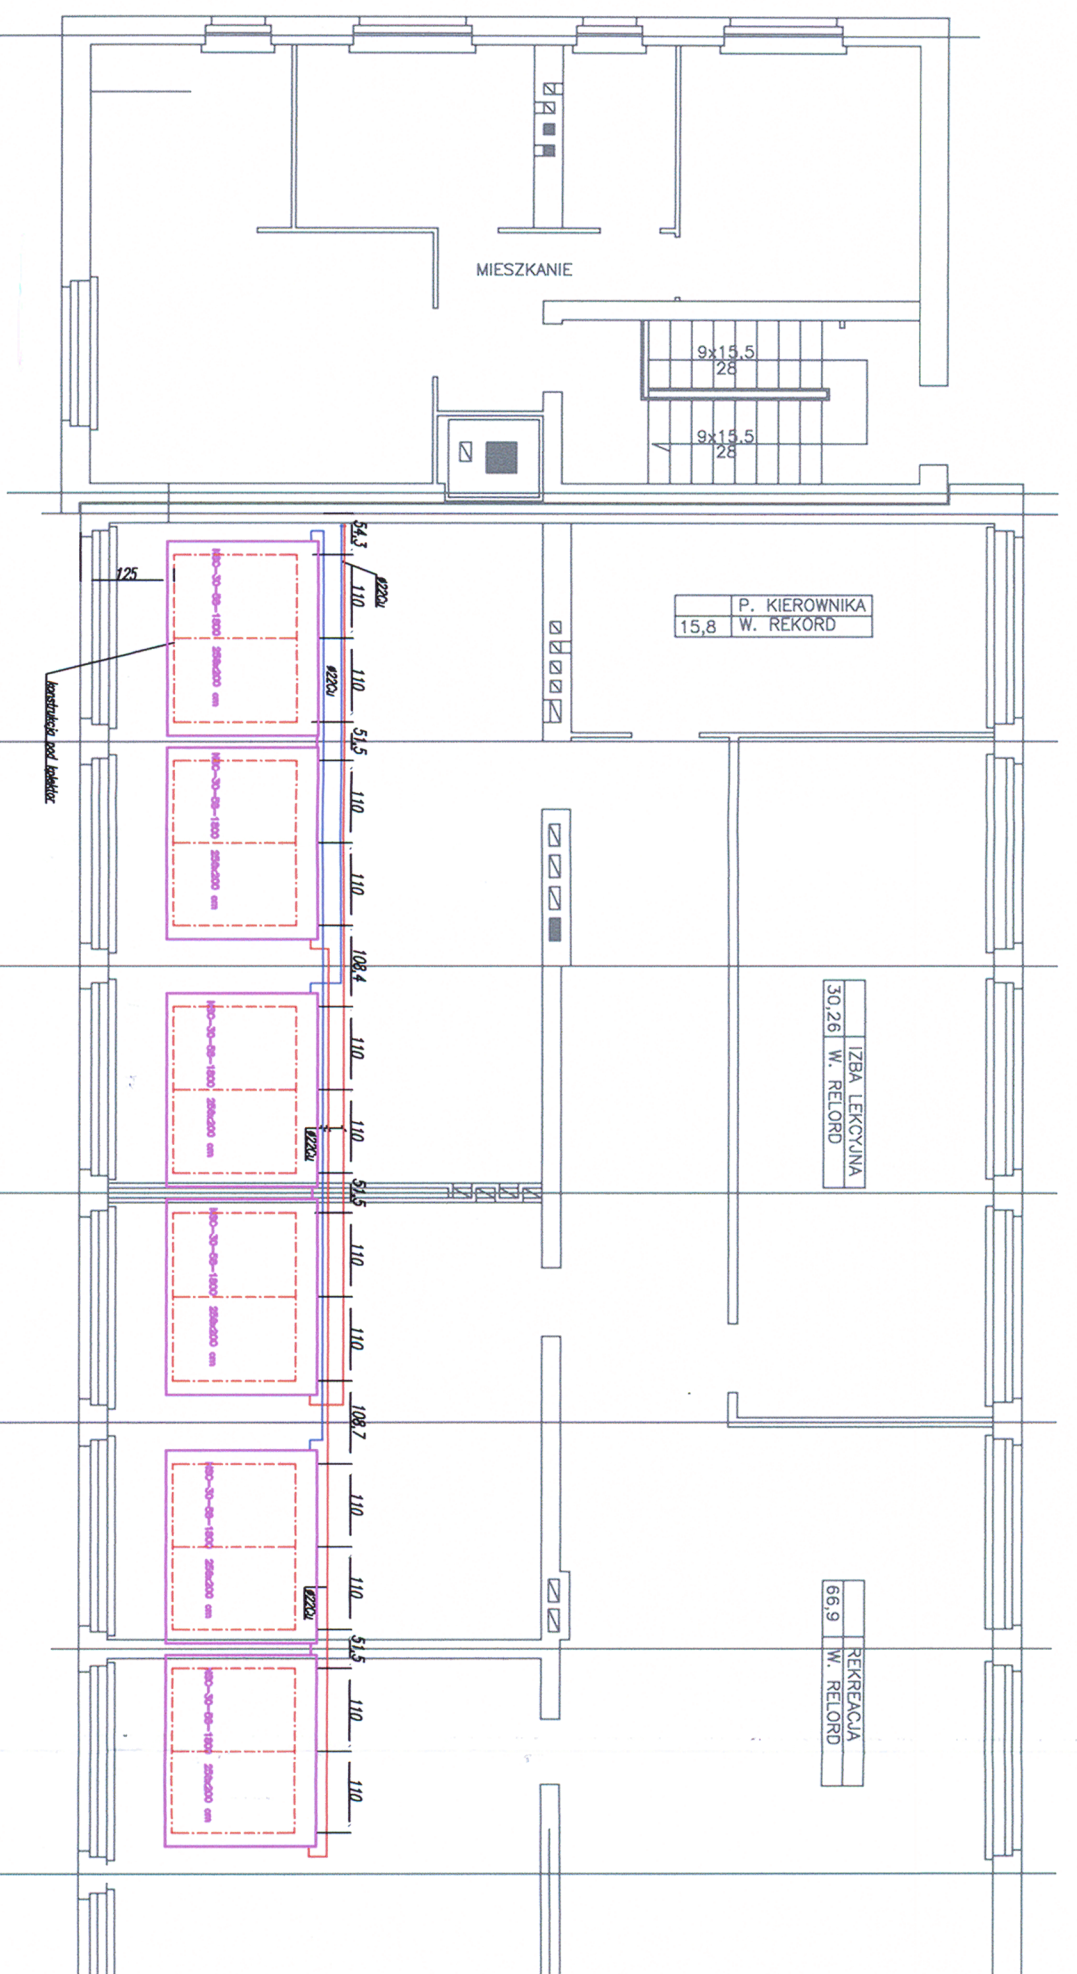



RZUT PIWNIC 1:50

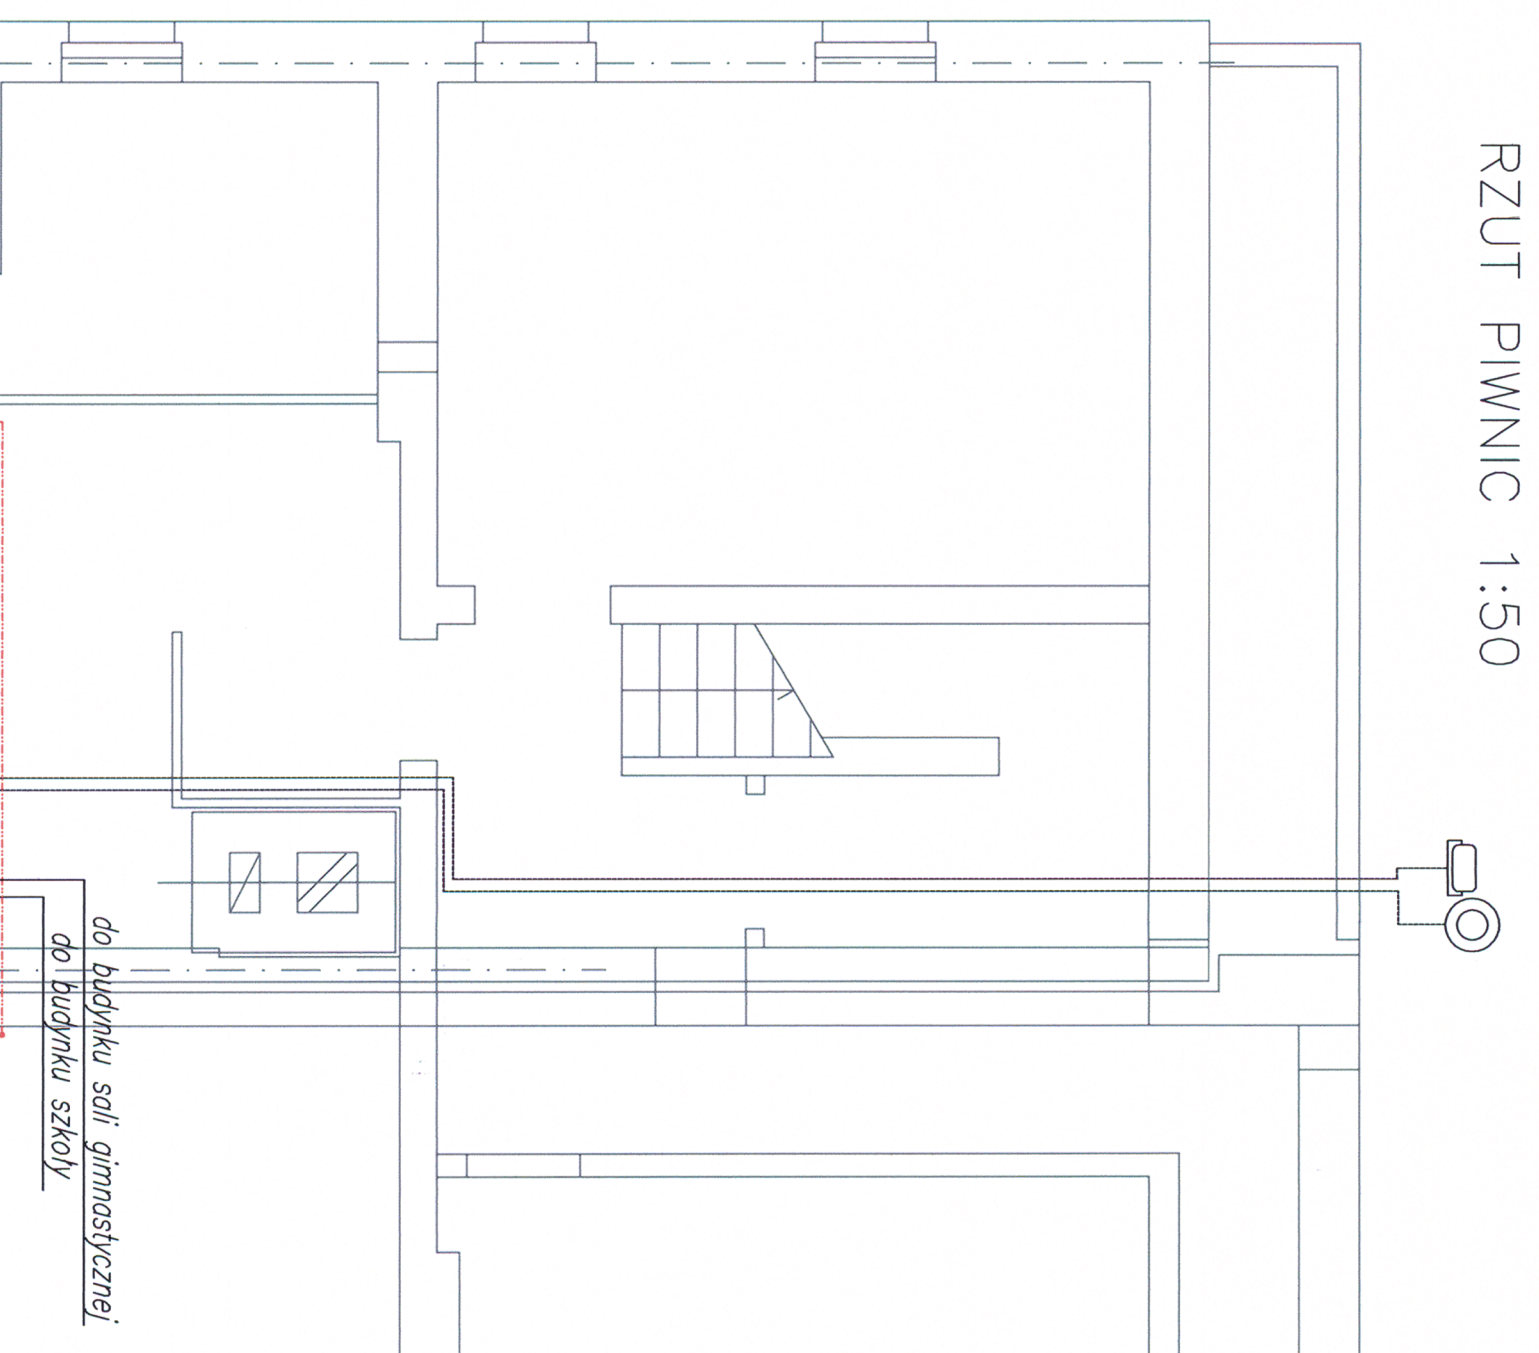

PRZEKROJ A-A 1:50

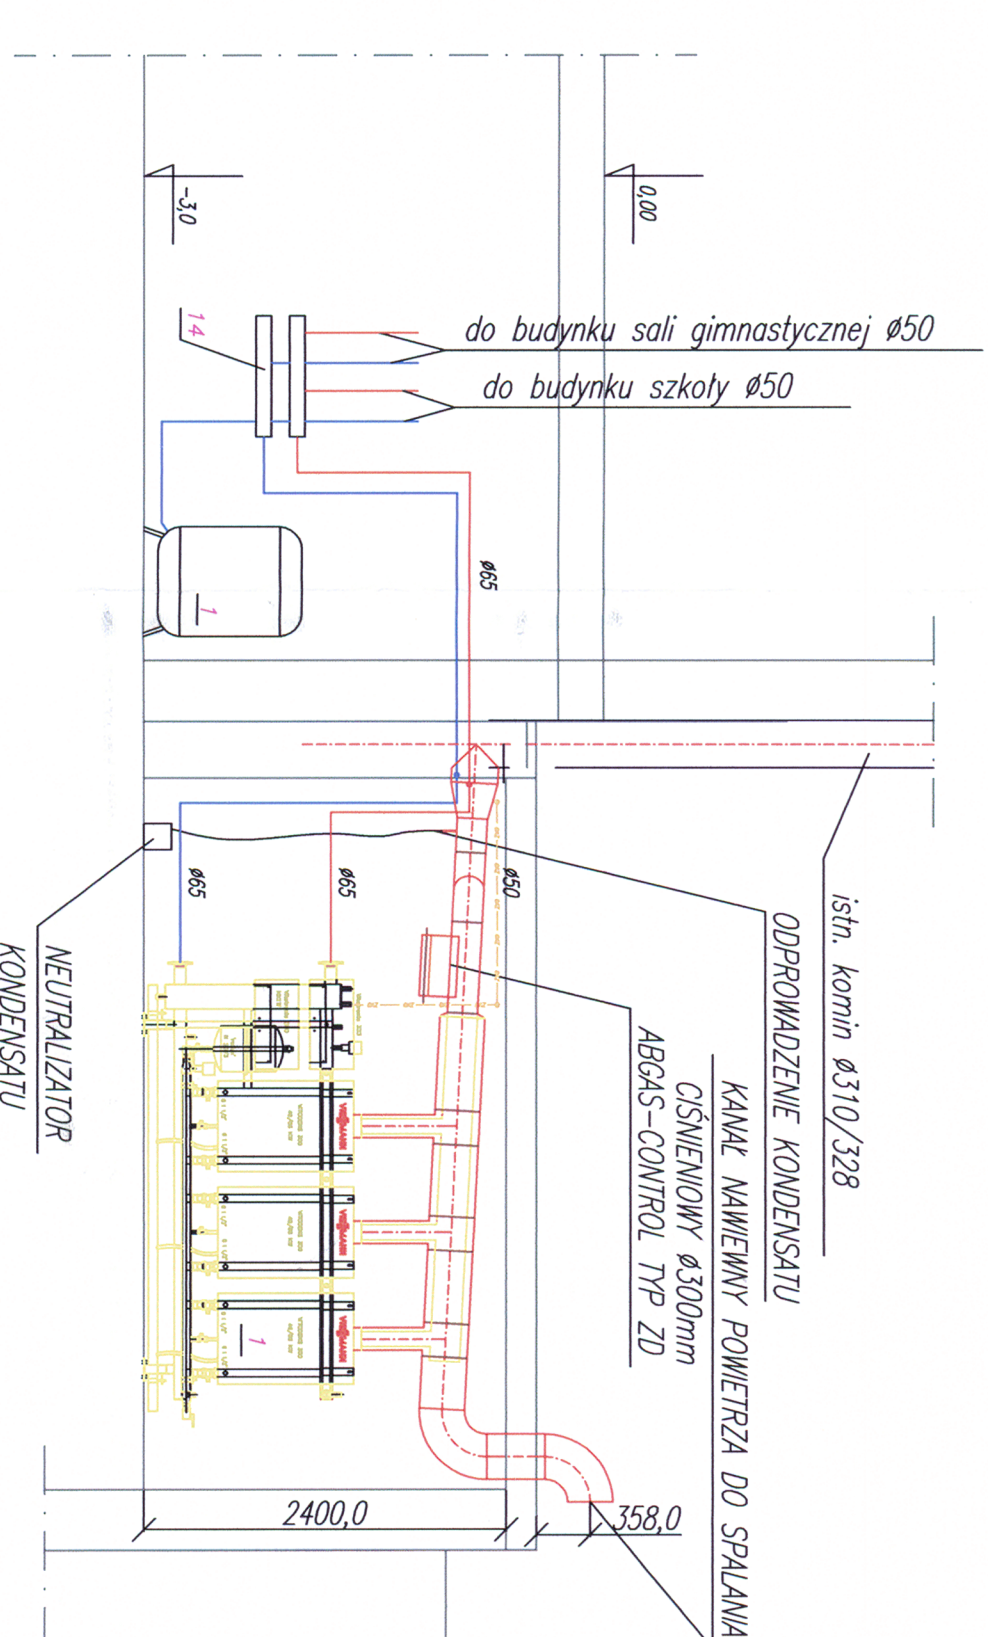

RZUT PARTERU 1:100

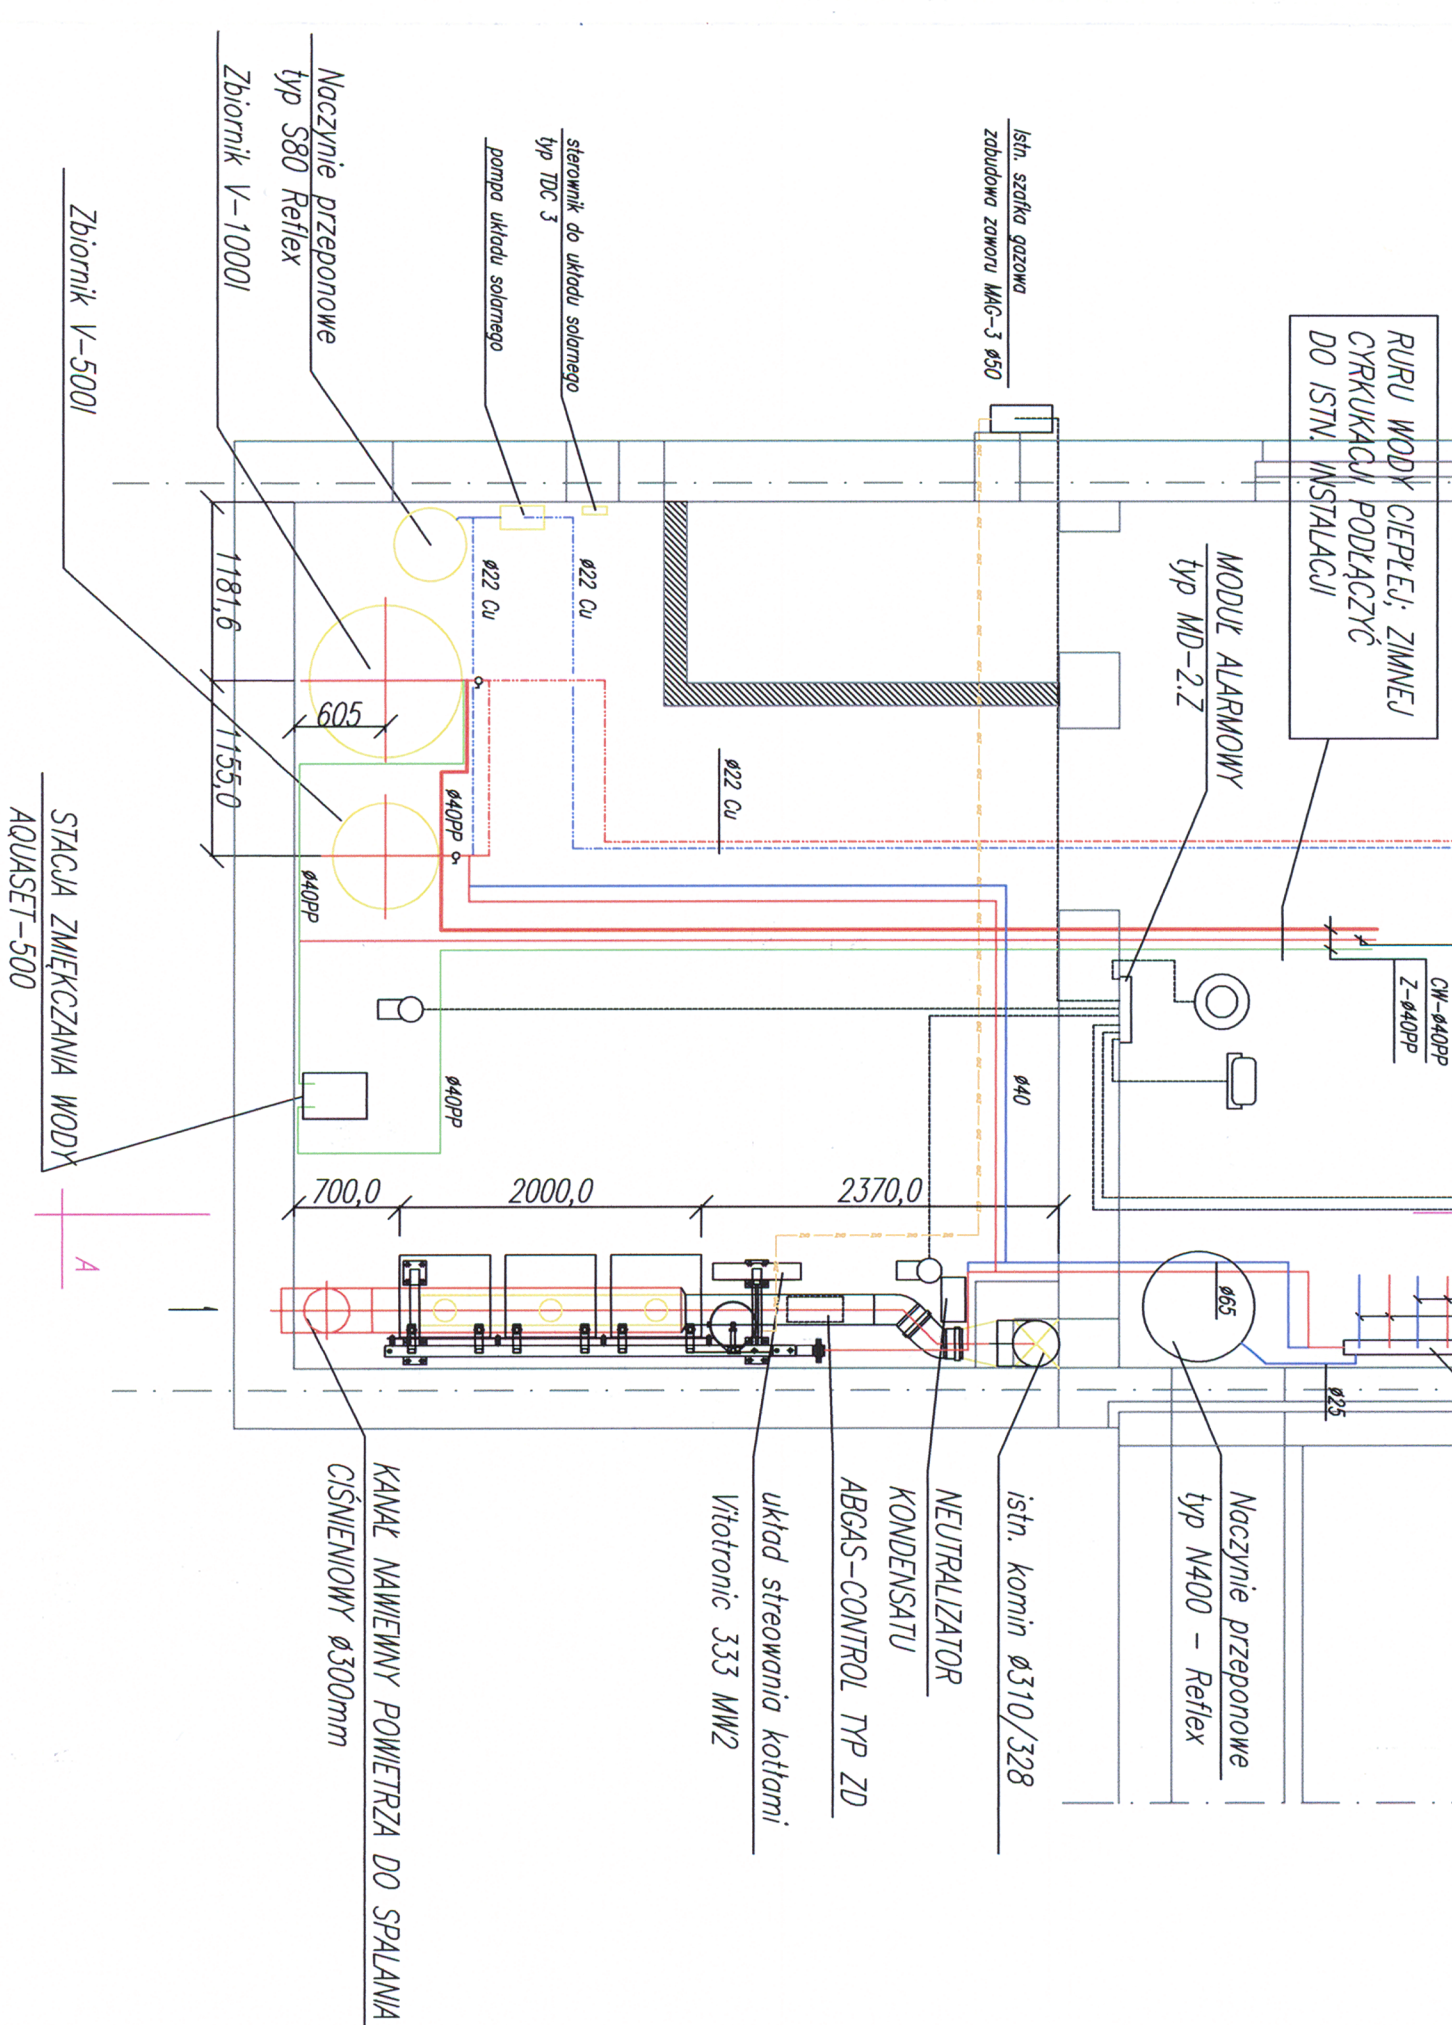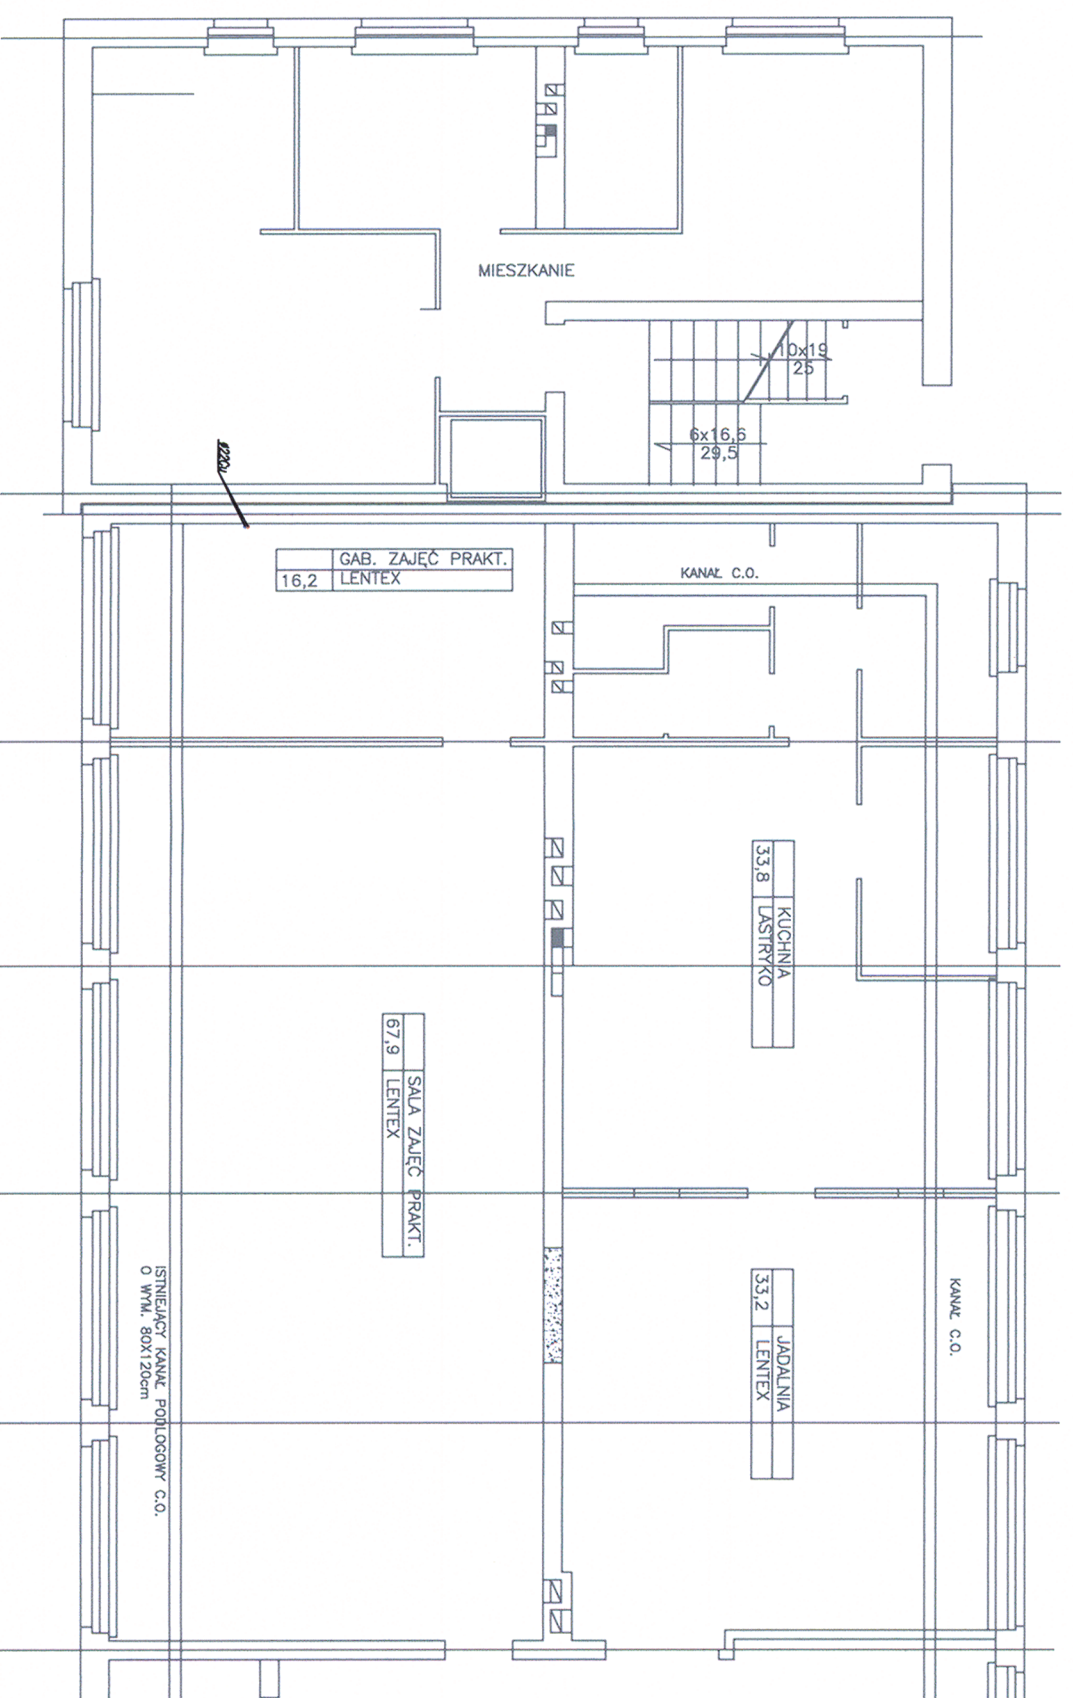

- LEGENDA**
- PRZEWÓD ZASILAJĄCY C.O.
  - PRZEWÓD POWROTNY C.O.
  - PRZEWÓD WODY ZIMNEJ
  - PRZEWÓD ZASILAJĄCY SOLARNY
  - PRZEWÓD POWROTNY SOLARNY
  - PRZEWÓD WODY CIEPŁEJ
  - PRZEWÓD CYRKULACJI CW

STAROSTWO POWIATOWE  
Załącznik do pozwolenia na budowę  
znak B - 7351  
z dnia 14.01.2008  
Projektant  
mgr inż. Beata Zduńczyk

**ZAKŁAD PROJEKTOWANIA I REALIZACJI BUDOWNICTWA KOMUNALNEGO 75-370 Koszalin ul. Bauera 31**

Objekt: Remont instalacji CO w Szkole Podstawowej w Wirsowie		
Tytuł: KOTŁOWNIA - RZUT PIWNIC		
Bronzo: budowlana	Nr. Uprawnien	Podpis
Projektował: mgr inż. Jerzy Mikrzak	UAN/U/7342/140+87/94	
Opracował: mgr inż. Jerzy Mikrzak	UAN/U/7342/140+87/94	
Sprzedał: mgr inż. Tadeusz Klęsk	UAN/N/7219/869/88	
Data: Czerwiec 2008	Skala: 1:50	Nr. rysunku: 1