


PROJEKT BUDOWLANY – REMONT ŚWIETLICY
 W DYGWIE
 SKALA 1:100

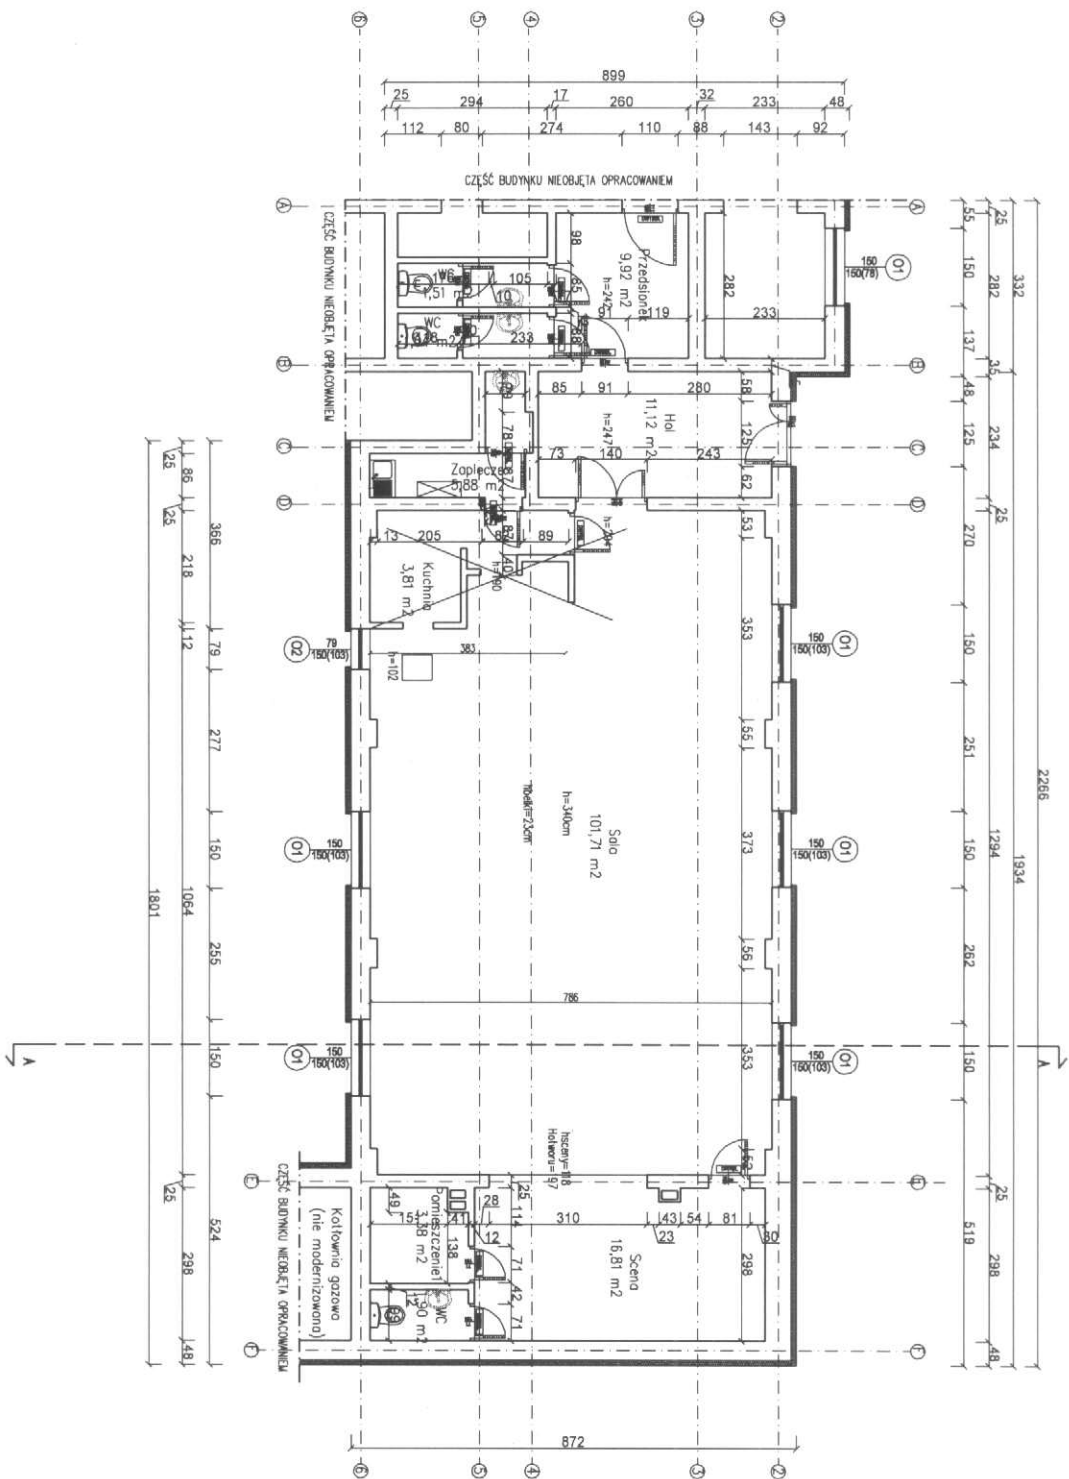



Projekty budowlane
 audyty i świadectwa energetyczne
 pozwolenia na budowę i użytkowanie

SPPBA
 mgr inż. Tadeusz Dyrla
 ul. Bud. nr 47/100 Kolonia ul. Chopina 10C
 tel. 694 721 908


| | | | |
|------------------|--|--|---------------------|
| INWESTOR I ADRES | GMINA DYGWÓW UL. KOLEJOWA 1 78-113 DYGWÓW | | |
| NAZWA INWESTYCJI | REMONT ŚWIETLICY WIEJSKIEJ W DYGWIE | | |
| ADRES INWESTYCJI | DYGWÓW 14 dz. nr dz.448/2 i 448/3 | | |
| PROJEKTANT | mgr inż. TADEUSZ DYRLA ul. A./78/100/105/81 | | |
| ASYSTENT | mgr inż. MACIEJ WĘCZKOWSKI | | |
| TYTUŁ | PROJEKT BUDOWLANY | | |
| NAZWA PRZEMIANKI | RZUT PARTERU | | |
| DATA | 07.2010 | | NR PRZEMIANKI: 1 |
| SKALA | 1:100 | | |

PROJEKT BUDOWLANY – REMONT ŚWIETLICY
 W DYGOMIE
 SKALA 1:100

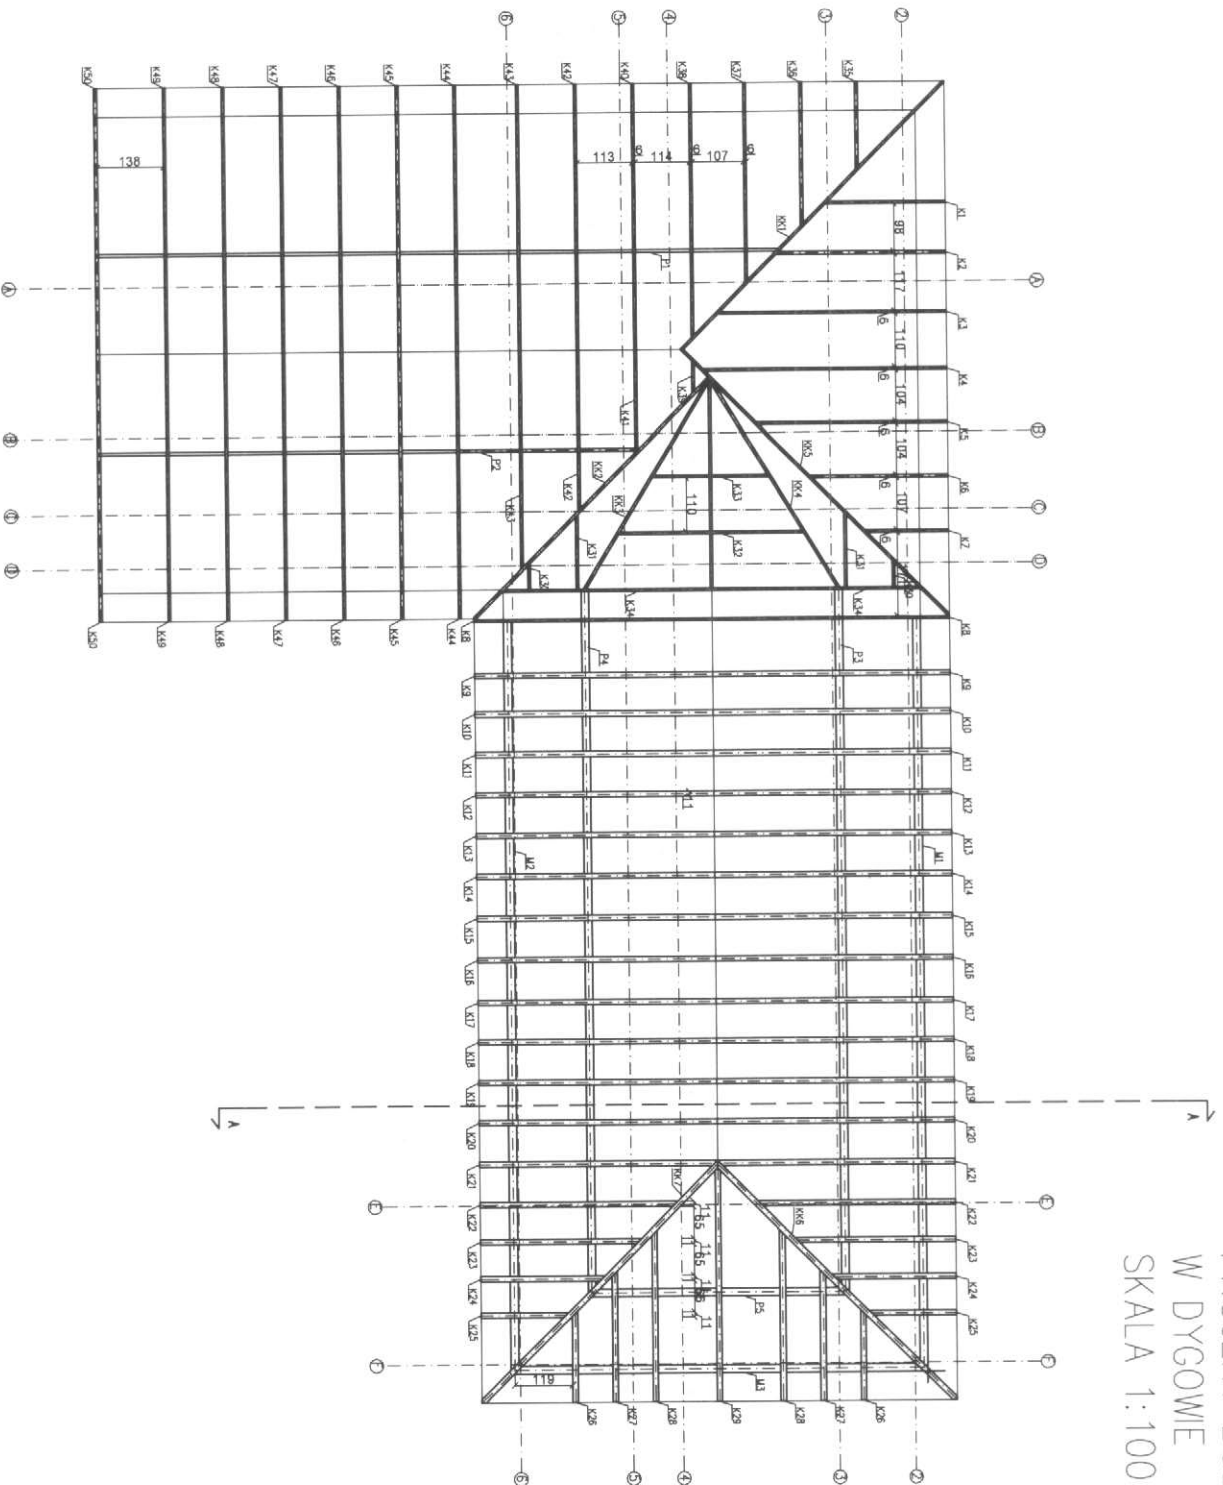

| | |
|---|---------|
|  <p>Projekty budowlane audyty i świadectwa energetyczne Pozwolenia na budowę i użytkownik</p> | |
| <p>SRPBA mgr inż. Tadeusz Dyła ul. bud. nr 41/18/2007/10 75-007 Kędzierzyn-Koźle tel. 694 721 908</p> | |
| <p>INWESTOR I ADRES GMINA DYGOMO UL. KOLEJOWA 1 78-113 DYGOMO</p> | |
| <p>WZIAM WNIOSKIEM REMONT ŚWIETLICY WIEJSKIEJ W DYGOMIE</p> | |
| <p>ADRES WNIOSKIEM DYGOMO 14 dz. nr dz. 448/2 i 448/3</p> | |
| <p>PROJEKTANT mgr inż. TADEUSZ DYŁA ul. bud. nr 41/18/2007/10</p> | |
| <p>ASISTENT mgr inż. MACIEJ WIĘPKOWSKI</p> | |
| <p>ETAP PROJEKT BUDOWLANY</p> | |
| <p>NAZWA PRZEBUD WIĘZBA DACHOWA</p> | |
| DATA | 07.2010 |
| SKALA | 1:100 |
| NR STRONY | 2 |

PROJEKT BUDOWLANY – REMONT ŚWIETLICY
 W DYGWIE
 SKALA 1:100

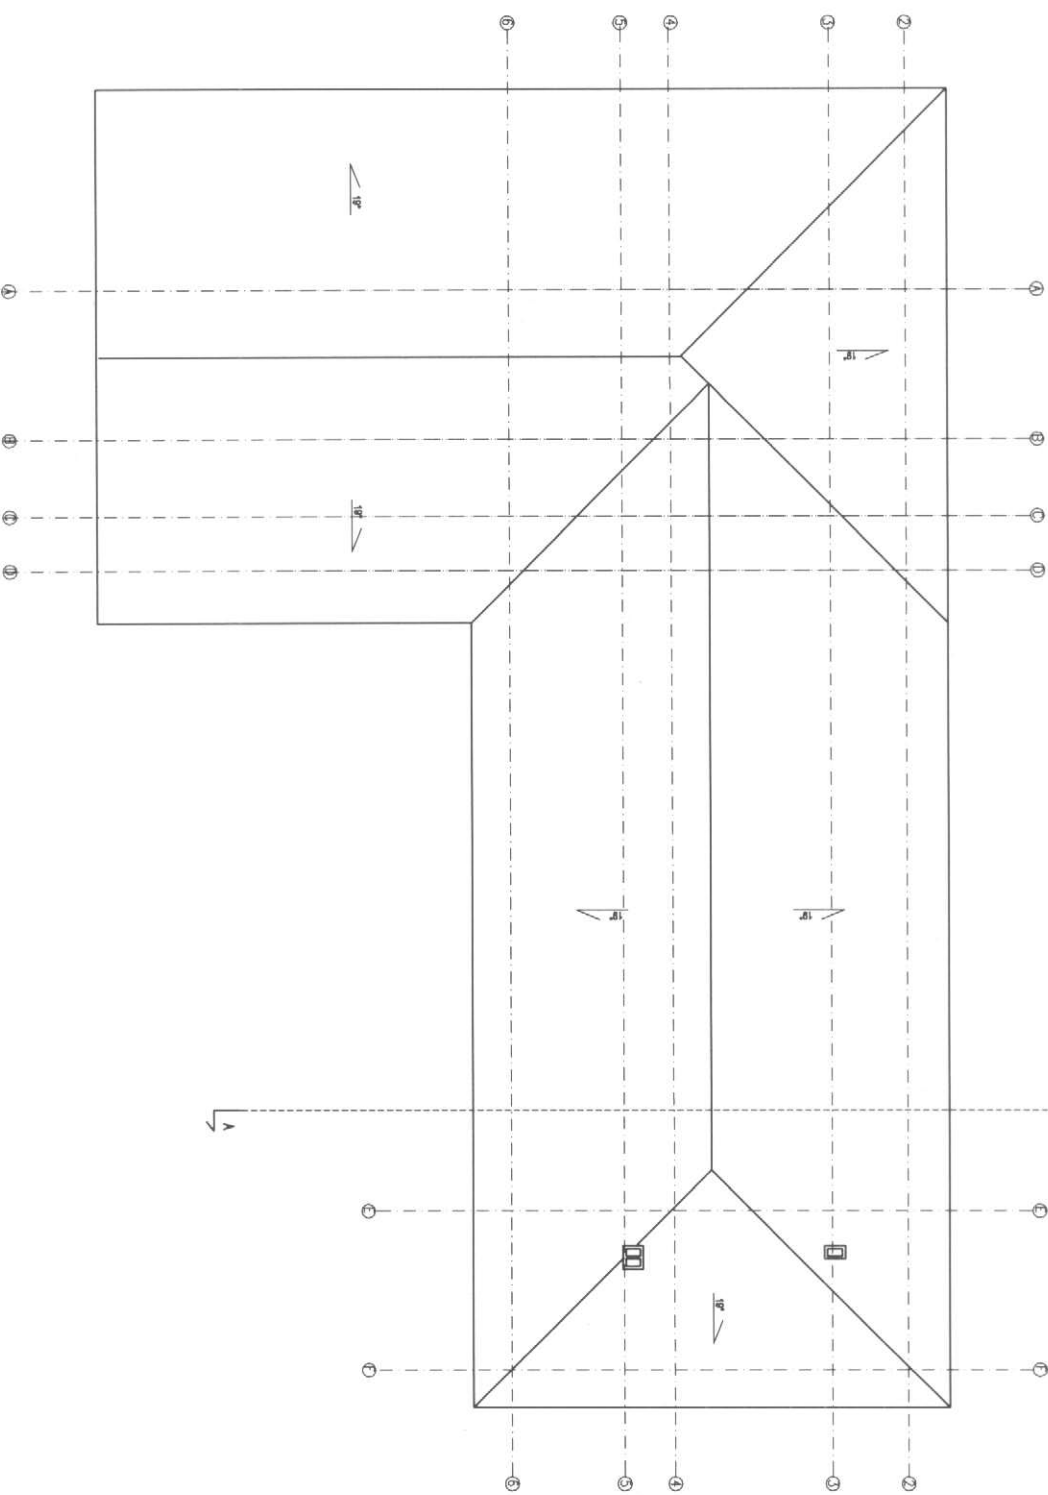


Projekty budowlane
 audyty i świadectwa energetyczne
 pozwolenia na budowę i użytkownika

SBPA

mgr inż. Tadeusz Dyrla
 ul. Kolejowa 1, 78-113 DYGOWO
 74-600 DYGOWO, Al. Wolności 10C
 tel. 694 721 908

| | | | |
|------------------|--|--|--|
| INWESTOR / ADRES | | GMINA DYGWOWO UL. KOLEJOWA 1 78-113 DYGWOWO | |
| NAZWA INWESTYCJI | | REMONT ŚWIETLICY WIEJSKIEJ W DYGWIE | |
| ADRES INWESTYCJI | | DYGWOWO 14 dz. nr dz. 448/2 i 448/3 | |
| PROJEKTANT | mgr inż. TADEUSZ DYRLA ipr. A/PMB/8300/155/81 | | |
| ASYSTENT | mgr inż. MACIEJ WIECZKOWSKI | | |
| ETAP | PROJEKT BUDOWLANY | | |
| NAZWA PRACOWNI | | | |
| RZUT DACHU | | | |
| DATA | 07.2010 | NR STRONKI: | |
| SKALA | 1:100 | 3 | |

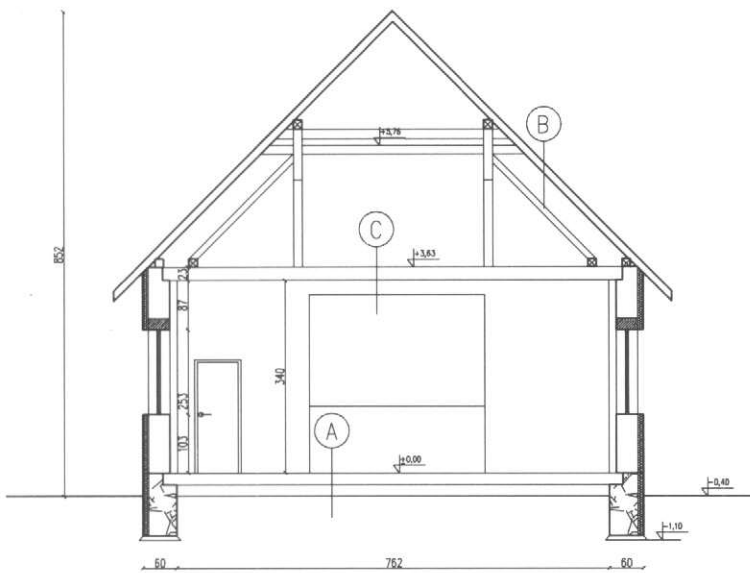

A

| |
|-------------------------------------|
| Panel Podłogowy |
| Deska drewniana gr. 3,5 cm |
| Wełna mineralna m/legarami gr 16 cm |
| Płyta OSB gr 15 mm |
| Łaty 4 x 4 cm przybite do legara |
| Legary podłogowe dr. 10x20 cm |

B


| |
|--------------------------|
| Błachodachówka |
| Łaty |
| Folia paroprzepuszczalna |
| Kontrłaty |
| Krokiew 11x13 cm |

C

| |
|---|
| Deski komunikacyjne 32 mm |
| Folia paroprzepuszczalna |
| Wełna mineralna m/belkami str. gr.20 cm |
| Belka stropowa 16 x 23 cm |
| Płyta OSB gr 15 mm |
| Płyta GK ognioodporna 12,5 mm |

Projekty budowlane

 audyty i świadectwa energetyczne
pozwolenia na budowę i użytkowanie,



SEPBA

mgr inż. Tadeusz Dyrła
upr bud. nr A/PNB/8300/105/81
78-100 Katołbrzeg ul. Okopowa 10C
tel. 694 721 908

INWESTOR I ADRES: GMINA DYGOWO
UL. KOLEJOWA 1 78-113 DYGOWO

NAZWA INWESTYCJI: REMONT ŚWIEŁICY WIEJSKIEJ
w DYGOWIE

ADRES INWESTYCJI: DYGOWO 14 dz. nr dz.448/2 i 448/3

PROJEKTANT:
mgr inż. TADEUSZ DYRLA
upr. A/PNB/8300/105/81

ASYSTEM:
mgr inż. MACIEJ WIĘCKOWSKI

ETAP: PROJEKT BUDOWLANY

NAZWA RYSUNKU: PRZEKRÓJ A-A



DATA: 07.2010

NR. RYSUNKU:

SKALA: 1:100

4

PROJEKT BUDOWLANY – REMONT ŚWIETLICY
 W DYCGOWIE
 SKALA 1:100

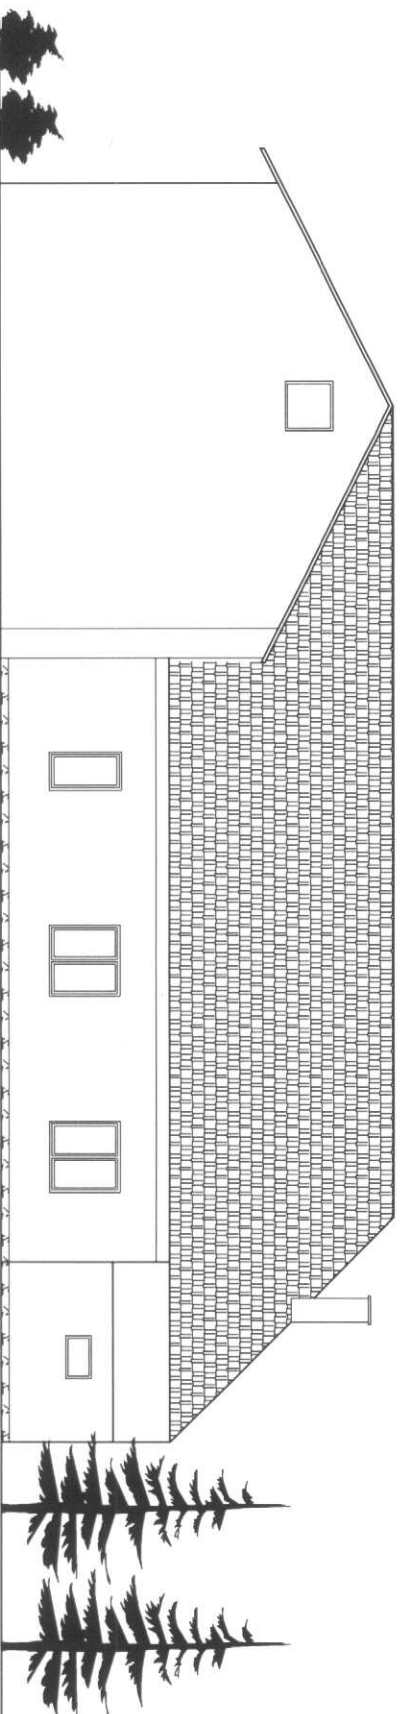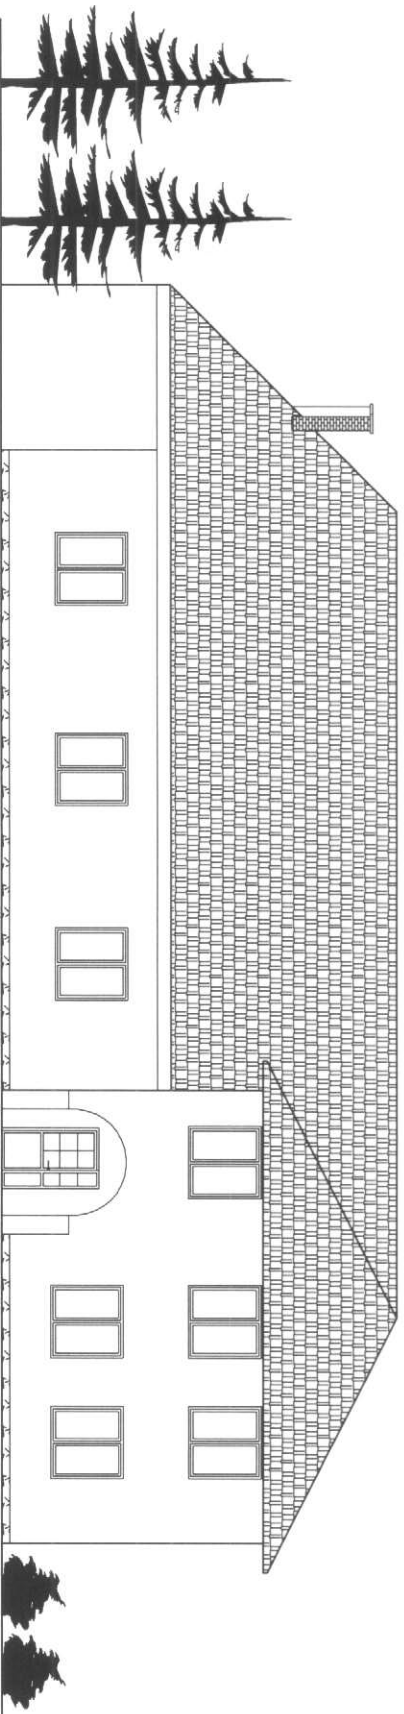

Projekty budowlane
 audyty i świadectwa energetyczne
 pozwolenia na budowę i użytkownika!

SBPA

mgr inż. Tadeusz Dyrła
 ulp bud. nr ALP/NS/3300/058/1
 75-104 Kąkolno, ul. Cieszyńska 10
 Tel. 694 721 908

INWESTOR I ADRES: GMINA DYCGOWO

UL. KOLEJOWA 1 78-113 DYCGOWO
 NAZWA INWESTYCJI: REMONT ŚWIETLICY WIEJSKIEJ
 W DYCGOWIE

ADRES INWESTYCJI: DYCGOWO 14. dz. nr dz. 448/2 i 448/3

PROJEKTANT:
 mgr inż. TADEUSZ DYRŁA
 ulp. nr ALP/NS/3300/058/1


ASYSTENT:
 mgr inż. MACIEJ WIECZKOWSKI


ETAP: PROJEKT BUDOWLANY

NAZWA PRZEBUD: ELEWACJE



| | | | |
|--------|---------|-------------|---|
| DATA: | 07.2010 | NR PRZEBUD: | 5 |
| SKALA: | 1:100 | | |

PROJEKT BUDOWLANY – REMONT ŚWIETLICY
 W DYGWOWIE
 SKALA 1:100

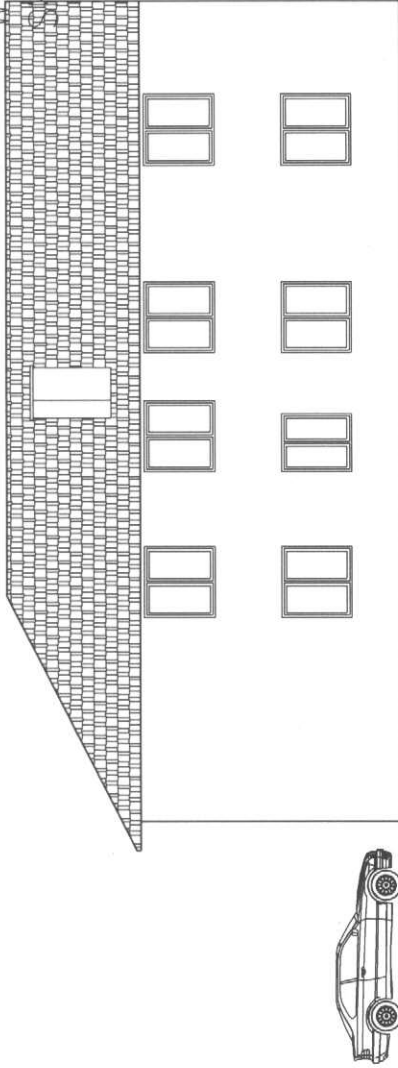

| | |
|--|--|
| <p>Projekty budowlane audyty i świadectwa energetyczne pozwolenia na budowę i użytkowanie.</p>  <p>SEPBA mgr inż. Tadeusz Dyrła ul. Kołomyja 178-113, 26-100 Dygówko 78-100 Dygówko, ul. Ochłomska 12C tel. 694 721 908</p> | |
| INWESTOR I ADRES: | GMINA DYGWOWO UL. KOŁOMYJA 1 78-113 DYGWOWO |
| NAZWA INWESTYCJI: | REMONT ŚWIETLICY MIEJSKIEJ W DYGWOWIE |
| ADRES INWESTYCJI: | DYGWOWO 14 dz. nr dz.448/2 i 448/3 |
| PROJEKTANT: | mgr inż. TADEUSZ DYRLA upr. A/PMB/8300/102/81 |
| ASISTENT: | mgr inż. MACIEJ WĘCZKOWSKI |
| ETAP: | PROJEKT BUDOWLANY |
| NAZWA RYSUNKU: | ELEWACJE |
| DATA: | 07.2010 |
| SKALA: | 1:100 |
| NR RYSUNKU: 6 | |

PROJEKT BUDOWLANY – REMONT ŚWIETLICY
 W DYGOWIE
 SKALA 1:100

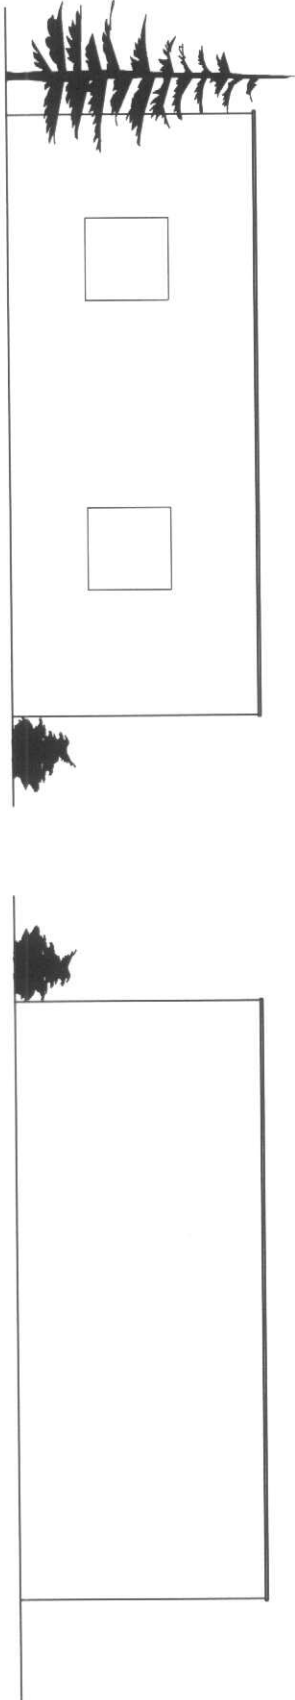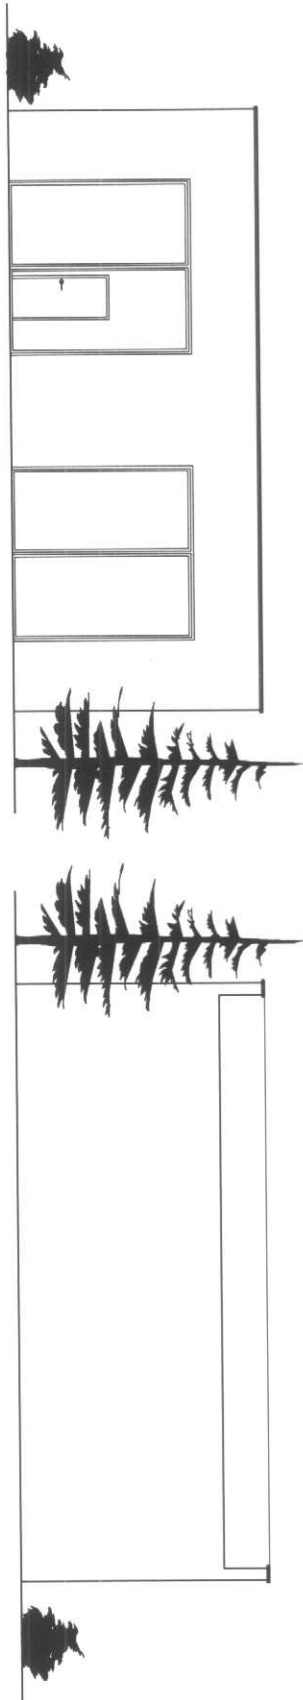

Projekty budowlane
 audyty i świadectwa energetyczne
 pozwolenia na budowę i użytkownik
MBBA
 mgr inż. Tadeusz Dytła
 upr bud nr AP18/8300/05/81
 78-000 Kłodzkie ul. Chopina 10C
 tel. 694 721 908

INWESTOR I ADRES
 GMINA DYGOWO
 UL. KOŁEJOWA 1 78-113 DYGOWO

NAZWA INWESTYCJI
 REMONT ŚWIETLICY WIEJSKIEJ
 W DYGOWIE

ADRES INWESTYCJI
 DYGOWO 14 dz. nr dz.448/2 i 448/3

PROJEKTANT
 mgr inż. TADEUSZ DYTŁA
 upr. A/Pmb/8300/05/81

ASISTENT
 mgr inż. MACIEJ WĘGKOWSKI

ETAP
 PROJEKT BUDOWLANY

NAZWA PRZEBIEGU
 ELEWACJE – REMIZA STRAŻACKA

DATA
 07.2010

SKALA
 1:100

NR PRZEBIEGU
 7