


INSTALACJA GRZEWCZA SKALA 1:100

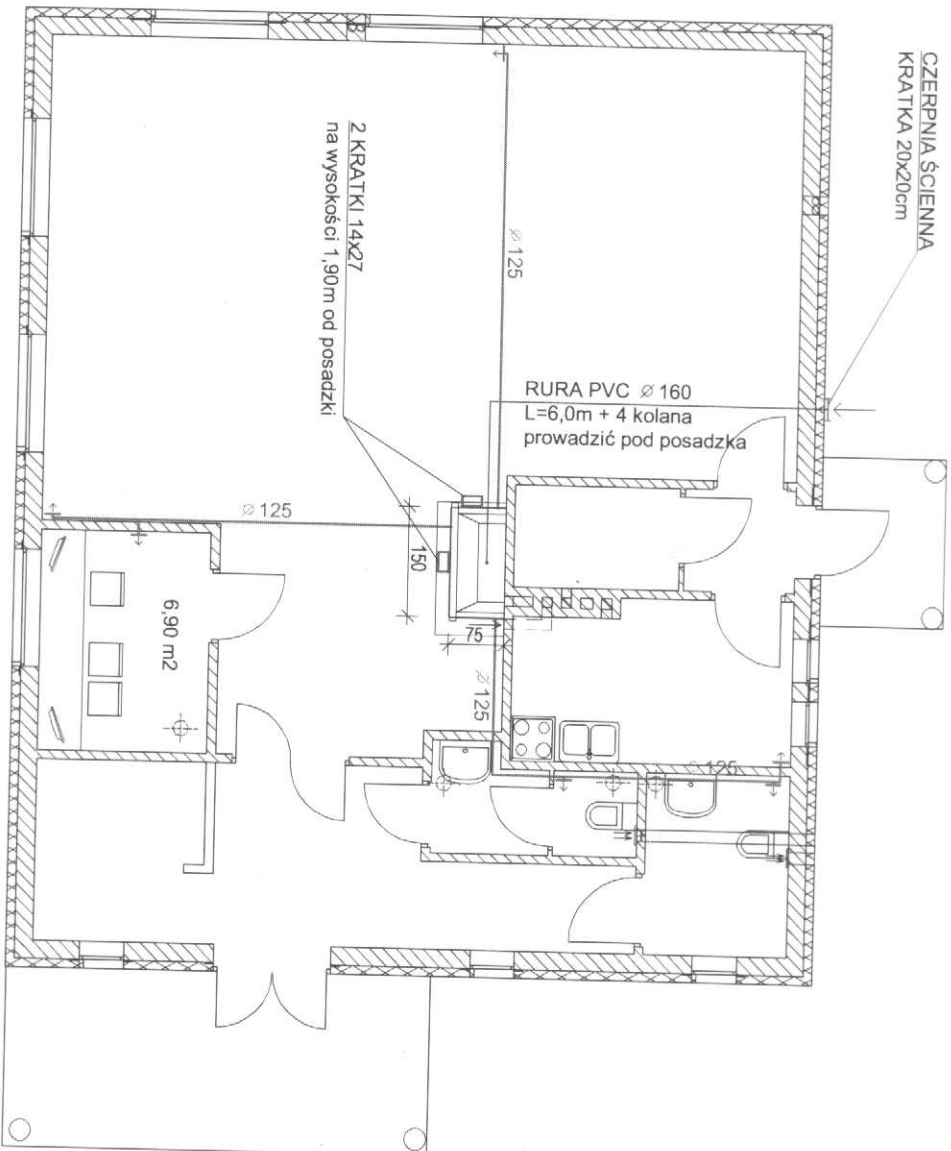

NR	NAZWA POMIESZCZENIA	POSADZKA	POW.
0.1	HOL WEJŚCIOWY	terakota	11,98 m ²
0.2	KOMUNIKACJA	terakota	3,25 m ²
0.3	WC	terakota	2,38 m ²
0.4	WC	terakota	4,26 m ²
0.5	SALA	terakota	76,30 m ²
0.6	POM. KOMPUTEROWE	terakota	6,90 m ²
0.7	KORYTARZ	terakota	2,01 m ²
0.8	MAGAZYN	terakota	2,90 m ²
0.9	POM. GOSPODARCZE	terakota	8,71 m ²
RAZEM:			178,39 m²

⊕ - WENTYLACJA - RURA PCV FI 150mm WYPROWADZONA PONAD DACH I PODŁĄCZONA DO DACHÓWKI KOMINOWEJ

↔ ANEMOSTATY Ø 100

↳ KRATKA NAWIEWNA 14x27 DO POMIESZCZENIA W ŚWIE TLICZY BEZPOŚREDNIO Z KOMORY POWIETRZNEJ

— PRZEWODY ROZPROWADZAJĄCE CIEPŁE POWIETRZE, IZOLOWANE

UWAGA:

PRZEWODY ROZPROWADZAJĄCE POWIETRZE OBUDOWAĆ PŁYTA G-K

BIURO PROJEKTÓW I OBSŁUGI INWESTYCJI
PIOTR SYNOWIEC
78-400 SZCZECINEK UL. SZCZECIŃSKA 20A/4

Projekt: ŚWIE TLICA WIEJSKA

PUSTARY, DZ. NR 10/8, 10/14, GM. DYGOWO

Inwestor: URZĄD GMINY W DYGOWIE


UL. KOLEJOWA 1, 78-113 DYGOWO

Projektował:

inż. FRANCISZEK DYL

Skala: 1 : 100 INST. GRZEWCZA

INSTALACJA WOD.-KAN. SKALA 1:100

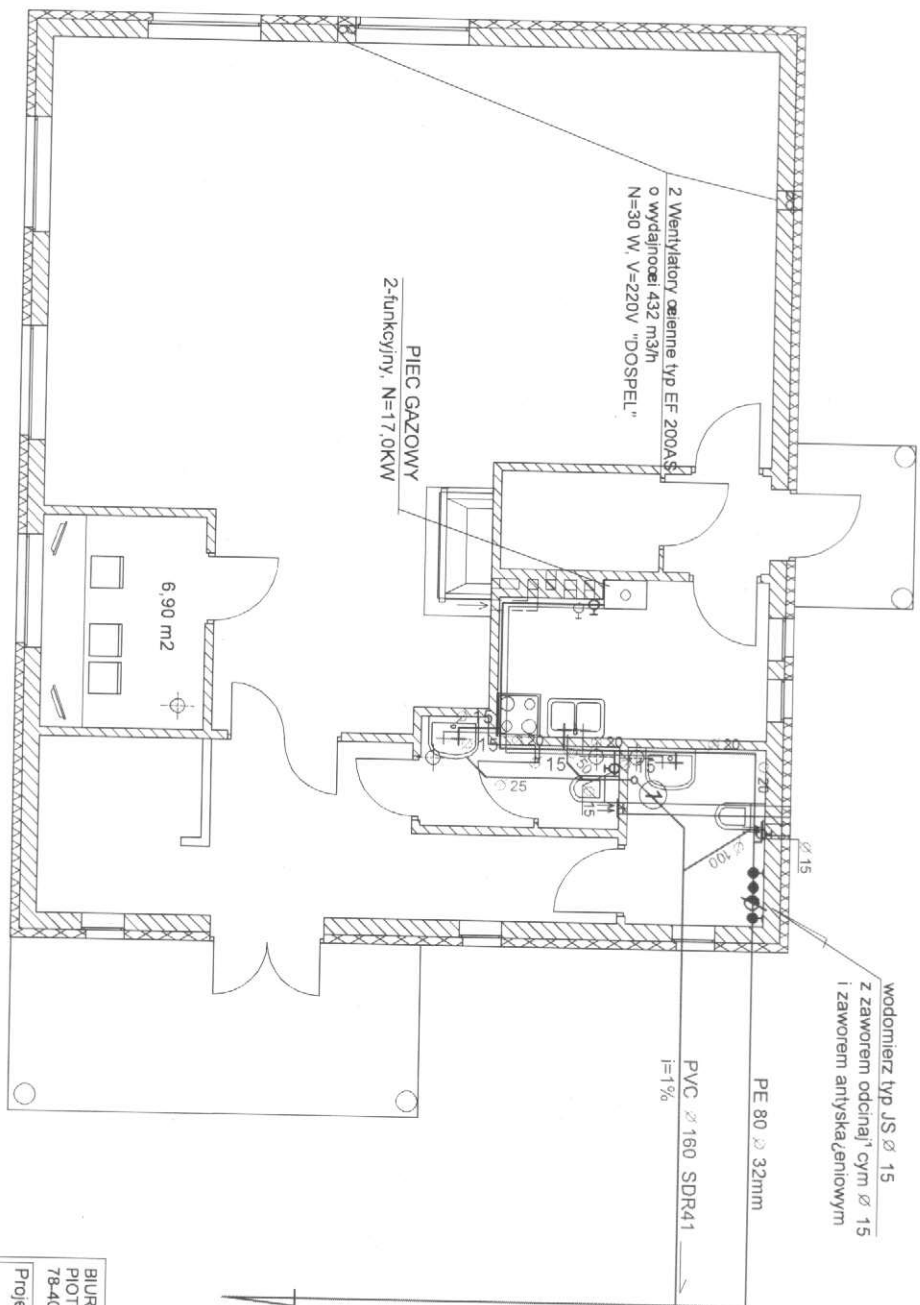

wodomierz typ JS \varnothing 15
z zaworem odcinal'nym \varnothing 15
i zaworem antyskażeniowym

PE 80 \varnothing 32mm

PVC \varnothing 160 SDR41
i=1%

2 Wentylatory ceramiczne typ EF 200A.S.
o wydajności 432 m³/h
N=30 W, V=220V "DOSPEL"

PIEC GAZOWY
2-funkcyjny, N=17,0KW

6,90 m²


- INSTALACJA WODY ZIMNEJ
- INSTALACJA KANALIZACYJNA
- INSTALACJA WODY CIEPŁEJ



BIURO PROJEKTÓW I OBSŁUGI INWESTYCJI PIOTR SYNOWIEC 78-400 SZCZECINEK UL. SZCZECIŃSKA 20A/4	
Projekt:	OBIEKTŁICA WIEJSKA PUSTARY, DZ. NR 10/8, 10/14, GM. DYGOWO
Inwestor:	URZĄD GMINY W DYGOWIE UL. KOLEJOWA 1, 78-113 DYGOWO
Projektował:	inż. FRANCISZEK DYŁ
Skala:	1 : 100 INST. WOD.-KAN.





INSTALACJA GAZOWA SKALA 1:100

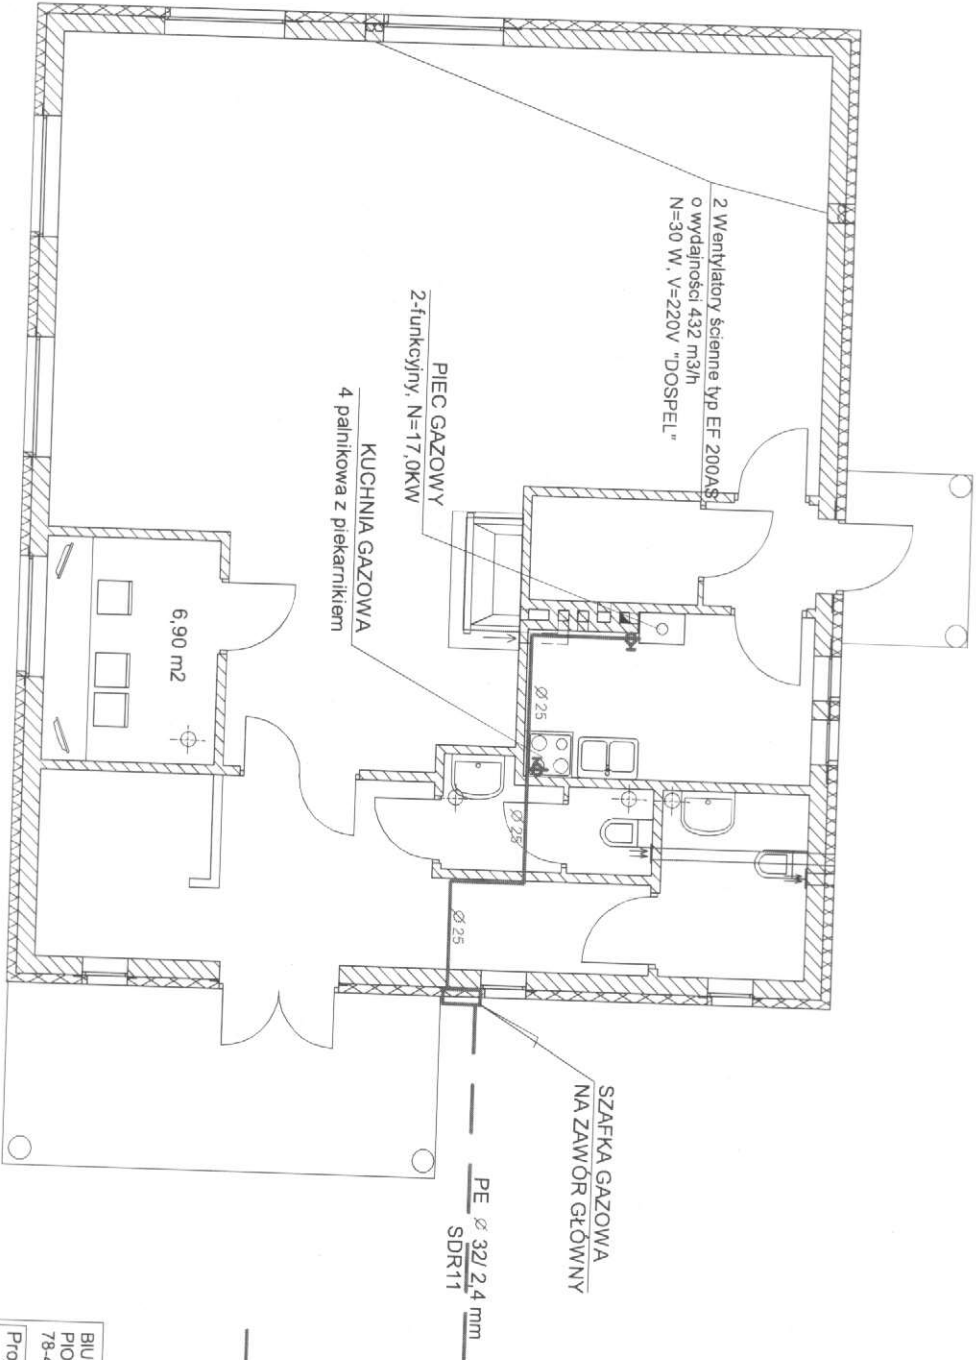

INSTALACJA GAZOWA

BIURO PROJEKTÓW I OBSŁUGI INWESTYCJI PIOTR SYNOWIEC 78-400 SZCZECIŃEK UL. SZCZECIŃSKA 20A/4
Projekt: ŚWIETLICA WIEJSKA PUSTARY, DZ. NR 10/8, 10/14, GM. DYGOWO
Investor: URZĄD GMINY W DYGOWIE UL. KOLEJOWA 1, 78-113 DYGOWO
Projektował: Inż. FRANCISZEK DYŁ
Skala: 1 : 100 INST. GAZOWA

INSTALACJA C.O. SKALA 1:100

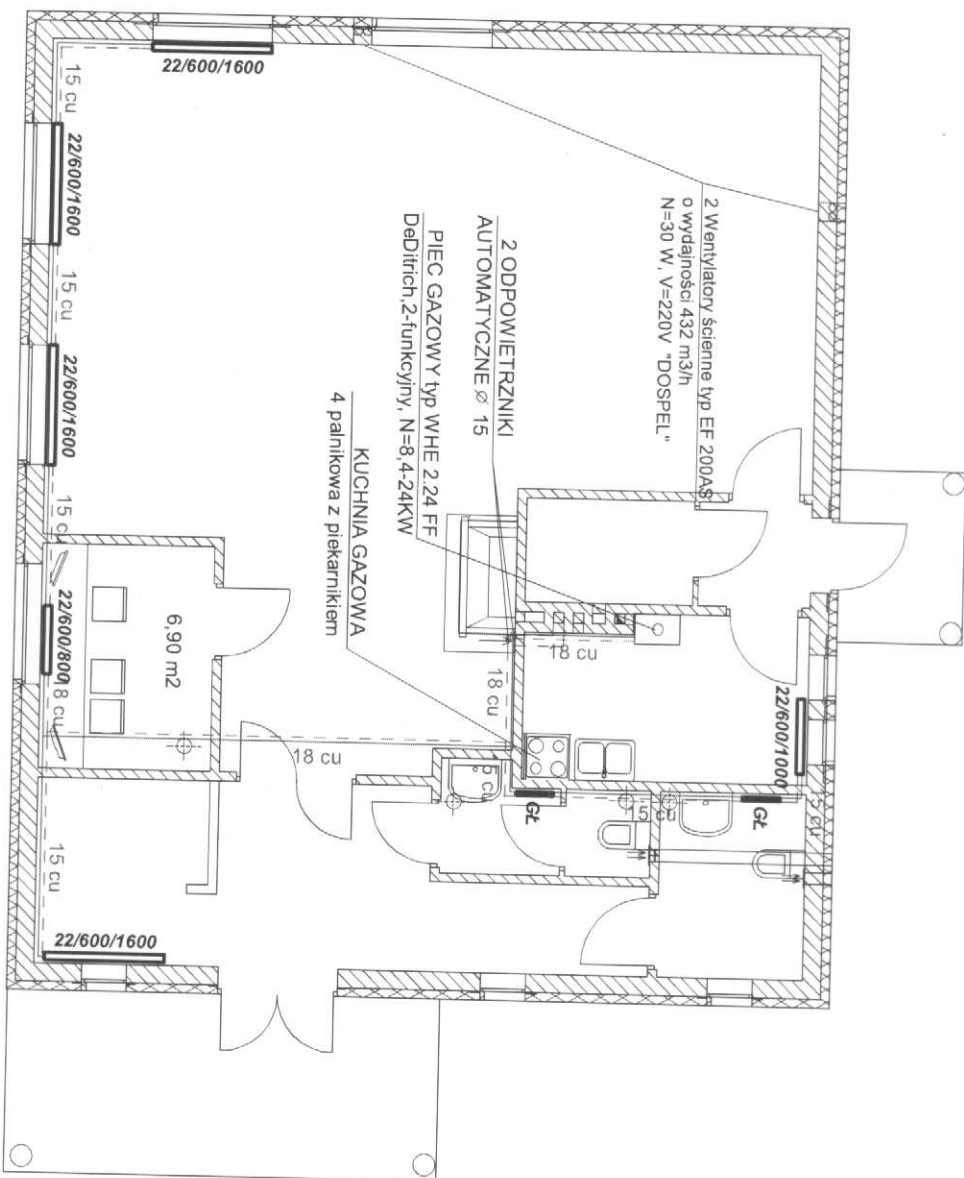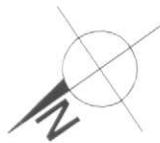

NR	NAZWA POMIESZCZENIA	POSADZKA	POW.
0.1	HOL WEJSCIOWY	terakota	11,68 m ²
0.2	KOMUNIKACJA	terakota	3,25 m ²
0.3	WC	terakota	2,38 m ²
0.4	WC	terakota	4,26 m ²
0.5	SALA	terakota	76,30 m ²
0.6	POM. KOMPUTEROWE	terakota	6,90 m ²
0.7	KORYTARZ	terakota	2,01 m ²
0.8	MAGAZYN	terakota	2,90 m ²
0.9	POM. GOSPODARCZE	terakota	8,71 m ²
RAZEM:			178,39 m²

— ZASILANIE
- - - - - POWRÓT
GL GRZEJNIK ŁAZIENKOWY
typ MERKURY G-14/50, H=780mm, N=520KW


BIURO PROJEKTÓW I OBSŁUGI INWESTYCJI
PIOTR SYNOWIEC
78-400 SZCZECINEK UL. SZCZECIŃSKA 20A/4

Projekt: ŚWIETLICA WIEJSKA
PUSTARY, DZ. NR 10/8, 10/14, GM. DYGOWO
Inwestor: URZĄD GMINY W DYGOWIE
UL. KOLEJOWA 1,78-113 DYGOWO

Projektował:
inż. FRANCISZEK DYL


Skala: 1 : 100 INST. C.O.

PROFIL PRZYŁĄCZA WODOCIĄGOWEGO DLA OŚWIETLICY WIEJSKIEJ w m. Pustary, dz. nr 10/8, 10/14, gm. Dygowo

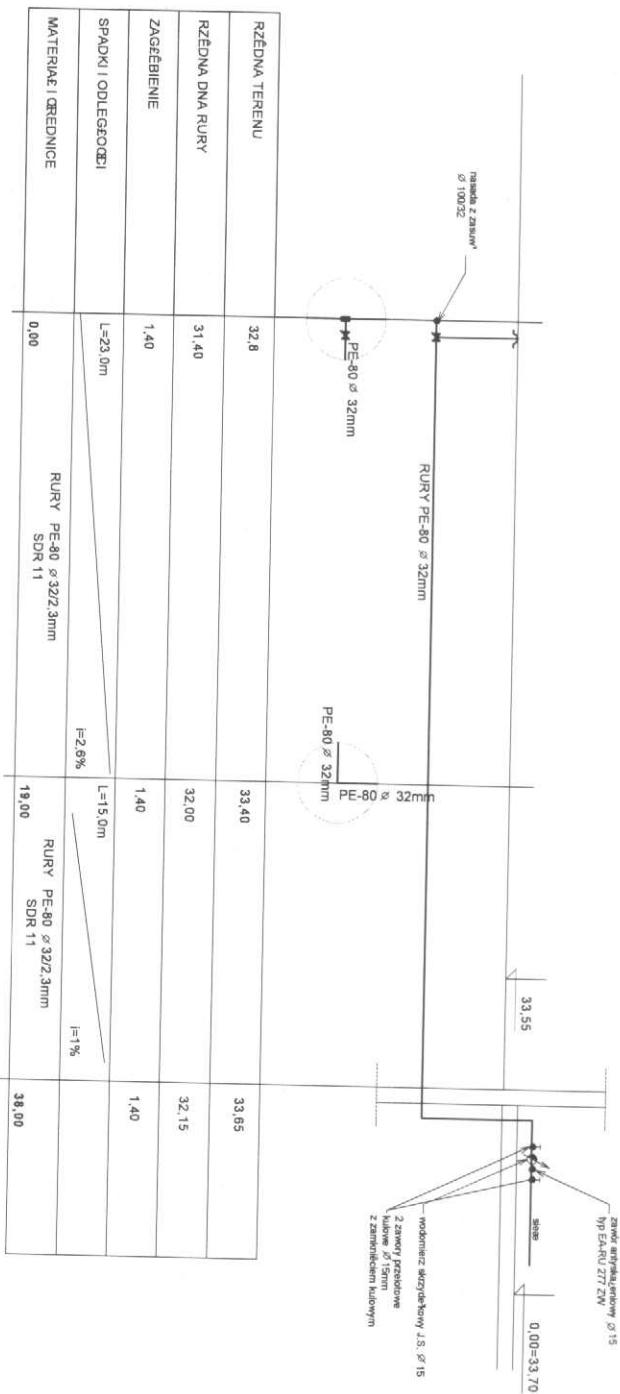

BIURO PROJEKTOWI I OBSŁUGI INWESTYCJI
 DLA INŻYNIERÓW
 78-400 SZCZECIŃSKA UL. SZCZECIŃSKA 20A/4
 Projekt: OŚWIETLACA WIEJSKA
 PUSTARY, DZ. NR 10/8, 10/14, GM. DYGOWO
 Inwestor: URZĄD GMINY W DYGOWIE
 UL. KOŁKOVA 1, 78-113 DYGOWO
 Projektowa: inż. FRANCISZEK DYŁ
 Skala: 1:250 ROZWINIĘCIE PRZYŁĄCZA WODOCIĄGOWEGO

PROFIL PRZYŁĄCZA KANALIZACJI SANITARNEJ DLA ŚWIETLICY WIEJSKIEJ w m. Pustary, dz. nr 10/8, 10/14, gm. Dygowo

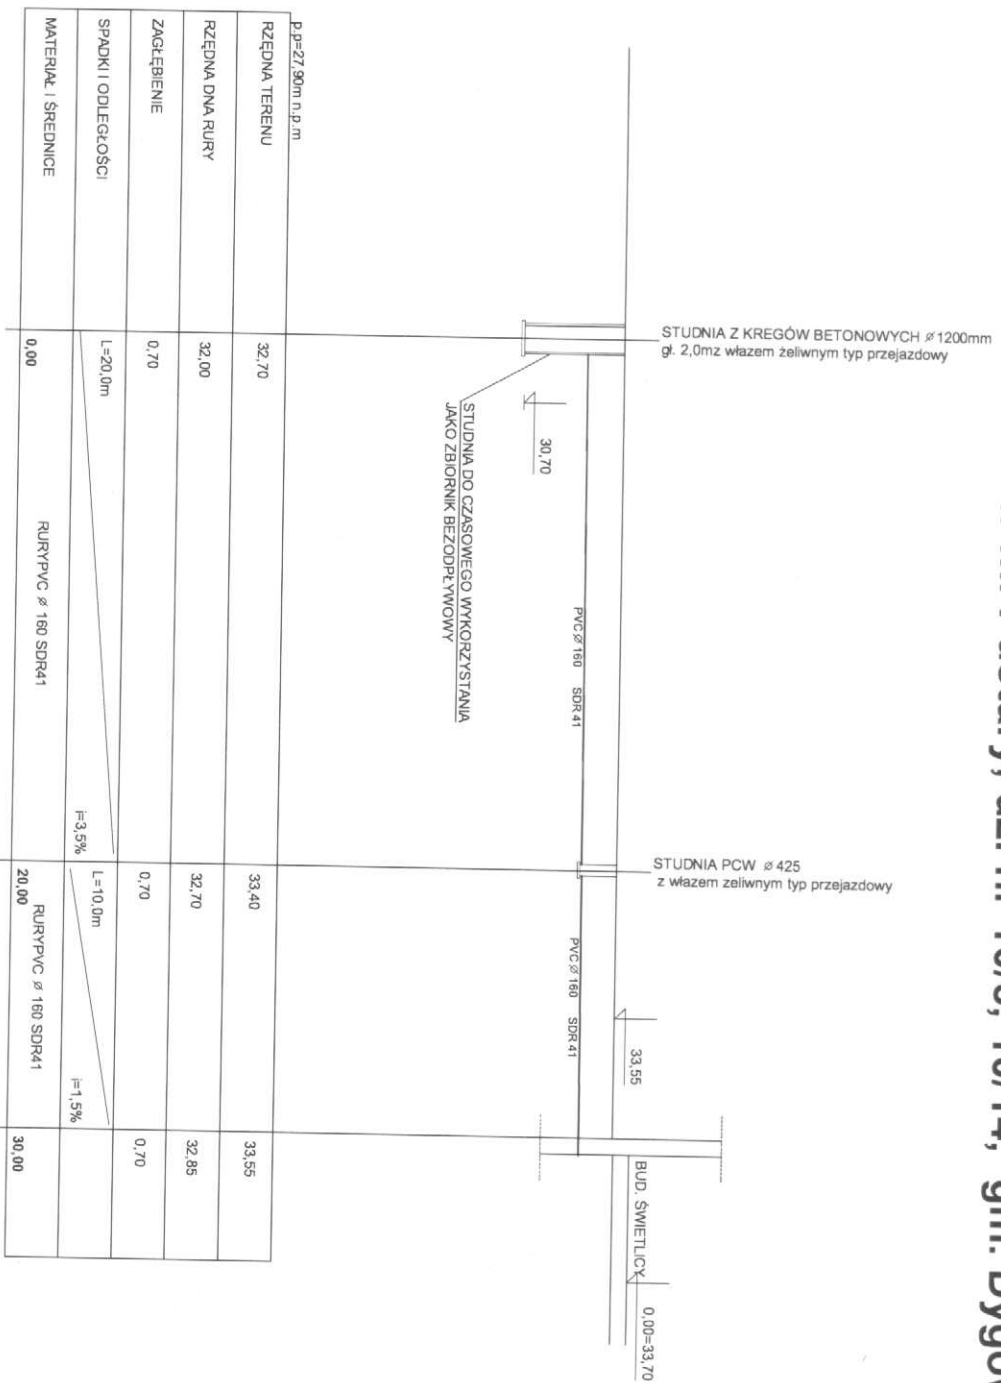

B.p.=27,90m n.p.m.


RZĘDNA TERENU	32,70	33,40	33,55
RZĘDNA DNA RURY	32,00	32,70	32,85
ZAGŁĘBIENIE	0,70	0,70	0,70
SPADKI I ODLEGŁOŚCI	L=20,00m	L=10,00m	
MATERIAŁ I ŚREDNICE	0,00	RURY PVC Ø 160 SDR41	RURY PVC Ø 160 SDR41
		i=3,5%	i=1,5%
		20,00	10,00
			30,00

S S1 BUD

BIURO PROJEKTÓW I OBSŁUGI INWESTYCJI PIOTR SYNOWIEC 78-400 SZCZECINEK UL. SZCZECIŃSKA 20M/4	
Projekt:	ŚWIETLICA WIEJSKA PUSTARY, DZ. NR 10/8, 10/14, GM. DYGOWO
Investor:	URZĄD GMINY W DYGOWIE UL. KOLEJOWA 1, 78-113 DYGOWO
Projektant:	inż. FRANCIŚZEK DYL
Skala:	1 : 100
	ROZWINIĘCIE PRZYŁĄCZA KANALIZACJI SANITARNEJ

PROFIL PRZYŁĄCZA GAZOWEGO DLA ŚWIETLICY WIEJSKIEJ


w m. Pustary, dz. nr 10/8, 10/14, gm. Dygowo

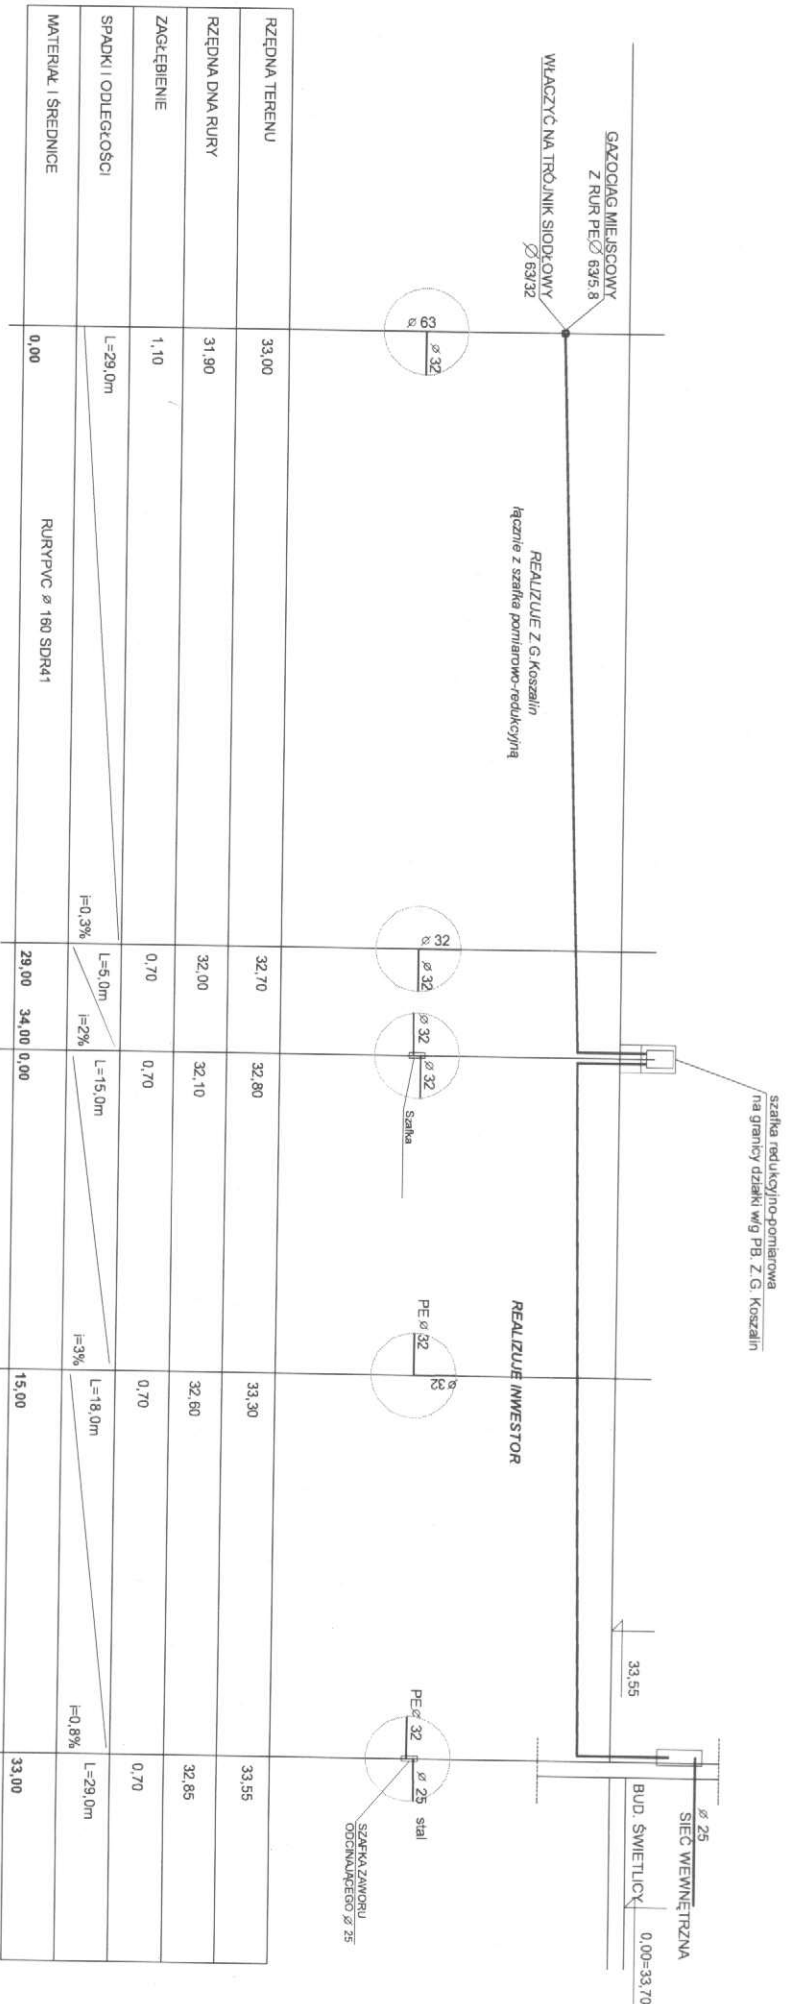

BUD

BIURO PROJEKTÓW I OŚWIADCZENIA INŻYNIERSKIE	
PIOTR SYMONOWICZ	
78-400 SZCZECIŃSKA UL. SZCZECIŃSKA 20A/4	
Projekt:	ŚWIETLICA WIEJSKA
Inwestor:	URZĄD GMINY W DYGOWIE UL. KOLEJOWA 1, 78-113 DYGOWO
Projektował:	INŻ. FRANCISZEK DYK
Skala:	1:100
	250
	PROFIL PRZYŁĄCZA
	GAZOWEGO

INSTALACJA WOD.-KAN. SKALA 1:100

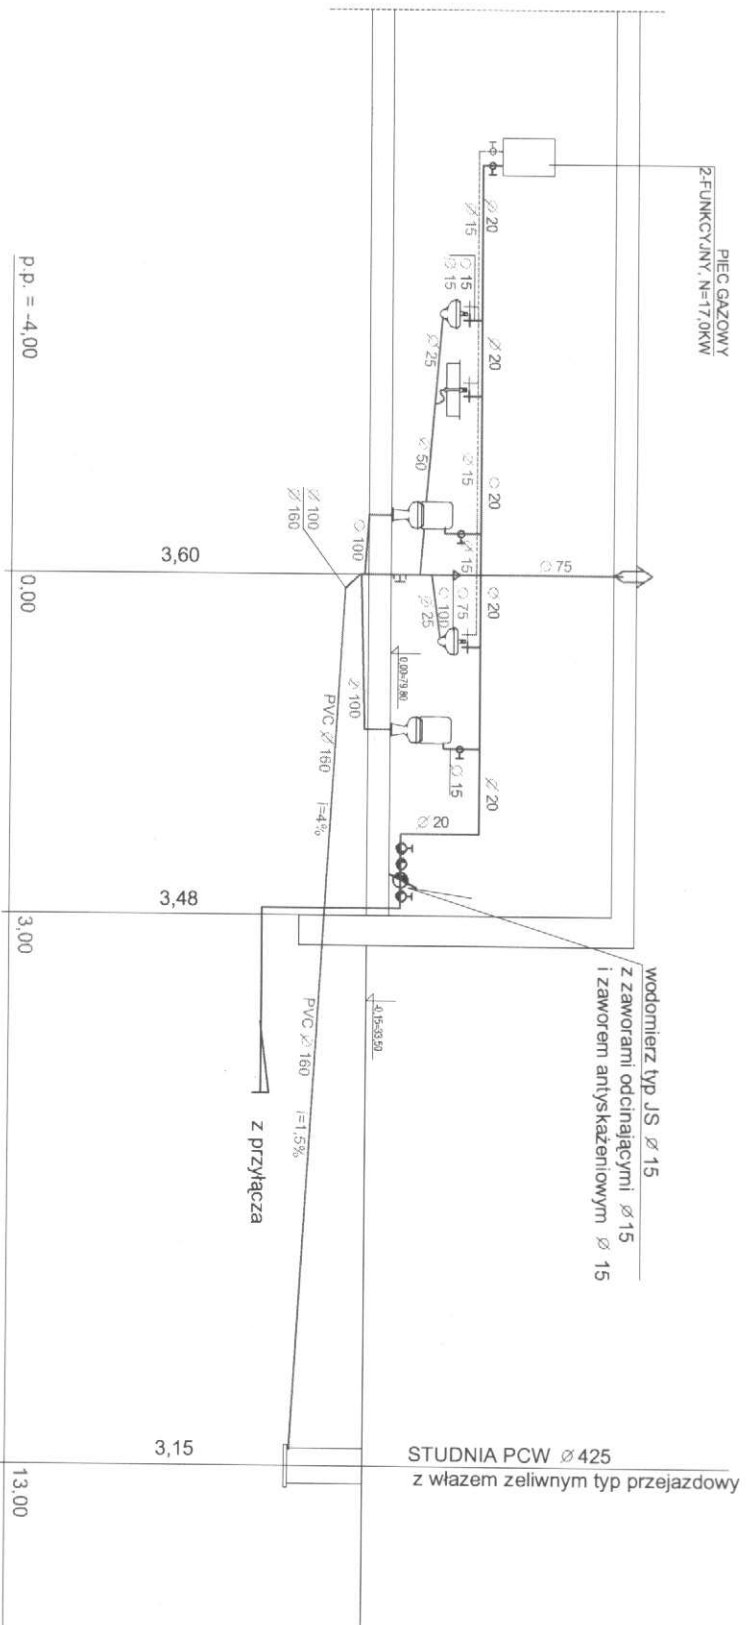

BIURO PROJEKTÓW I OBSŁUGI INWESTYCJI
PIOTR SYNOWIEC
78-400 SZCZECINEK UL. SZCZECIŃSKA 20A/4

Projekt: ŚWIETLICA WIEJSKA
PUSTARY, DZ. NR 10/8, 10/14, GM. DYGOWO

Inwestor: URZĄD GMINY W DYGOWIE
UL. KOLEJOWA 1, 78-113 DYGOWO

Projektował:
inż. FRANCISZEK DYŁ

Skala: 1 : 100

ROZWINIĘCIE
INST. WOD.-KAN.