


PROJEKT ZAGOSPODAROWANIA TERENU

SKALA 1:500

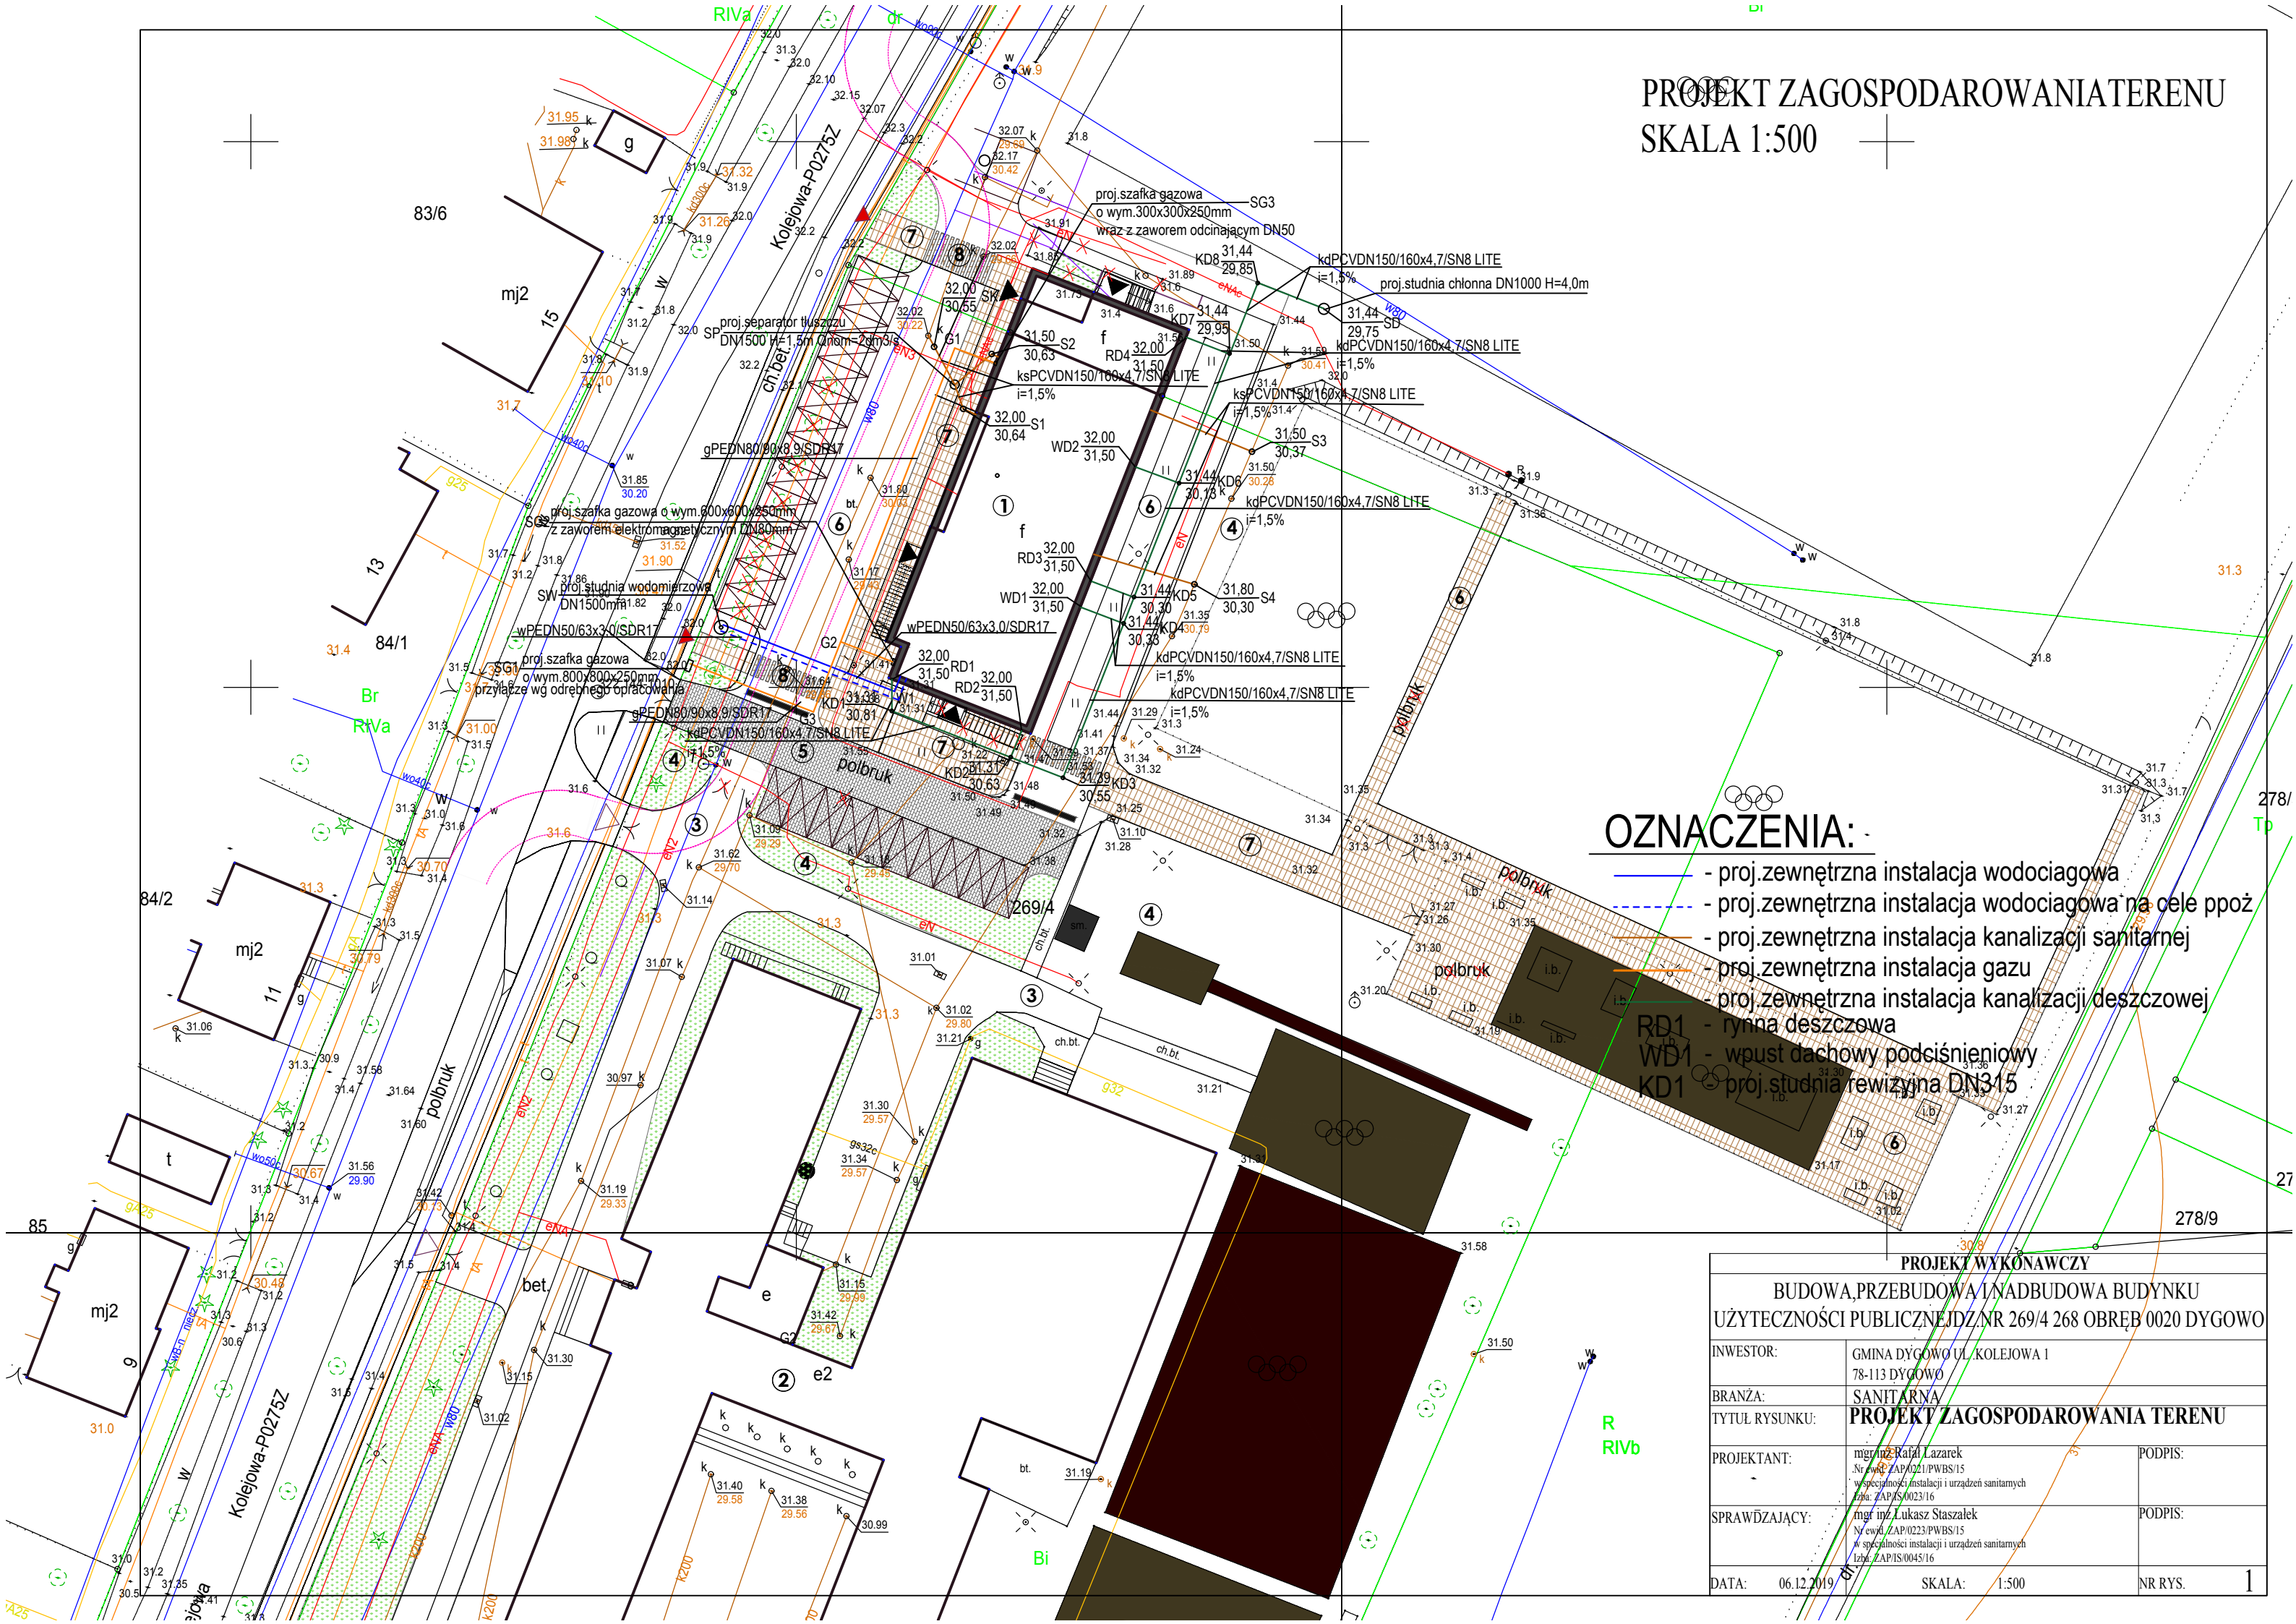

OZNACZENIA:

- - proj.zewnętrzna instalacja wodociągowa
- - - - proj.zewnętrzna instalacja wodociągowa na cele ppoż
- - proj.zewnętrzna instalacja kanalizacji sanitarnej
- - - - proj.zewnętrzna instalacja kanalizacji deszczowej
- - proj.zewnętrzna instalacja gazu
- RD1 - rynna deszczowa
- WD1 - wpust dachowy podciśnieniowy
- KD1 - proj.studnia rewizyjna DN315

PROJEKT WYKONAWCZY			
BUDOWA, PRZEBUDOWA I NADBUDOWA BUDYNKU			
UŻYTECZNOŚCI PUBLICZNEJ DZ NR 269/4 268 OBRĘB 0020 DYGOWO			
INWESTOR:	GMINA DYGOWO UL. KOLEJOWA 1 78-113 DYGOWO		
BRANŻA:	SANITARNA		
TYTUŁ RYSUNKU:	PROJEKT ZAGOSPODAROWANIA TERENU		
PROJEKTANT:	mgr inż. Rafał Łazarek Nr ewd. ZAP/0221/PWBS/15 w specjalności instalacji i urządzeń sanitarnych Izba: ZAP/IS/0023/16	PODPIS:	
SPRAWDZAJĄCY:	mgr inż. Lukasz Staszalek Nr ewd. ZAP/0223/PWBS/15 w specjalności instalacji i urządzeń sanitarnych Izba: ZAP/IS/0045/16	PODPIS:	
DATA:	06.12.2019	SKALA:	1:500
		NR RYS.	1