 











 







5.216.26.25.2.3

PLANSZA ZBIORCZA SIECI

Skala 1:500

LEGENDA

-  GRANICA OPRACOWANIA
-  KOSTKA BETONOWA gr 6 cm
-  GRANICE DZIAŁKI
-  OPASKA BETONOWA
-  BUDYNEK PROJEKTOWANY (LICZBA KONDYGNACJI)
-  TRAWA
-  BUDYNEK ISTNIEJĄCY ROZBUDOWYWANY
-  KRZEWY I DRZEWA
-  GŁÓWNE WEJŚCIE DO BUDYNKU
-  PROJEKTOWANE OŚWIETLENIE ELEKTRYCZNE WG. PROJ. ELEKTRYCZNEGO (LAMPY)
-  POZOSTAŁE WEJŚCIA
-  PROJ. OŚWIETLENIE TERENU
-  OBRZEŻE BETONOWE
-  PROJEKTOWANY PRZEBIEG INSTALACJI KAN SANITARNEJ
-  PROJ. KANALIZACJA DESZCZOWA
-  STUDZIENKI WG. PROJEKTU WOD-KAN
-  RZĘDNE ISTNIEJĄCE

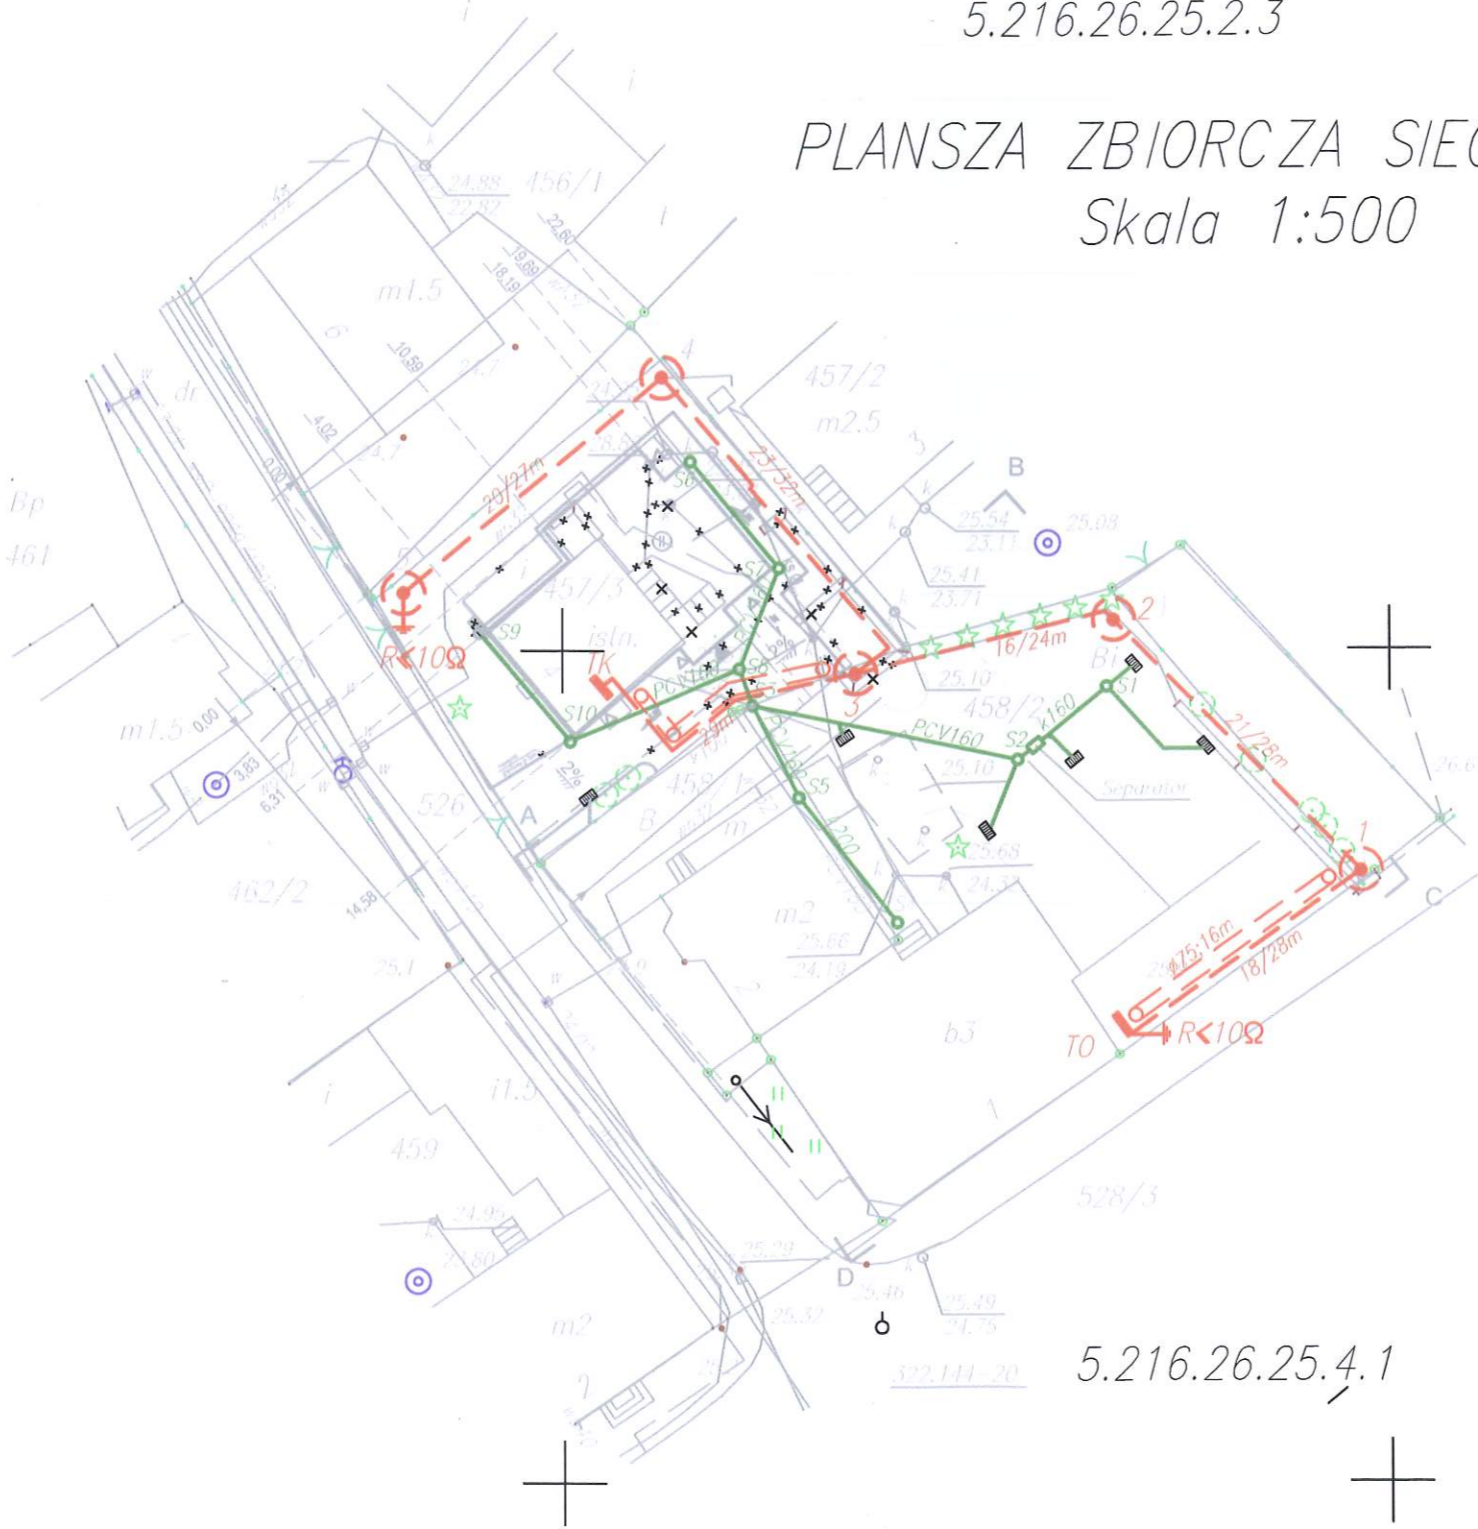

PROJEKTOWANIE I INŻYNIERIA SANITARNE
 JANUSZ DYRLA
 up. bud. nr 2240/01/210/872/88
 ul. Koszarna 1, 78-100 Dygowo
 tel. 601 982 067
 REGON 14072335 NIP 671-004-33-30

Projekty budowlane
 audyty i świadectwa energetyczne
 pozwolenia na budowę i użytkowanie,
SEPBA
 mgr inż. Tadeusz Dyrla
 upr. bud. nr A/PNB/8300/105/81
 78-100 Kolobrzeg ul. Okopowa 10C
 tel. 694 721 908

INWESTOR I ADRES: GMINA DYGOWO
 UL. KOLEJOWA 1 78-113 DYGOWO

NAZWA INWESTYCJI: REMONT NAWERZCHNI

ADRES INWESTYCJI: DYGOWO ul. Kolejowa 1, dz. nr 458/2

PROJEKTANT: mgr inż. TADEUSZ DYRLA
 upr. A/PNB/8300/105/81

OPRACOWAŁ: mgr inż. TADEUSZ DYRLA
 upr. A/PNB/8300/105/81

ETAP: PROJEKT ARCHITEKTONICZNO BUDOWLANY

NAZWA RYSUNKU: PLANSZA ZBIORCZA SIECI

DATA: 10.2012 NR. RYSUNKU: 1

SKALA: 1:500

- a** GŁÓWNY WJAZD NA DZIAŁKĘ
- b** DODATKOWY DOJAZD PRZECIWPOZAROWY

powierzchnia zabudowy projektowana	- 80,90m ²
powierzchnia zabudowy całkowita	- 153,06m ²
kubatura całkowita	- 1051m ³
powierzchnia - utwardzona- dojazdy	- 118,66m ²
opaska betonowa wokół budynku	- 7,41m ²
trawniki	- 220,78m ²
długość obrzeży betonowych	- 63,87mb

5.216.26.25.4.1