


- LEGENDA:**
- projektowane złącze kablowo-pomiarowe z szafką osłoniętą
 - - - projektowany kabel osłonięty
 - ⊕ - projektowane odgromniki z uzieniem
 - - projektowany słup 5m na fundamencie z oprawa LED parkowa o mocy max 60W
 - - projektowany słup 6m z wysięgnikiem 1/0,5m na fundamencie z oprawa LED o mocy max 60W
 - - projektowany słup 7m z wysięgnikiem 1/0,5m na fundamencie z oprawa LED o mocy max 80W
 - - projektowany słup 7m z wysięgnikiem 1/1,0,5m na fundamencie z oprawa LED o mocy 60W i 80W drogowa
 - - oprawa LED - moc max 60W
 - - oprawa LED - moc max 80W

- projektowane złącze kablowo-pomiarowe z szafką osłoniętą
- jezdnia
 - kostka starobruk
 - nawierzchnia chodnika
 - kostka starobruk
 - nawierzchnia parkingu
 - płyta ażurowa MEBA
 - nawierzchnia bitumiczna
 - nawierzchnia zjazdów
 - polbruk kostka szara gr. 8cm
 - nawierzchnia chodnika
 - polbruk kostka czerwona gr. 6cm

Zakład Oświetlenia Dróg 78-230 KARLINO ul. Chopina 8 tel/fax 94 3123234;			
kom. 602679746; meil: oswieetleniedrog.karlino@wp.pl			
Investor	Gmina Dygowo 78-113 Dygowo	Opracował	inż. R. Tomczyk
Obiekt	Droga gminna Czernin gm. Dygowo	Projektował	mgr inż. Janusz Holubowicz
Treść	dz. nr 316/1 obr. Czernin	VII 2014	SKALA 1:500
Projekt zagospodarowania terenu			Nr rys. 3/1

- LEGENDA:**
- ▬ - projektowane złącze kablowo-powłokowe z szafką osłoniętą
 - ▬ - projektowany kabel osłonięty
 - ⊕ - projektowane odprężniki z uzienem
 - ⊙ - projektowany słup 5m na fundamencie z oprawa LED parkowa o mocy max 60W
 - ⊙ - projektowany słup 6m z wysięgnikiem 1/0,5m na fundamencie z oprawa LED o mocy max 60W
 - ⊙ - projektowany słup 7m z wysięgnikiem 1/0,5m na fundamencie z oprawa LED o mocy max 80W
 - ⊙ - projektowany słup 7m z wysięgnikiem 1/1,05m na fundamencie z oprawa LED o mocy 60W i 80W drogowa
 - ⊙ - oprawa LED - moc max 60W
 - ⊙ - oprawa LED - moc max 80W

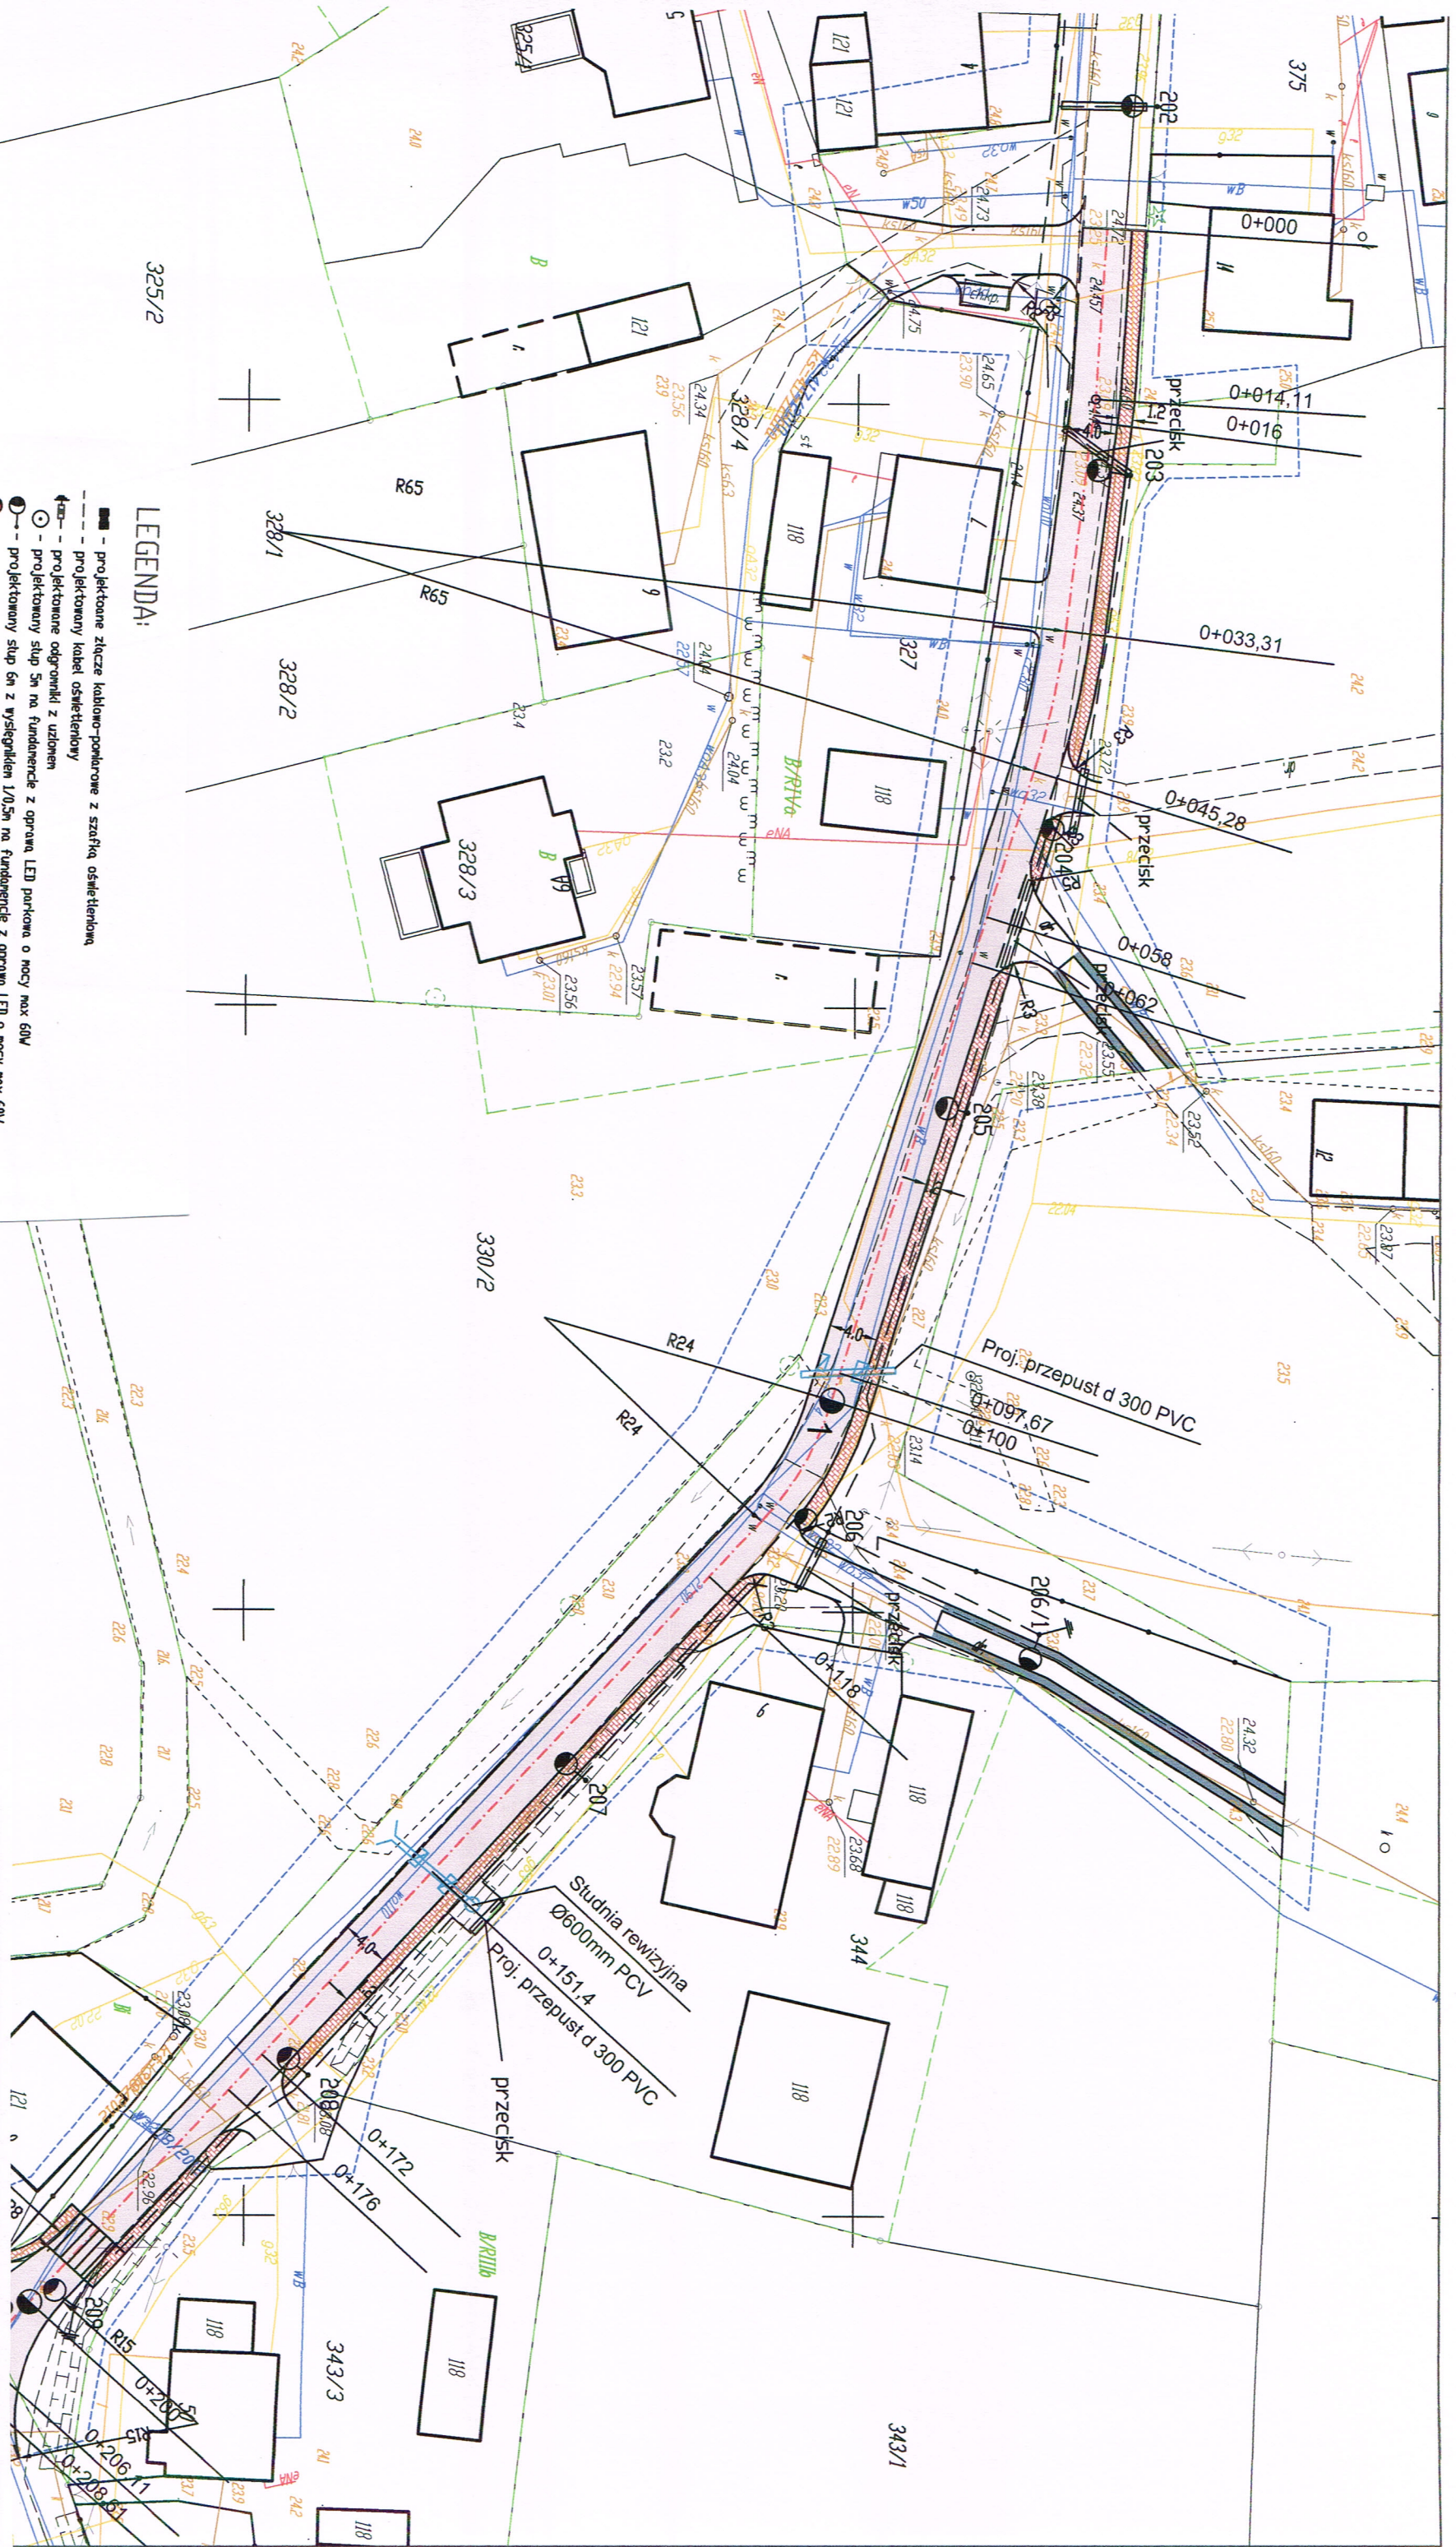

**Zakład Oświetlenia Dróg 78-230 KARLINO ul. Chopina 8 tel/fax 94 3123234;
kom 602679746; mail:oswieetleniedrog.karlino@wp.pl**

Investor: Gmina Dygowo 78-113 Dygowo
ul. Kolejowa 1

Objekt: Droga gminna Czernin gm.
Dygowo

dz. nr 316/1 obr. Czernin

Opracował: inż. R. Tomczyk

Projektował: mgr inż. Janusz
Holtbowicz

VII 2014

Nr rys. 3/2

SKALA 1:500

Projekt zagospodarowania terenu

Trasę