


INSTALACJA WODY ZIMNEJ, CIEPŁEJ, CYRKULACJI,  
KANALIZACJI SANITARNEJ RZUT PARTERU  
SKALA 1:100

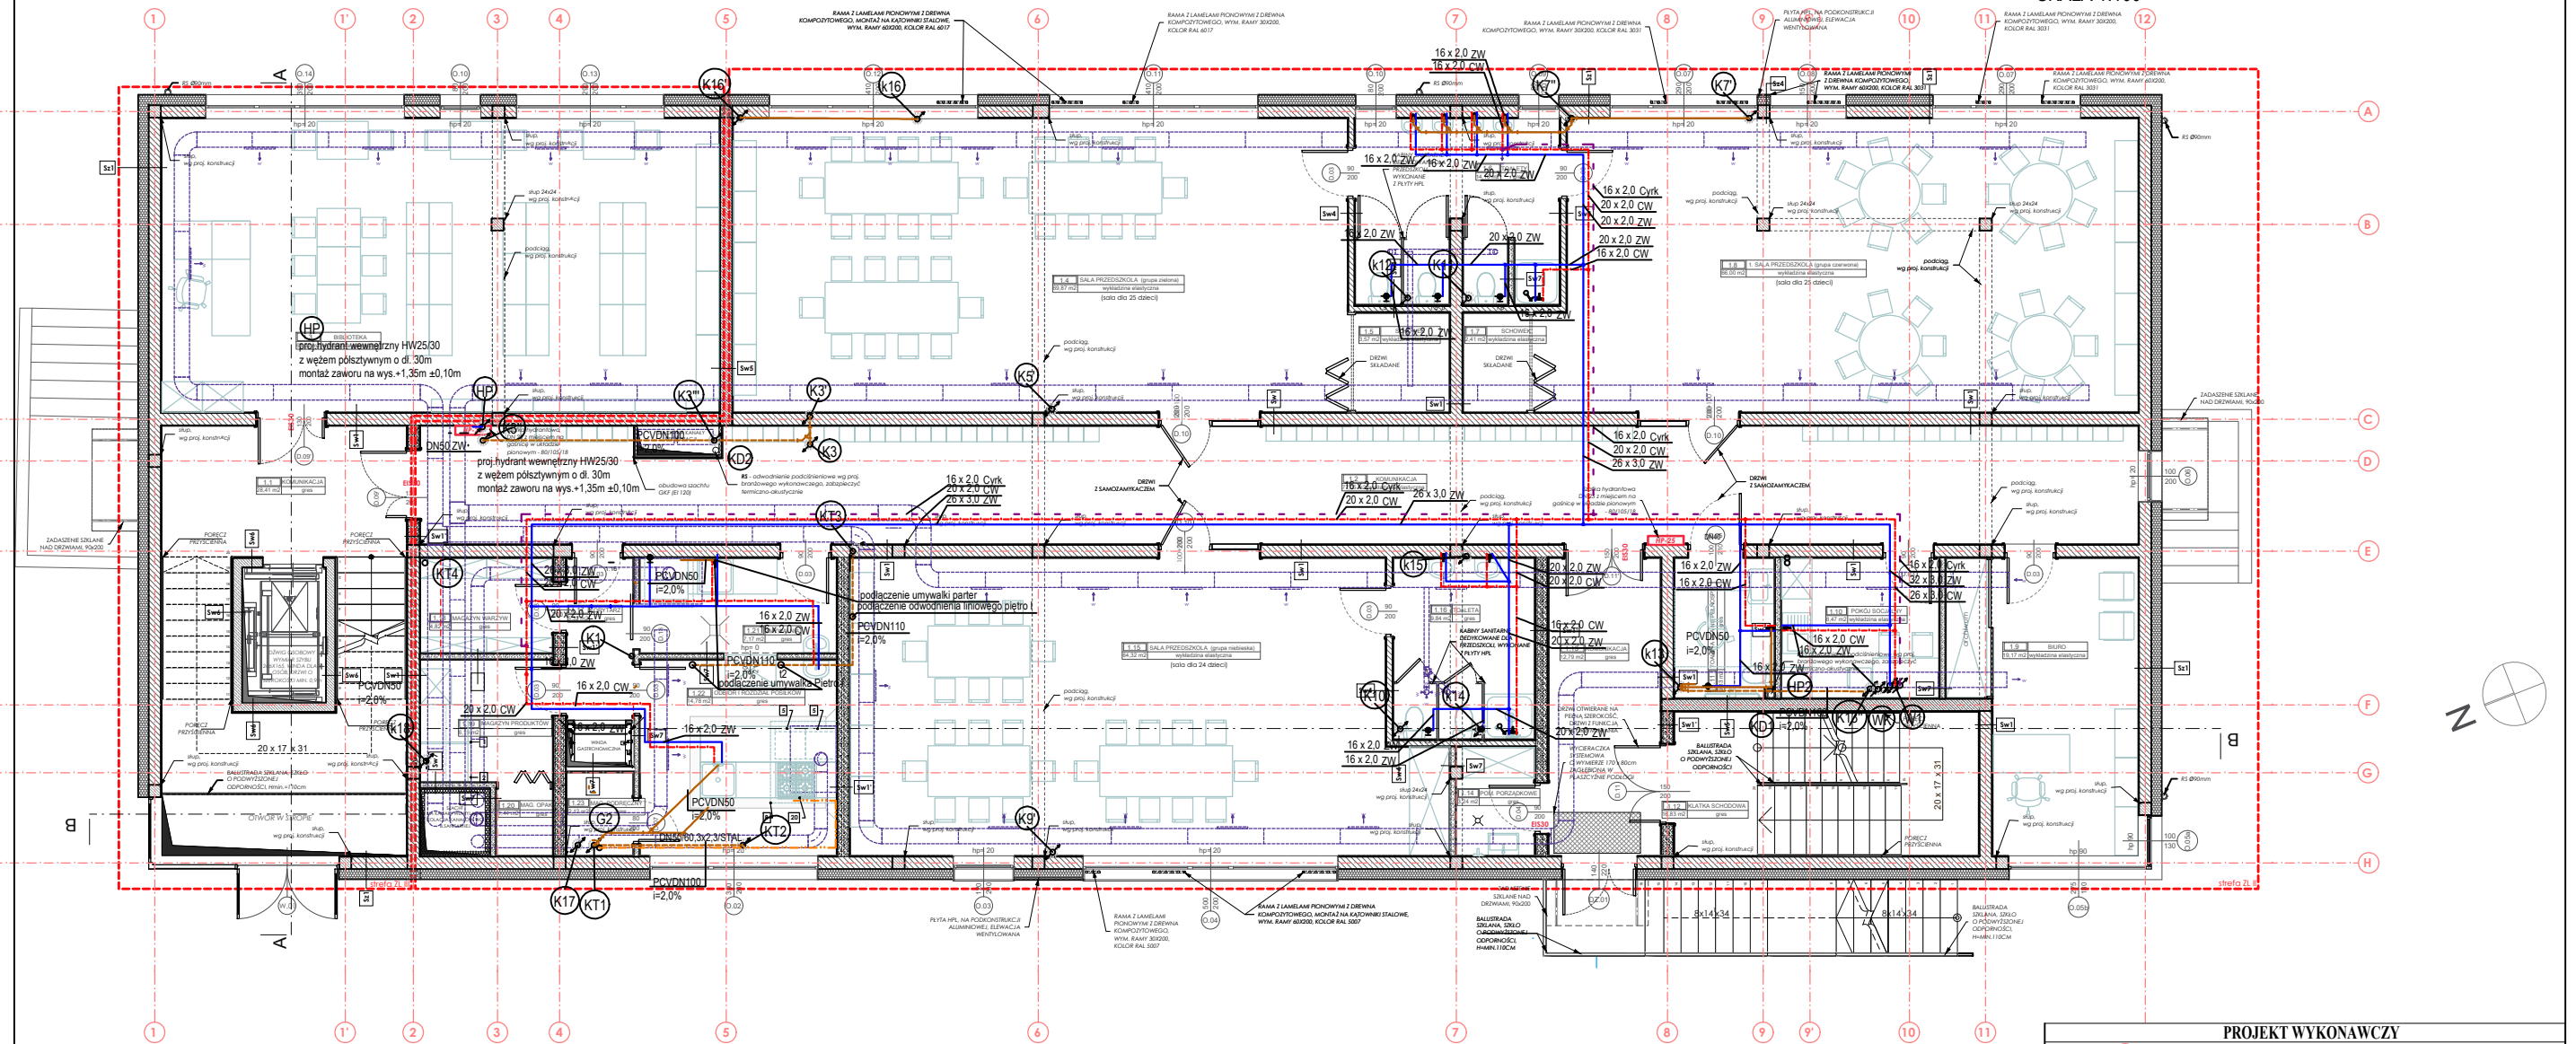

PROJEKT WYKONAWCZY		
BUDOWA, PRZEBUDOWA I NADBUDOWA BUDYNKU UŻYTECZNOŚCI PUBLICZNEJ DZ.NR 269/4 268 OBRĘB 0020 DYGWOWO		
INWESTOR:	12 GMINA DYGWOWO UL. KOLEJOWA 1 78-113 DYGWOWO	
BRANŻA:	SANITARNA	
TYTUŁ RYSUNKU:	INSTALACJA WODY ZIMNEJ, CIEPŁEJ, CYRKULACJI, KANALIZACJI SANITARNEJ I GAZU RZUT PARTERU	
PROJEKTANT:	mgr inż. Rafał Łazarek Nr ewid. ZAP/0221/PWBS/15 w specjalności instalacji i urządzeń sanitarnych Izba: ZAP/IS/0023/16	PODPIS:
SPRAWDZAJĄCY:	mgr inż. Łukasz Staszalek Nr ewid. ZAP/0223/PWBS/15 w specjalności instalacji i urządzeń sanitarnych Izba: ZAP/IS/0045/16	PODPIS:
DATA:	06.12.2019	SKALA: 1:100
		NR RYS. 6