


Zestawienie analogicznych oდეjść bocznych kanalizacji deszczowej PVC 160 do poszczególnych działek.

Lp	Nr nasady siodłowej	Nr korka	Długość [m]	Skrzyżowanie z innym uzbrojeniem	UWAGI
1	Ws1	K2	12,0	istn. wodociąg d=80, gazociąg d=63, proj. ks d=160, wodociąg d=90, istn. kabel eNN	
2	Ws2	K3	11,8	istn. wodociąg d=80, gazociąg d=63, proj. ks d=160, wodociąg d=90, istn. kabel eNN	
4	Ws4	K4	1,3		
5	Ws5	K6	11,4	istn. wodociąg d=80, gazociąg d=63, proj. ks d=160, wodociąg d=90, istn. kabel eNN	
6	Ws6	K7	10,6	istn. gazociąg d=63, proj. ks d=160, wodociąg d=90, istn. kabel eNN	
7	Ws7	K8	9,6	istn. wodociąg d=80, gazociąg d=63, proj. ks d=160, istn. kabel eNN, kabel eNN	
8	Ws8	K9	1,5		
9	Ws9	K10	9,7	istn. wodociąg d=80, gazociąg d=63, wodociąg d=90, kabel eNN, kabel eNN	
10	Ws10	K11	9,7	istn. wodociąg d=80, gazociąg d=63, wodociąg d=90, kabel eNN, kabel eNN	
11	Ws11	K12	1,2		
12	Ws12	K14	10,0	istn. wodociąg d=80, gazociąg d=63, wodociąg d=90, kabel eNN	
13	Ws 13	K15	10,0	istn. wodociąg d=80, gazociąg d=63, wodociąg d=90, kabel eNN	
14	Ws14	K16	1,2		
15	Ws15	K17	10,0	istn. wodociąg d=80, gazociąg d=63, wodociąg d=90, kabel eNN	
16	Ws16	K18	1,2		
17	Ws17	K19	1,1		
18	Ws18	K20	9,8	istn. wodociąg d=80, gazociąg d=63, wodociąg d=90, kabel eNN	
19	Ws19	K22	1,3		
		RAZEM	123,4		

p.p. = 25,00m n.p.m.	
Rzędna terenu	30,20
Rzędna dna kanału	29,02
Zagłębienie	1,18
Średnice / spadki	d= 160 PVC i=1,5%
Długość i odległość	12,0

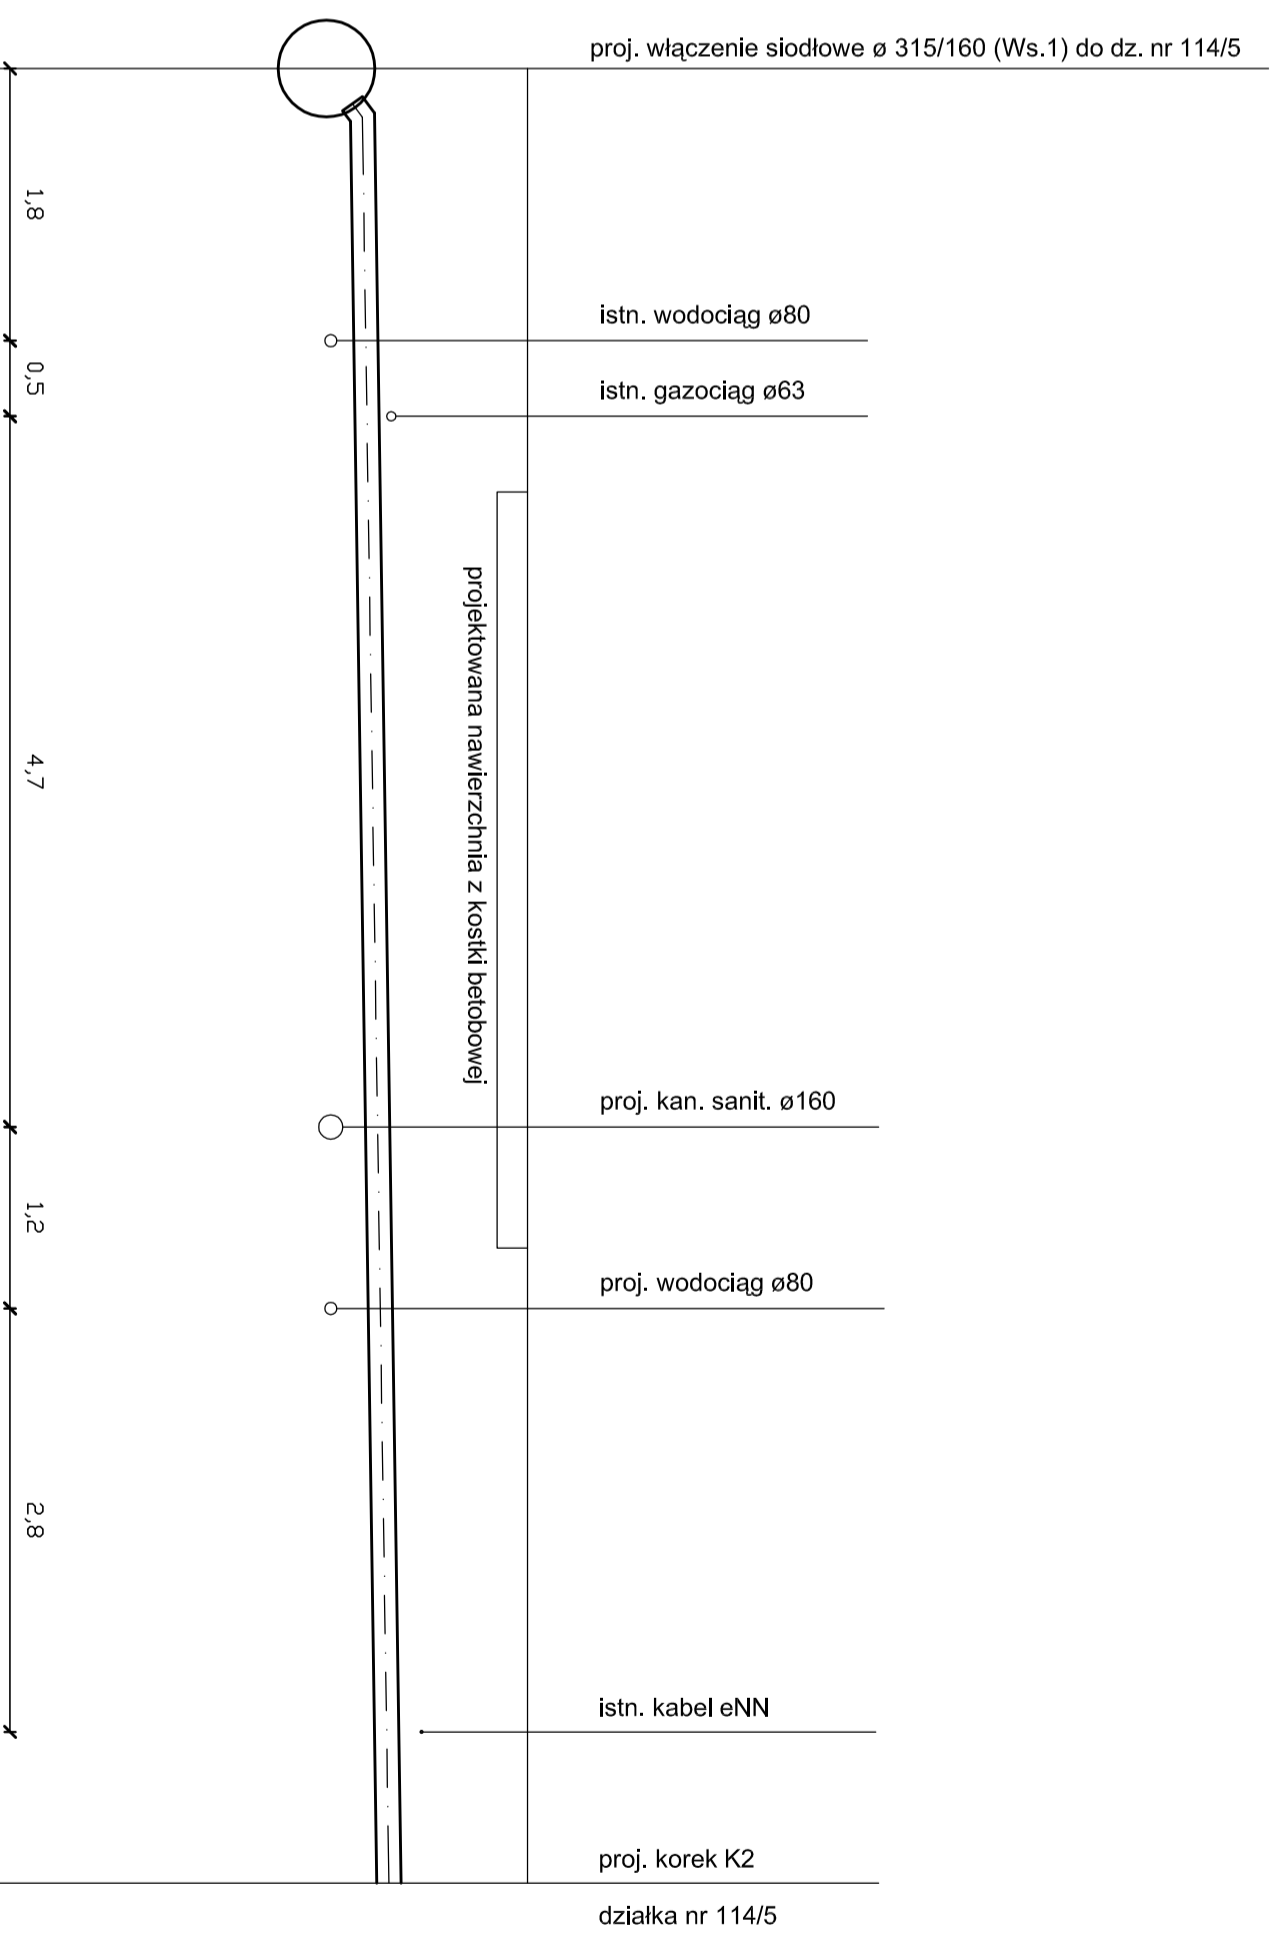

JEDNOSTKA PROJEKTUJĄCA:
ZAKŁAD USŁUG PROJEKTOWYCH I NADZORU BUDOWLANEGO " WEN - SAN", Graczyńska Wencel 78 - 100 Kolobrzeg ul. E. Sz. - Zarembiny 6 *tel. 665-016-029*

TEMAT OPERACJOWNIANI:
BUDOWA KANALIZACJI DESZCZOWEJ W DRODZE GMINNEJ W MIEJSCOWOŚCI DYGOWO

NAZWA I ADRES OBIEKTU BUDOWLANEGO:
 DROGA GMINNA GMINA DYGOWO dz. nr 137, 150 obr. Dygowo

INWESTOR:
 GMINA DYGOWO ul. KOLEJOWA 1 78-123 DYGOWO

PROJEKTANCI:
 AUTOR:
 mgr inż. GRAŻYNA WENCCEL
 upr. nr UAN/N/7210/8/189 w spec. instal. i sieci sanit. - Z.O.I.I.B ZAP/IS/2629/01

SPRAWDZAJĄCY:
 mgr inż. MAGDALENA SYRYCA
 upr. nr UAN/N/7210/8/189 w spec. instal. i sieci sanit. - Z.O.I.I.B ZAP/IS/2616/01

FAZA:
PROJEKT BUDOWLANY

TYTUŁ RYSUNKU:
ZESTAWIENIE ODEJŚĆ BOCZNYCH KANALIZACJI DESZCZOWEJ CZ. 1

DATA:
 10.09.2010r.

NR RYSUNKU:
3

SKALA:
1:50/50