


Zestawienie analogicznych odejść bocznych kanalizacji deszczowej
PVC 160 do poszczególnych działek.

Lp	Nr studni	Nr działki	Długość [m]	Skrzyżowanie z innym uzbrojeniem	UWAGI
1	SD2	K1	15,8	istn. wodociąg 80, gazociąg 63, kabel ENN, gazociąg 25, proj. kan.sanit 160, wodociąg 90, istn. kabel ENN	
2	SD4	K5	11,4	istn. wodociąg 80, gazociąg 63, proj. kan.sanit 160, wodociąg 90, istn. kabel ENN	
3	SD6	K13	1,1	istn. kabel ENN	
4	SD8	K21	1,1		
		RAZEM	29,4		

p.p. = 25,00m n.p.m.

Rzędna terenu	Rzędna dna kanału	Zagłębienie	Średnice / spadki	Długości i odległości
30,36	28,89	1,47	de 160 PVC	0,00
				15,8
			i=1,5%	15,8

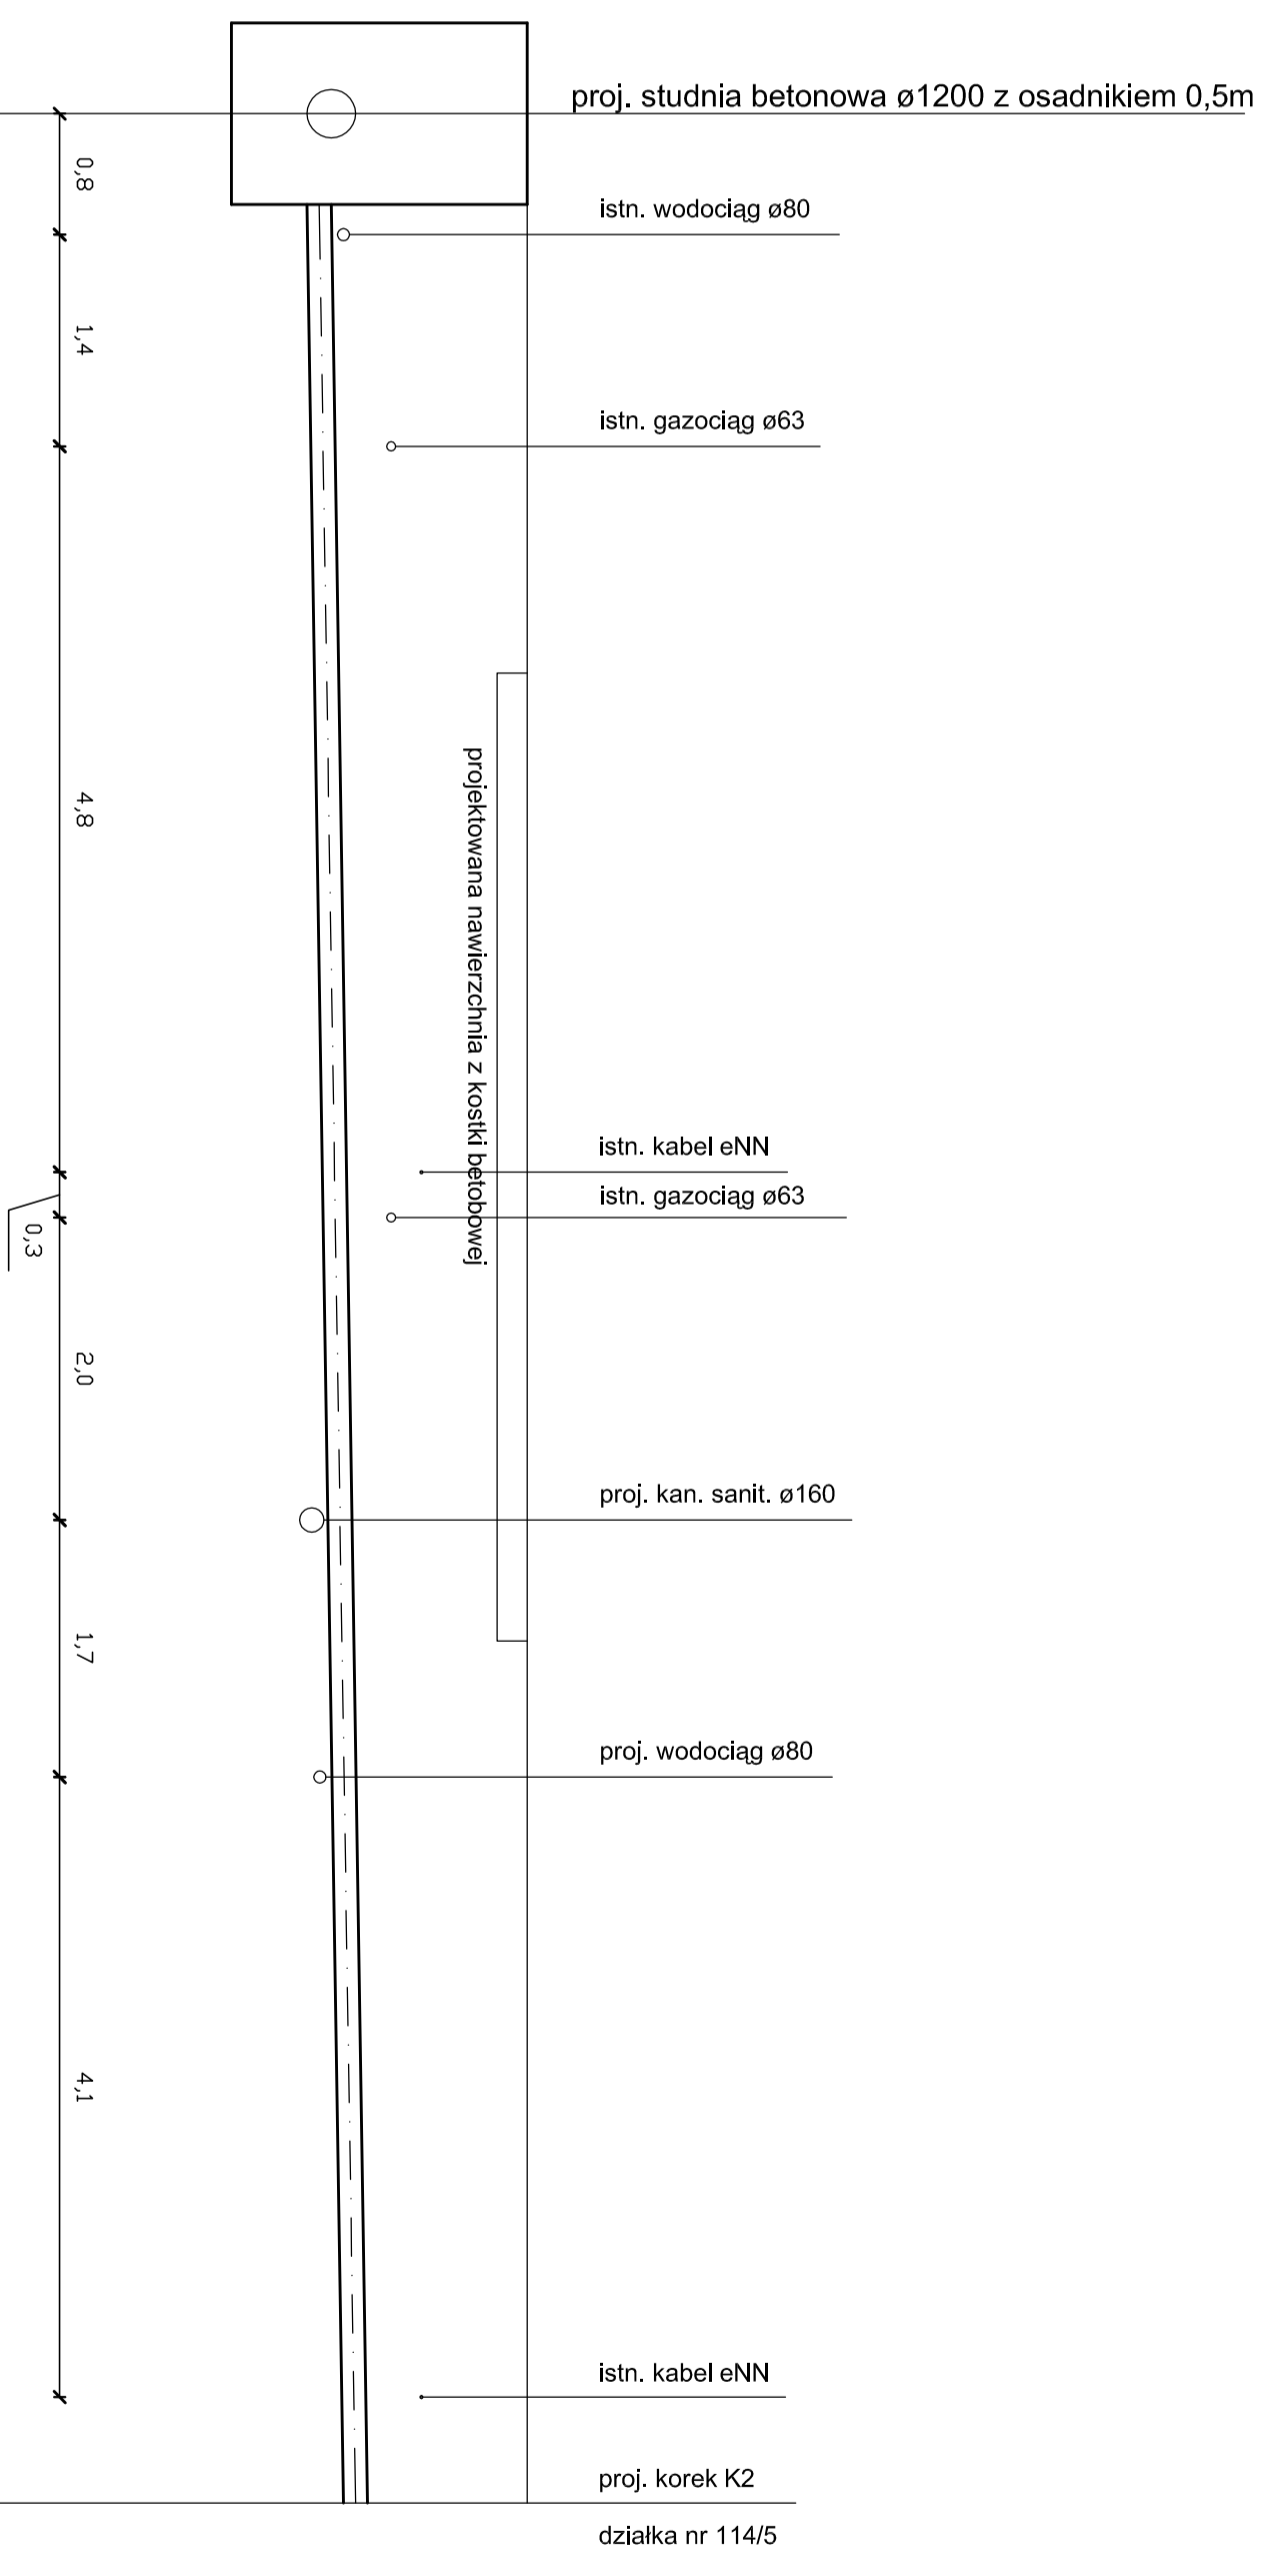

JEDNOSTKA PROJEKTUJĄCA:
ZAKŁAD USŁUG PROJEKTOWYCH
I NADZORU BUDOWLANEGO
" WEN - SAN", Grażyna Wencel
78 - 100 Kolobrzeg
ul. E. Sz. - Zarembny 6
tel. 665-016-029

TEMAT OPERACJOWNIANI:
BUDOWA KANALIZACJI DESZCZOWEJ
W DRODZE GMINNEJ
W MIEJSCOWOŚCI DYGOWO

NAZWA I ADRES OBIEKTU BUDOWLANEGO:
DROGA GMINNA
GMINA DYGOWO
dz. nr. 137, 150 obr. Dygowo

INWESTOR:
GMINA DYGOWO
ul. KOLEJOWA 1
78-123 DYGOWO

PROJEKTANCI:

AUTOR:
mgr inż. GRAŻYNA WIENCCEL
upr. nr UAN/N/7210/123/90 w spec. inst.
i sieci sanit. - Z.O.I.I.B ZAP/IS/2629/01

SPRAWDZAJĄCY:
mgr inż. MAGDALENA SYRYCA
upr. nr UAN/N/7210/81/89 w spec. instal.
i sieci sanit. - Z.O.I.I.B ZAP/IS/2616/01

FAZA:
PROJEKT BUDOWLANY

TITUL RYSUNKU:
ZESTAWIENIE ODEJŚĆ BOCZNYCH
KANALIZACJI DESZCZOWEJ - CZ. 2

DATA:
10.09.2010r.

NR RYSUNKU:

SKALA:

1:50/50

4