


**Zestawienie analogicznych odejść bocznych kanalizacji sanitarnej
PVC 160 do poszczególnych działek.**

| Lp | Nr studni | Nr wpustu deszczowego | Długość [m] | Skrzyżowanie z innym uzbrojeniem | UWAGI |
|----|-----------|-----------------------|-------------|--|-------|
| 1 | SD4 | Wp1 | 3,9 | istn. wodociąg d80, gazociąg d63 | |
| 2 | SD4 | Wp2 | 7,7 | istn. wodociąg d80, gazociąg d63 proj. kan. sanit. d160 | |
| 3 | SD6 | Wp3 | 3,7 | istn. wodociąg d80, kabel eNN, gazociąg d63 | |
| 4 | SD6 | Wp4 | 7,4 | istn. wodociąg d80, gazociąg d63, kabel eNN, wodociąg d90 | |
| 5 | SD8 | Wp5 | 3,6 | istn. wodociąg d80, gazociąg d63 | |
| 6 | SD8 | Wp6 | 7,2 | istn. wodociąg d80, gazociąg d63, wodociąg d90 | |
| | | RAZEM | 33,5 | | |

p.p. = 25,00m n.p.m.

| | | | | |
|---------------------|-------|------------|------------|--------|
| Rzędna terenu | 29,95 | SD4 | Wp2 | 29,95 |
| Rzędna dna kanału | 28,95 | | | 29,25 |
| Zagłębienie | 1,00 | | | 0,70 |
| Średnice / spadki | | de 160 PVC | | i=1,5% |
| Długość i odległość | 0,00 | | 7,70 | 7,70 |

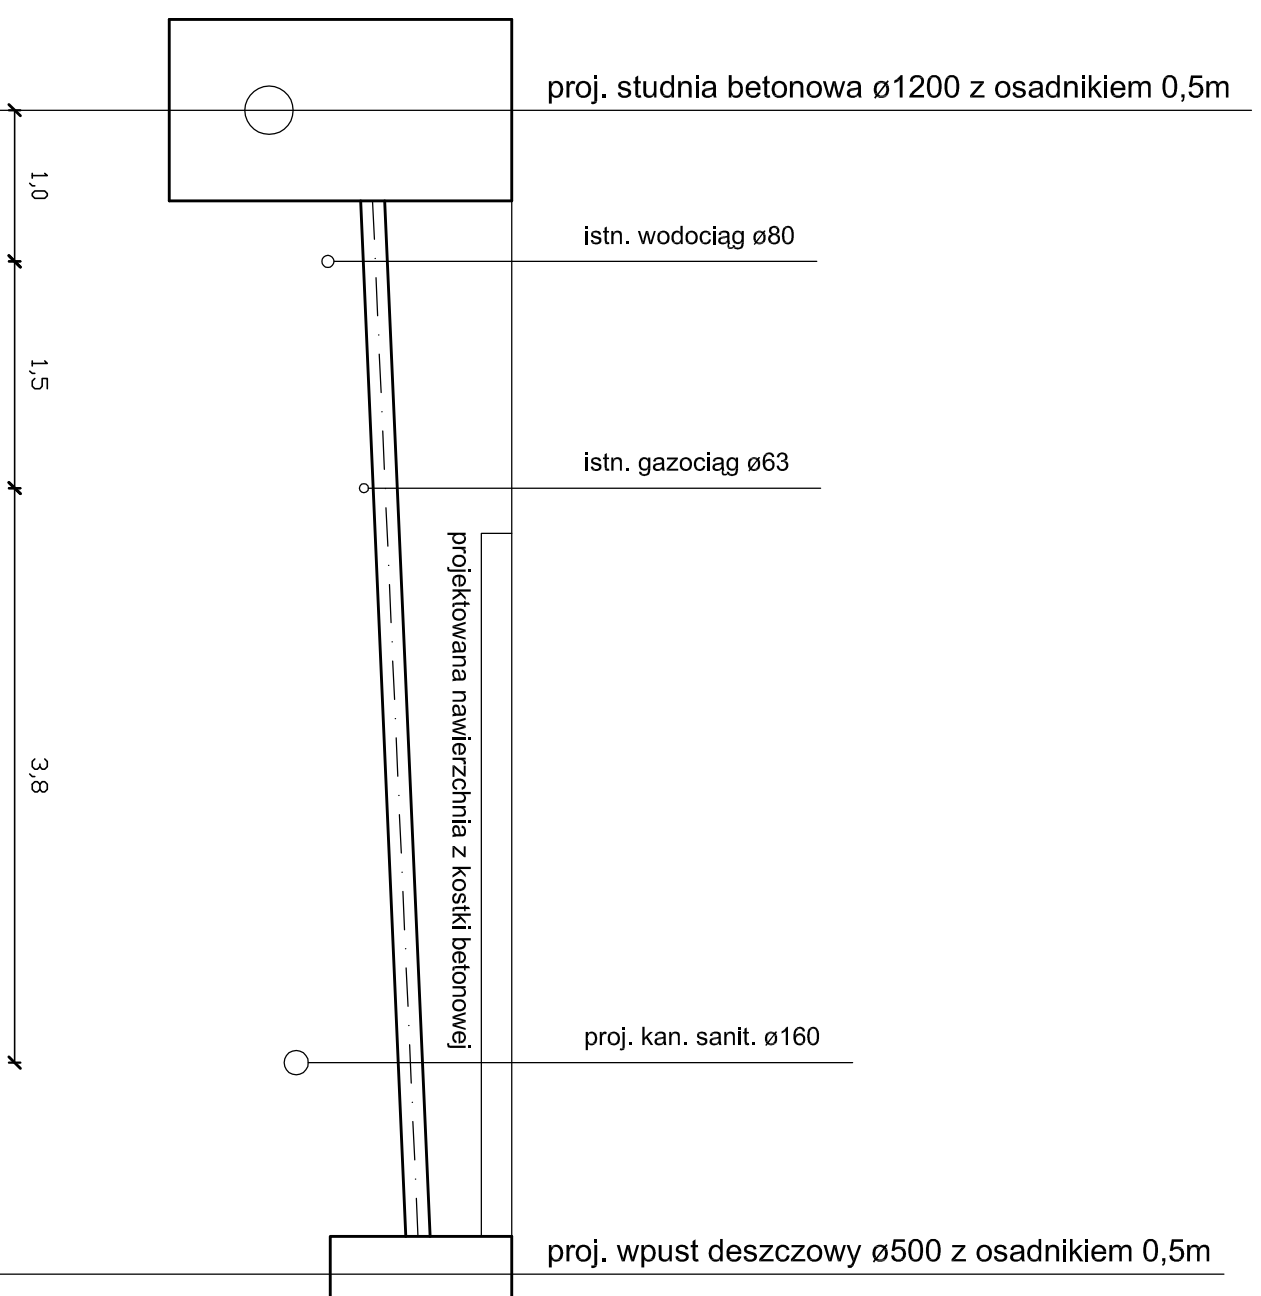

JEDNOSTKA PROJEKTUJĄCA:
**ZAKŁAD USŁUG PROJEKTOWYCH
I NADZORU BUDOWLANEGO
" WEN - SAN",** Grażyna Wencel
78 - 100 Kolobrzeg
ul. E. Sz. - Zarembiny 6
tel. 665-016-029

TEMAT OPRACOWANIA:
**BUDOWA KANALIZACJI DESZCZOWEJ
W DRODZE GMINNEJ
W MIEJSCOWOŚCI DYGOWO**

NAZWA I ADRES OBIEKTU BUDOWLANEGO:
**DROGA GMINNA
GMINA DYGOWO
dz. nr: 137, 150 obr: Dygowo**

INWESTOR:
**GMINA DYGOWO
ul. KOŁEJOWA 1
78-123 DYGOWO**

PROJEKTANCI:

AUTOR:
mgr inż. GRAŻYNA WENCEL
upr. nr UAN/N/7210/123/90 w spec. inst.
i sieci sanit. - Z.O.I.I.B ZAP/IS/2629/01

SPRAWDZAJĄCY:
mgr inż. MAGDALENA SYRYCA
upr. nr UAN/N/7210/81/89 w spec. instal.
i sieci sanit. - Z.O.I.I.B ZAP/IS/2616/01

FAZA:
PROJEKT BUDOWLANY

TYTUŁ RYSUNKU:
**ZESTAWIENIE PODŁĄCZEŃ
WPUSTÓW DESZCZOWYCH**

DATA:
NR RYSUNKU:

10.09.2010r.

SKALA:

1:50/50

5