


5.215.27.09.1.4

5.215.27.09.3.2

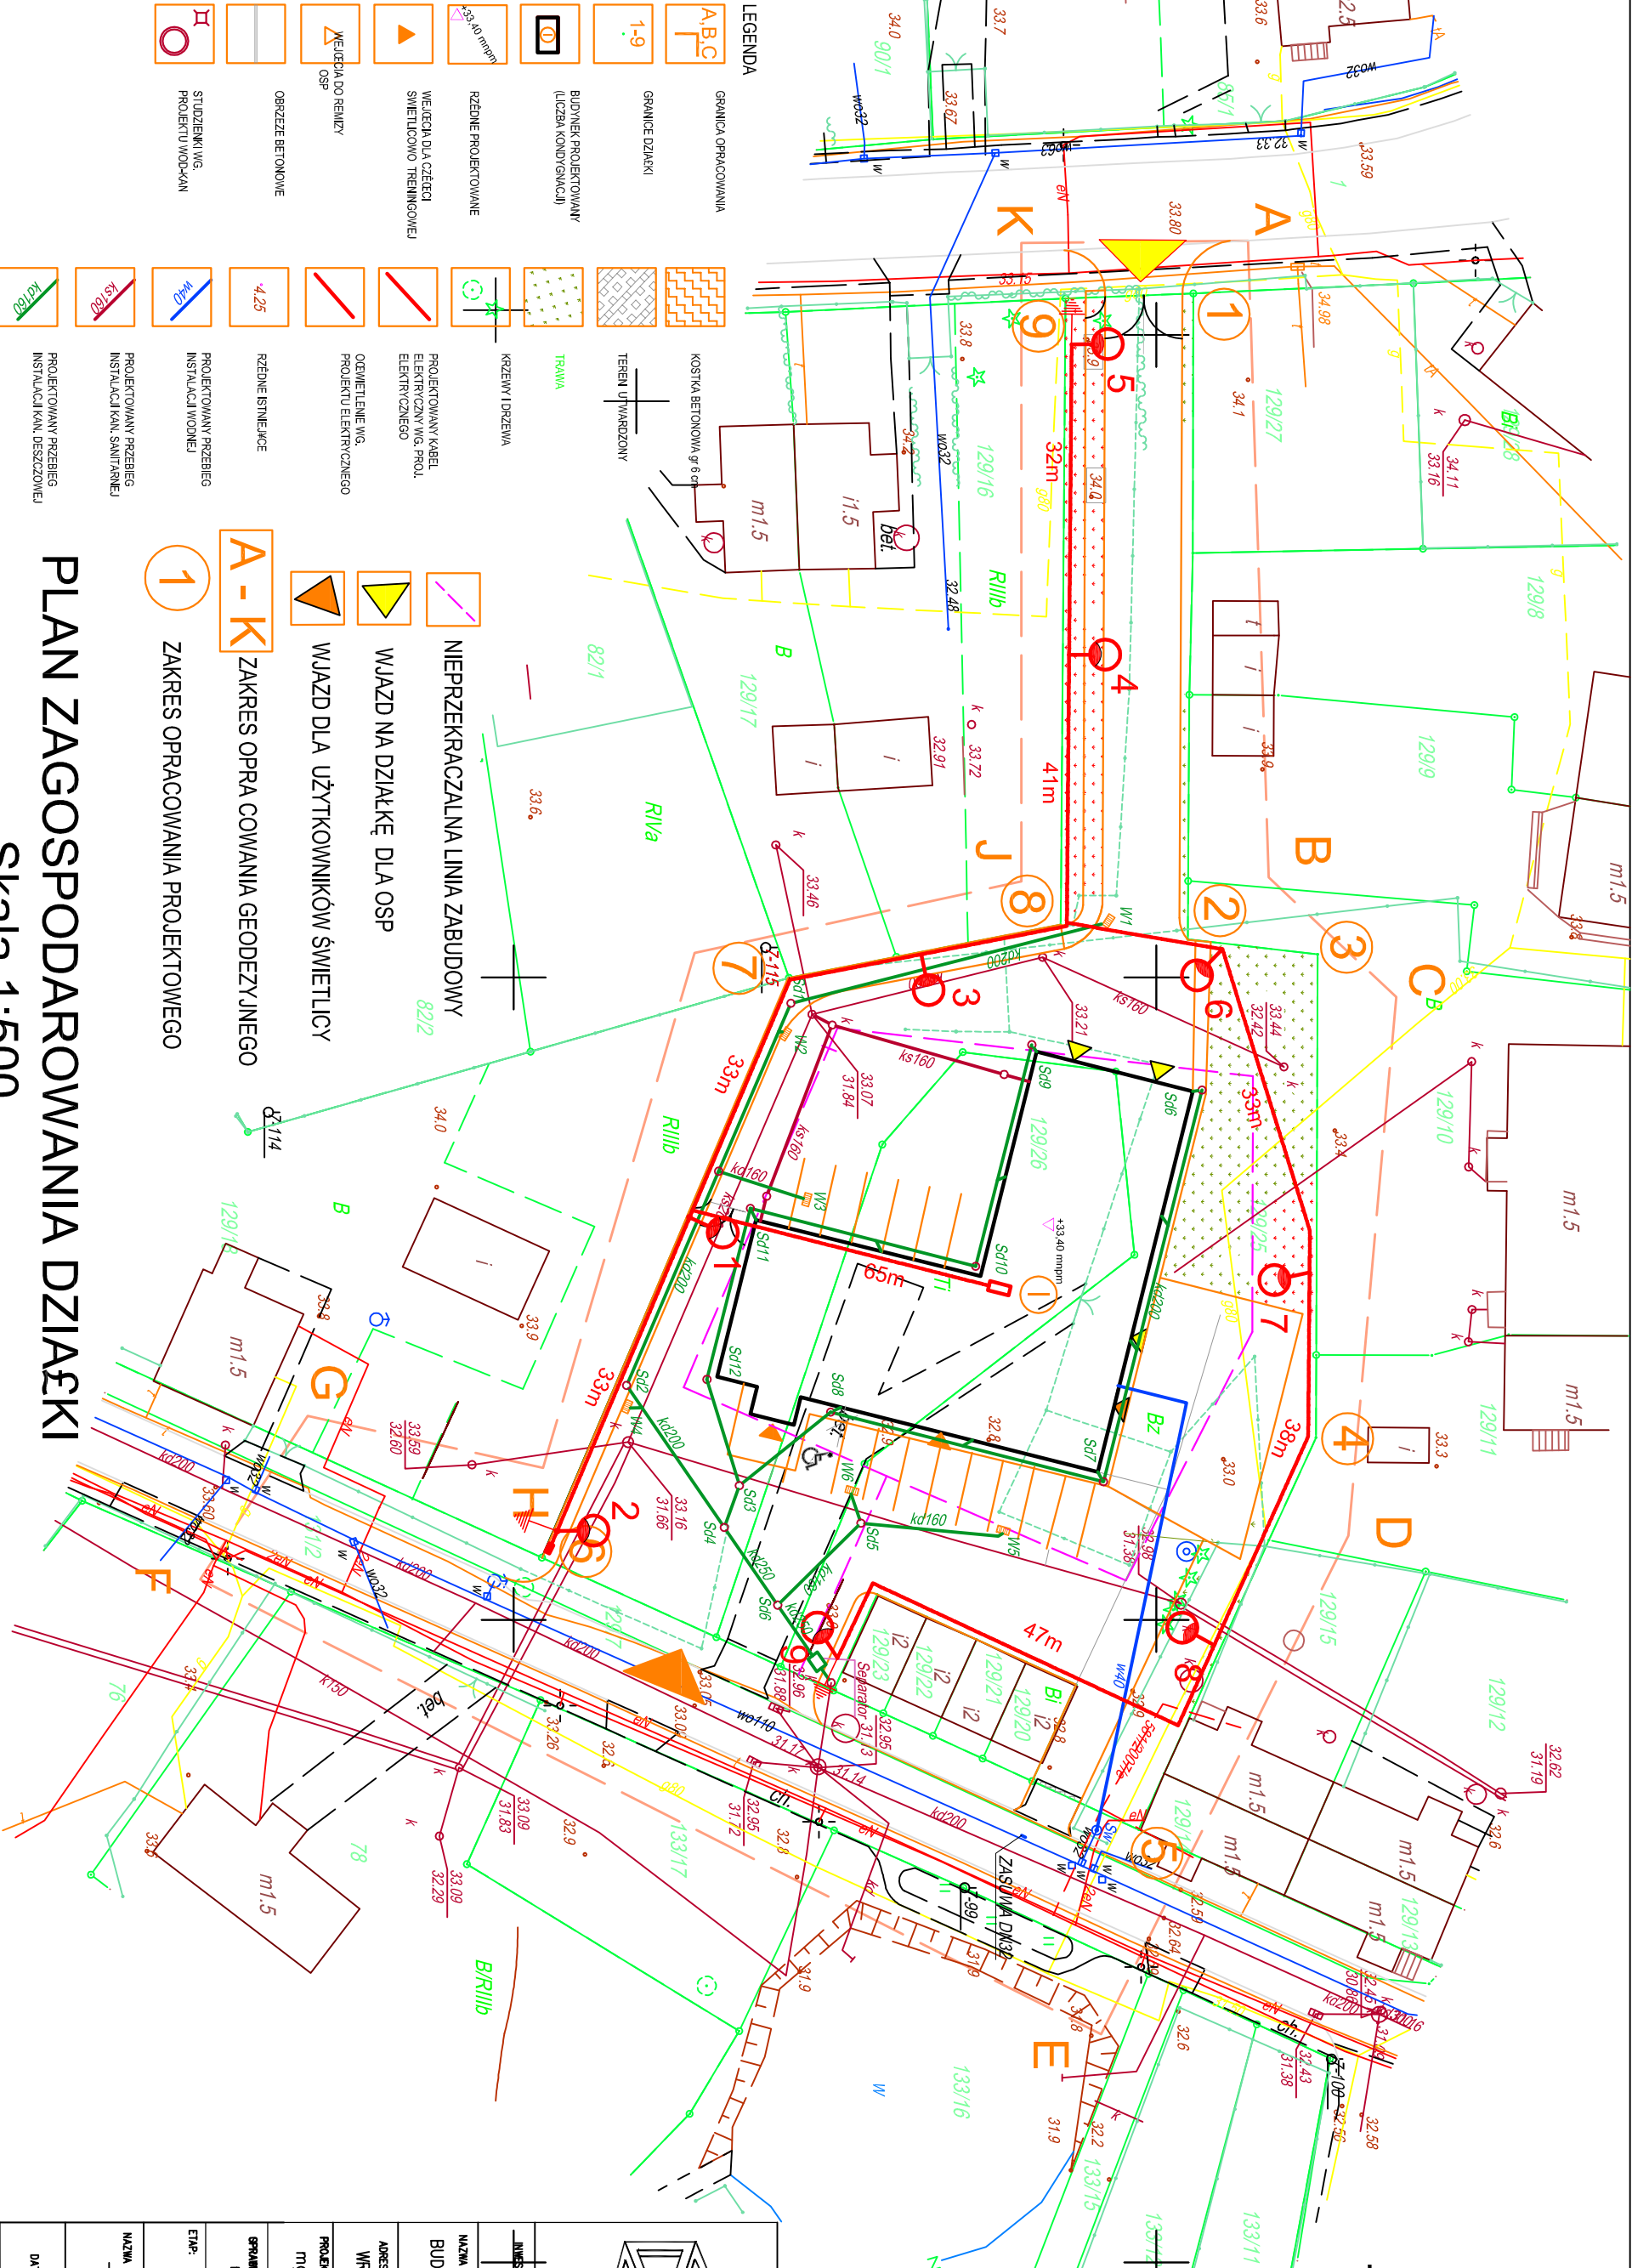

- LEGENDA**
- GRANICA OBRACOWANIA
 - GRANICE DZIAŁKI
 - BUDYNEK PROJEKTOWANY (LICZBA KONDYGNACJI)
 - 1-9
 - A,B,C
 - 33,40 mppm
 - WIEJDZIA DLA CZĘŚCI ŚWIETLONOWO TRENINGOWEJ
 - WIEJDZIA DO REMIZY OSP
 - OBGRZECZE BETONOWE
 - STUDZIENKI WIG. PROJEKTU WODKAN
 - TRAWA
 - TEREN UTYMROWANY
 - KOSTKA BETONOWA gr 6 e
 - KRZEWY I DRZEWIA
 - PROJEKTOWANY KABEL ELEKTRYCZNY WIG. PROJEKTOWANY ELEKTRYCZNY
 - OGWETLENIE WIG. PROJEKTU ELEKTRYCZNEGO
 - 4,25
 - RZĘDNE ISTNIEJĄCE
 - PROJEKTOWANY PRZEBIEG INSTALACJI WODNEJ
 - PROJEKTOWANY PRZEBIEG INSTALACJI KAN. SANITARNEJ
 - PROJEKTOWANY PRZEBIEG INSTALACJI KAN. DESZCZOWEJ

- 1 NIEPRZEKRACZALNA LINIA ZABUDOWY
- WJAZD NA DZIAŁKĘ DLA OSP
- WJAZD DLA UŻYTKOWNIKÓW ŚWIETLICY
- A-K ZAKRES OPRAWY GEODEZYJNEGO
- 1 ZAKRES OPRACOWANIA PROJEKTOWEGO

PLAN ZAGOSPODAROWANIA DZIAŁKI

Skala 1:500

<p>Projekty budowlane audyty i świadectwa energetyczne, pozwolenia na budowę i użytkowanie,</p> <p>SEPIBA mgr inż. Tadeusz Dyła upr.bud. nr A/PNB/8300/105/61 78-100 Kolibrzeg ul. Ociepina 10C tel. 694 721 908</p>	
INWESTOR I ADRES:	<p>GINA DYGOWO UL. KOLEJOWA 1 78-113 DYGOWO</p>
NAZWA INWESTYCJI:	<p>BUDOWA REMIZY OCHOTNICZEJ STRAŻY POŻARNEJ WE WRZOSOWIE</p>
ADRES INWESTYCJI:	<p>WRZOSOWO gm. DYGOWO dz. nr 129/25,129/26</p>
PROJEKTANT:	<p>mgr inż. MILAIDA OGNIŃSKA upr. A/PNB/8300/49/81</p>
SPRAWCZCA:	<p>mgr inż. TADEUSZ DYŁA upr. A/PNB/8300/105/81</p>
ETAPE:	<p>PROJEKT ARCHITEKTONICZNO BUDOWLANY</p>
NAZWA RYSUNKU:	<p>PROJEKT ZAGOSPODAROWANIA TERENU BRANZA SANITARNA</p>
DATA:	<p>12.2012</p>
SKALA:	<p>1:500</p>
NR. RYSUNKU:	<p>1</p>