


INSTALACJA CENTRALNEGO OGRZEWANIA  
WENTYLACJI MECHANICZNEJ  
RZUT PIWNICY SKALA 1:100

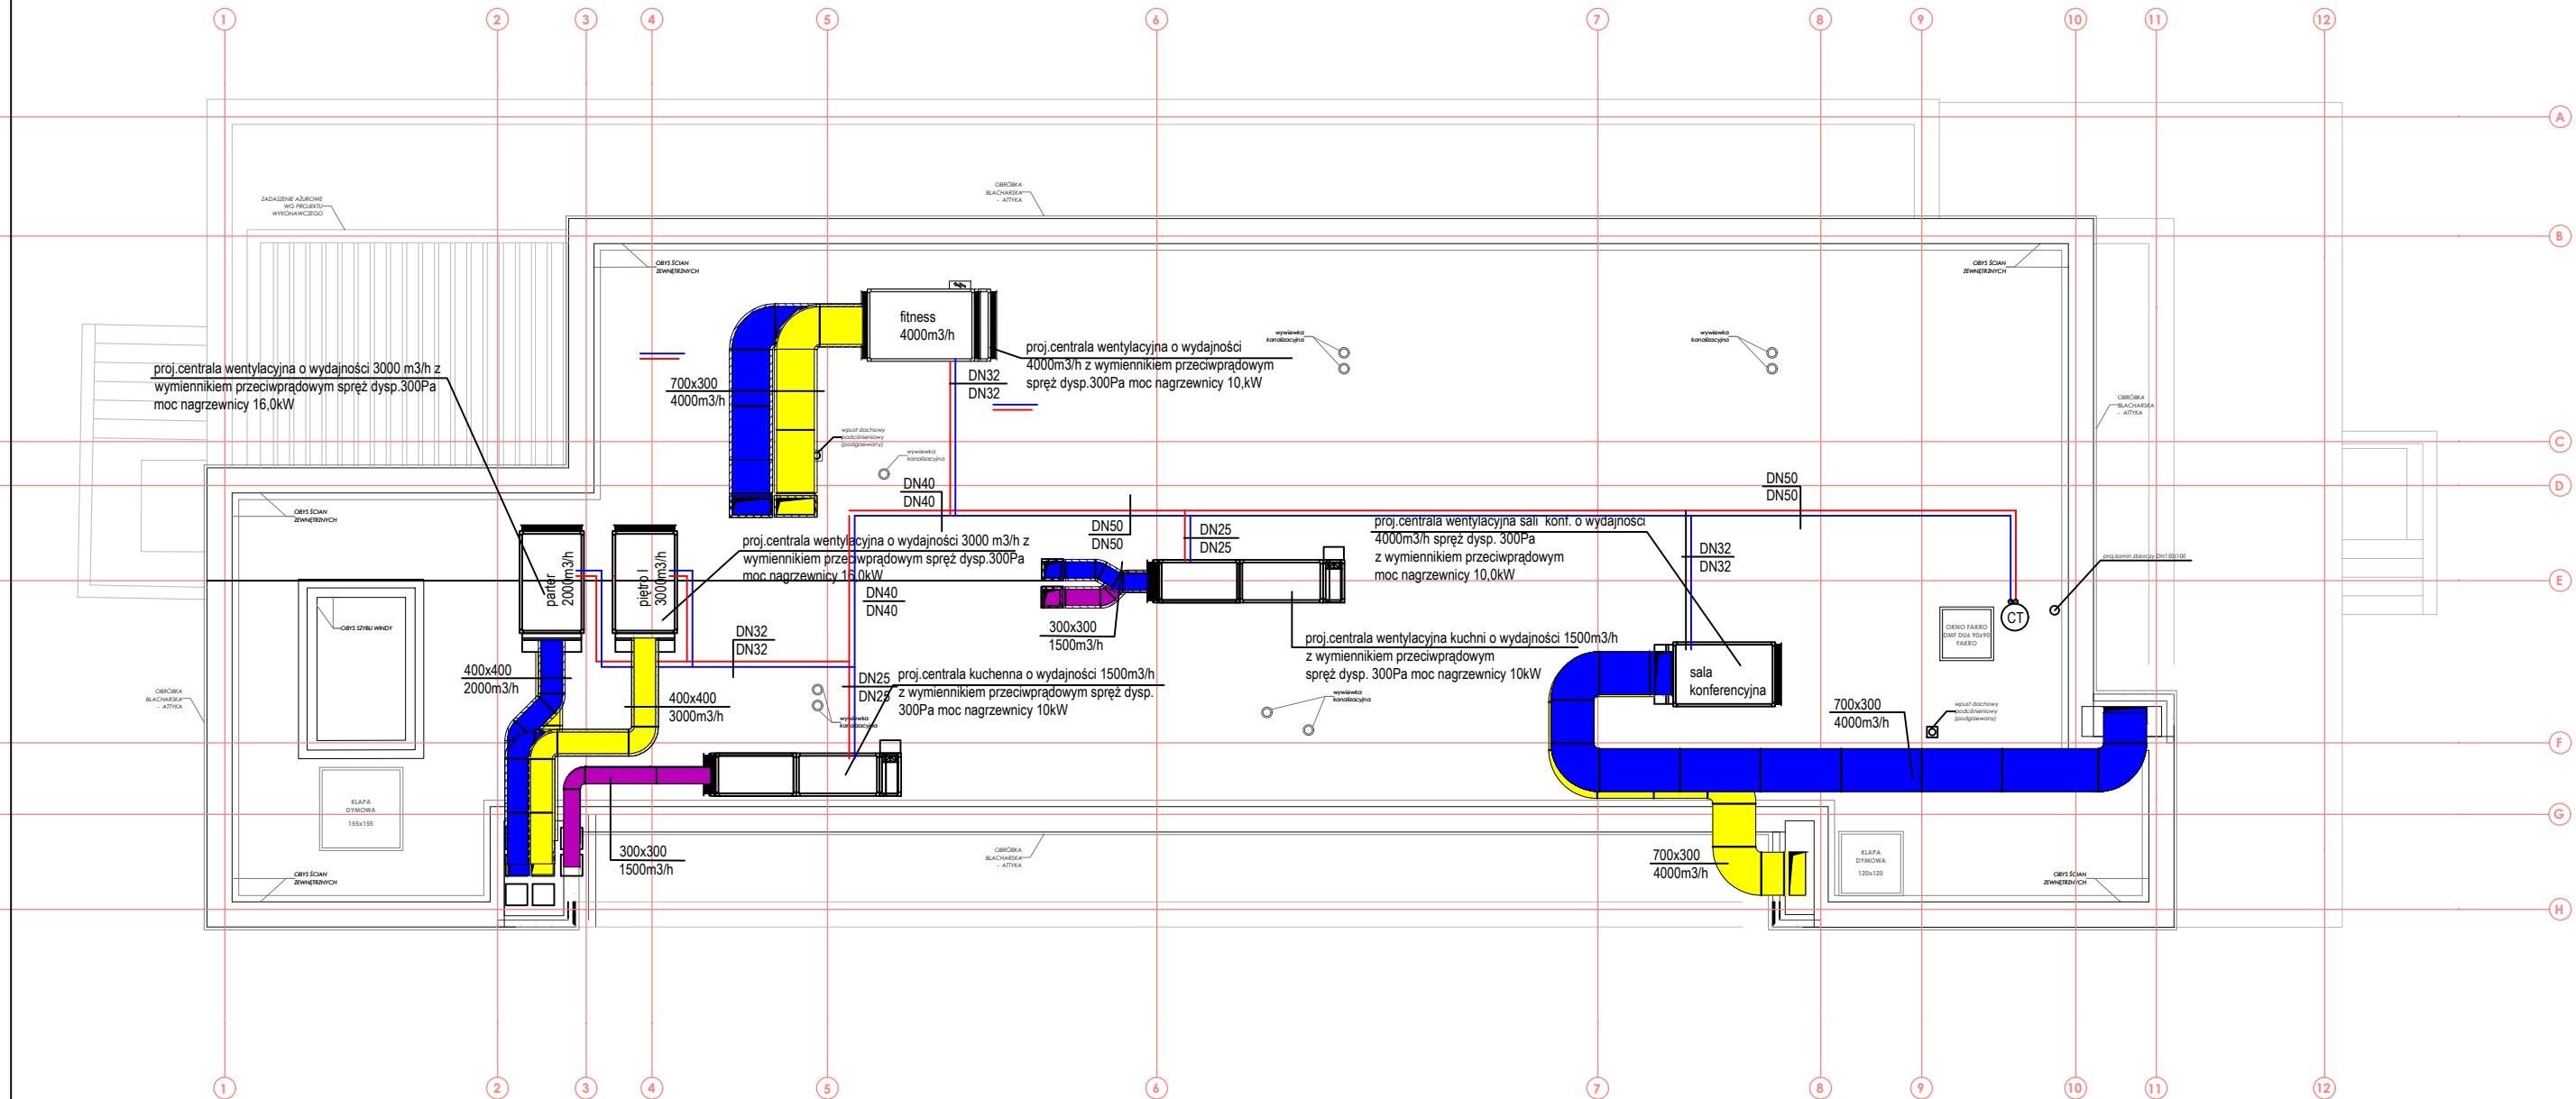

PROJEKT WYKONAWCY	
BUDOWA, PRZEBUDOWA I NADBUDOWA BUDYNKU	
UŻYTECZNOŚCI PUBLICZNEJ NR 269/4 268 OBRĘB 0020 DYGOWO	
INWESTOR:	GMINA DYGOWO UL. KOLEJOWA 1 79-115 DYGOWO
BRANŻA:	SANITARNIA
Tytuł rysunku:	INSTALACJA CENTRALNEGO OGRZEWANIA Ciepła Techn. WENTYLACJA MECHANICZNA RZUT DACHU
PROJEKTANT:	mgr inż. Łukasz Łopuski ul. Żurawiecka 10 64-240 PĘDZICZKO tel. 71 73 12 12 12
PRZEWIDZIANO:	mgr inż. Łukasz Łopuski ul. Żurawiecka 10 64-240 PĘDZICZKO tel. 71 73 12 12 12
DATA:	06.12.2019
SKALA:	1:100
SR:	RYL