



INSTALACJA CENTRALNEGO OGRZEWANIA
CIEPŁO TECHNOLOGICZNE SCHEMAT HYDRAULICZNY
RZUT DACHU SKALA 1:100

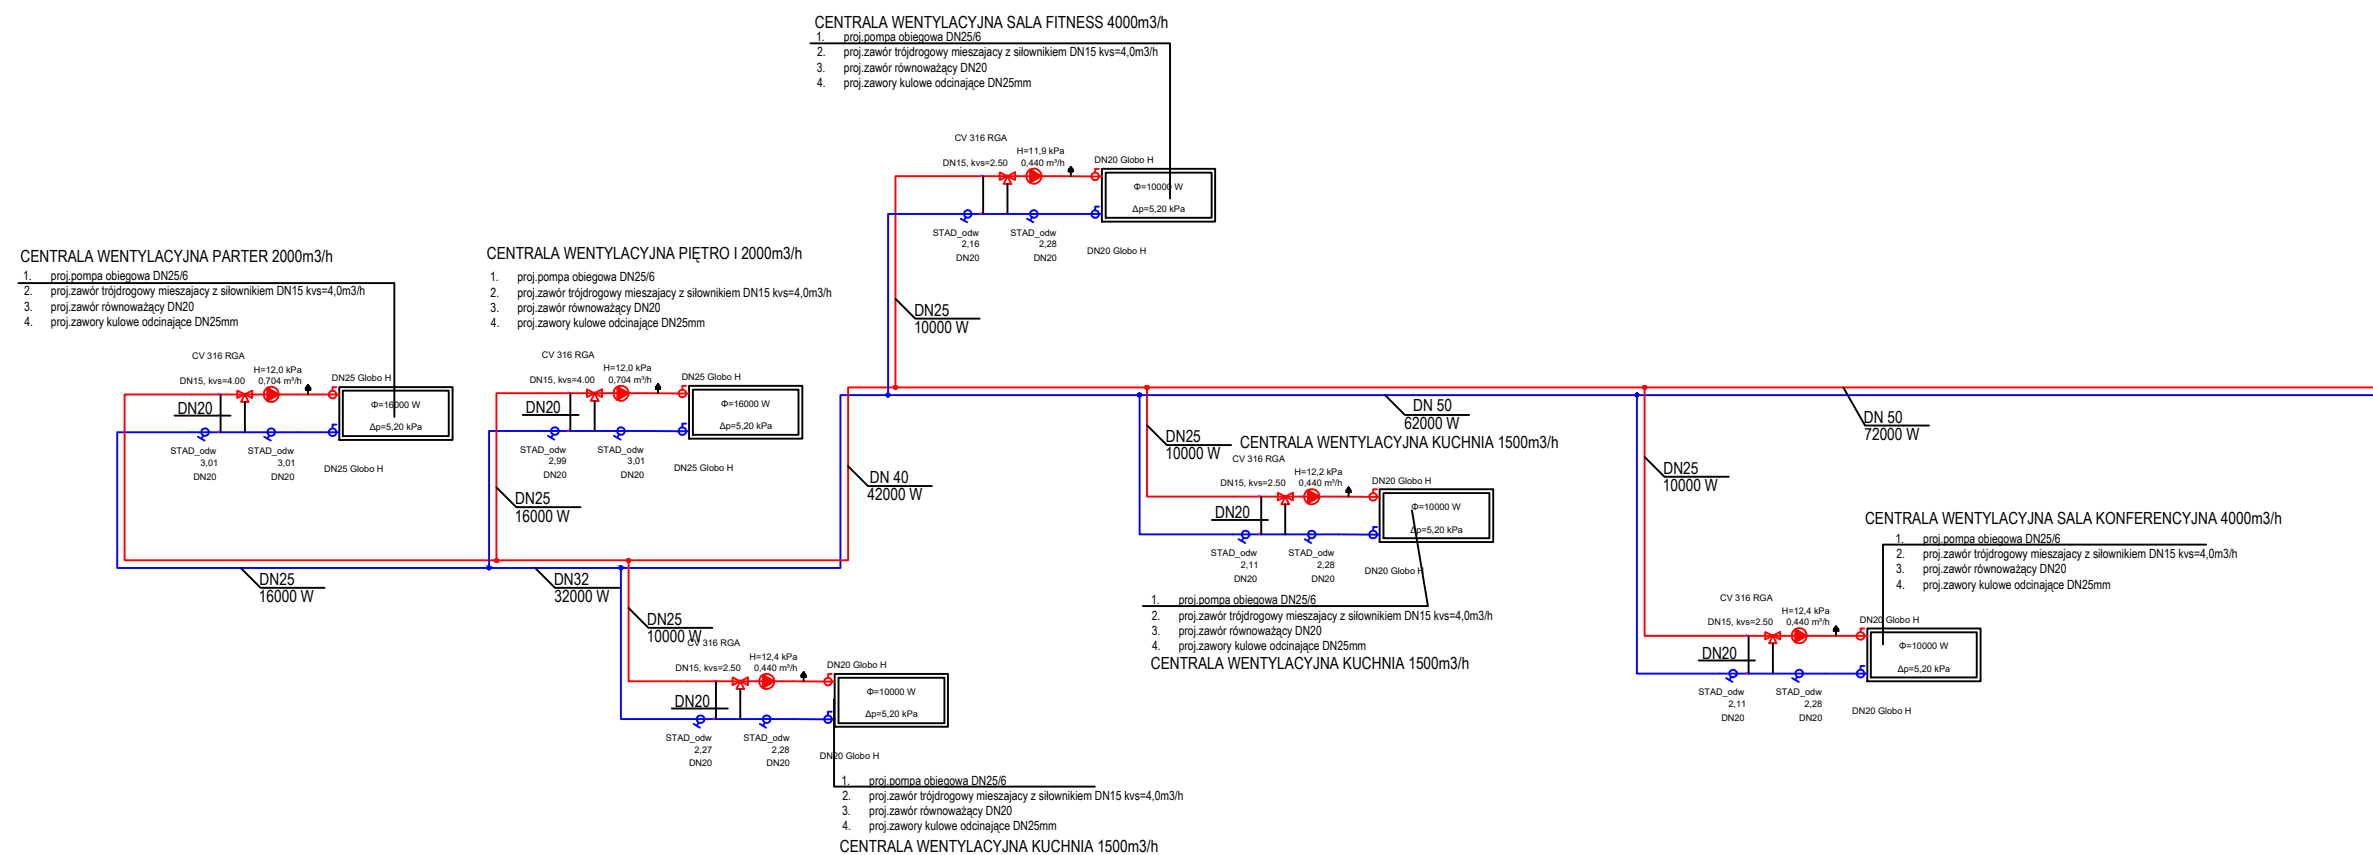

LEGENDA:

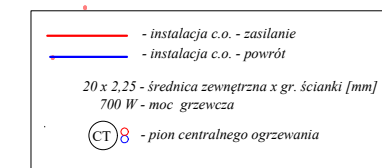

PROJEKT WYKONAWCZY		
BUDOWA, PRZEBUDOWA I NADBUDOWA BUDYNKU		
UŻYTECZNOŚCI PUBLICZNEJ NR 269/4 268 OBRĘB 0020 DYGOWO		
INWESTOR:	GMBNA DYGOWO UL. KOLEJOWA 1 78-113 DYGOWO	
BRANŻA:	SANITARNA	
TYTUL RYSUNKU:	INSTALACJA CENTRALNEGO OGRZEWANIA CIEPŁO TECH. RZUT DACHU	
PROJEKTANT:	mgr inż. Rafał Łazarek Nr ewid. ZAP/023/PW/015 w oparciu o instalację i urządzenia sanitarne Inw. ZAP/010/2016	PODPIS:
SPRAWDZAJĄCY:	mgr inż. Lukasz Szustek Nr ewid. ZAP/023/PW/015 w oparciu o instalację i urządzenia sanitarne Inw. ZAP/010/2016	PODPIS:
DATA:	15.11.2018	NR RYS.
SKALA:	1:50	